 




### LEGENDA

- ALVENARIA A DEMOLIR
- ALVENARIA A CONSTRUIR
- ALVENARIA A CONSERVAR

PROPRIETÁRIO: ARQUITETO: ENGENHEIRO RESPONSÁVEL:	
arquitetura e interiores <b>VIVIANE TELES</b> ARQUITETA	
É PROIBIDO NA FORMA QUE SEJA REPRODUZIR, A REPRODUÇÃO TOTAL OU PARCIAL, DESTA OBRA SEM A AUTORIZAÇÃO DO ARQUITETO.	
PROJETO DE REFORMA DE UM PAVIMENTO	
PROPRIETÁRIO: ENDEREÇO: CEP:	LOCAL:
Campus Universitário Central da UFRN - Av. Cap. Mor Gouveia, S/N - Lagoa Nova, Natal - RN, 59078-900	
PLANTA DE REFORMA	
01/06	

**PLANTA DE REFORMA**  
 4º PAVIMENTO  
 ESCALA: ..... 1/100




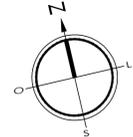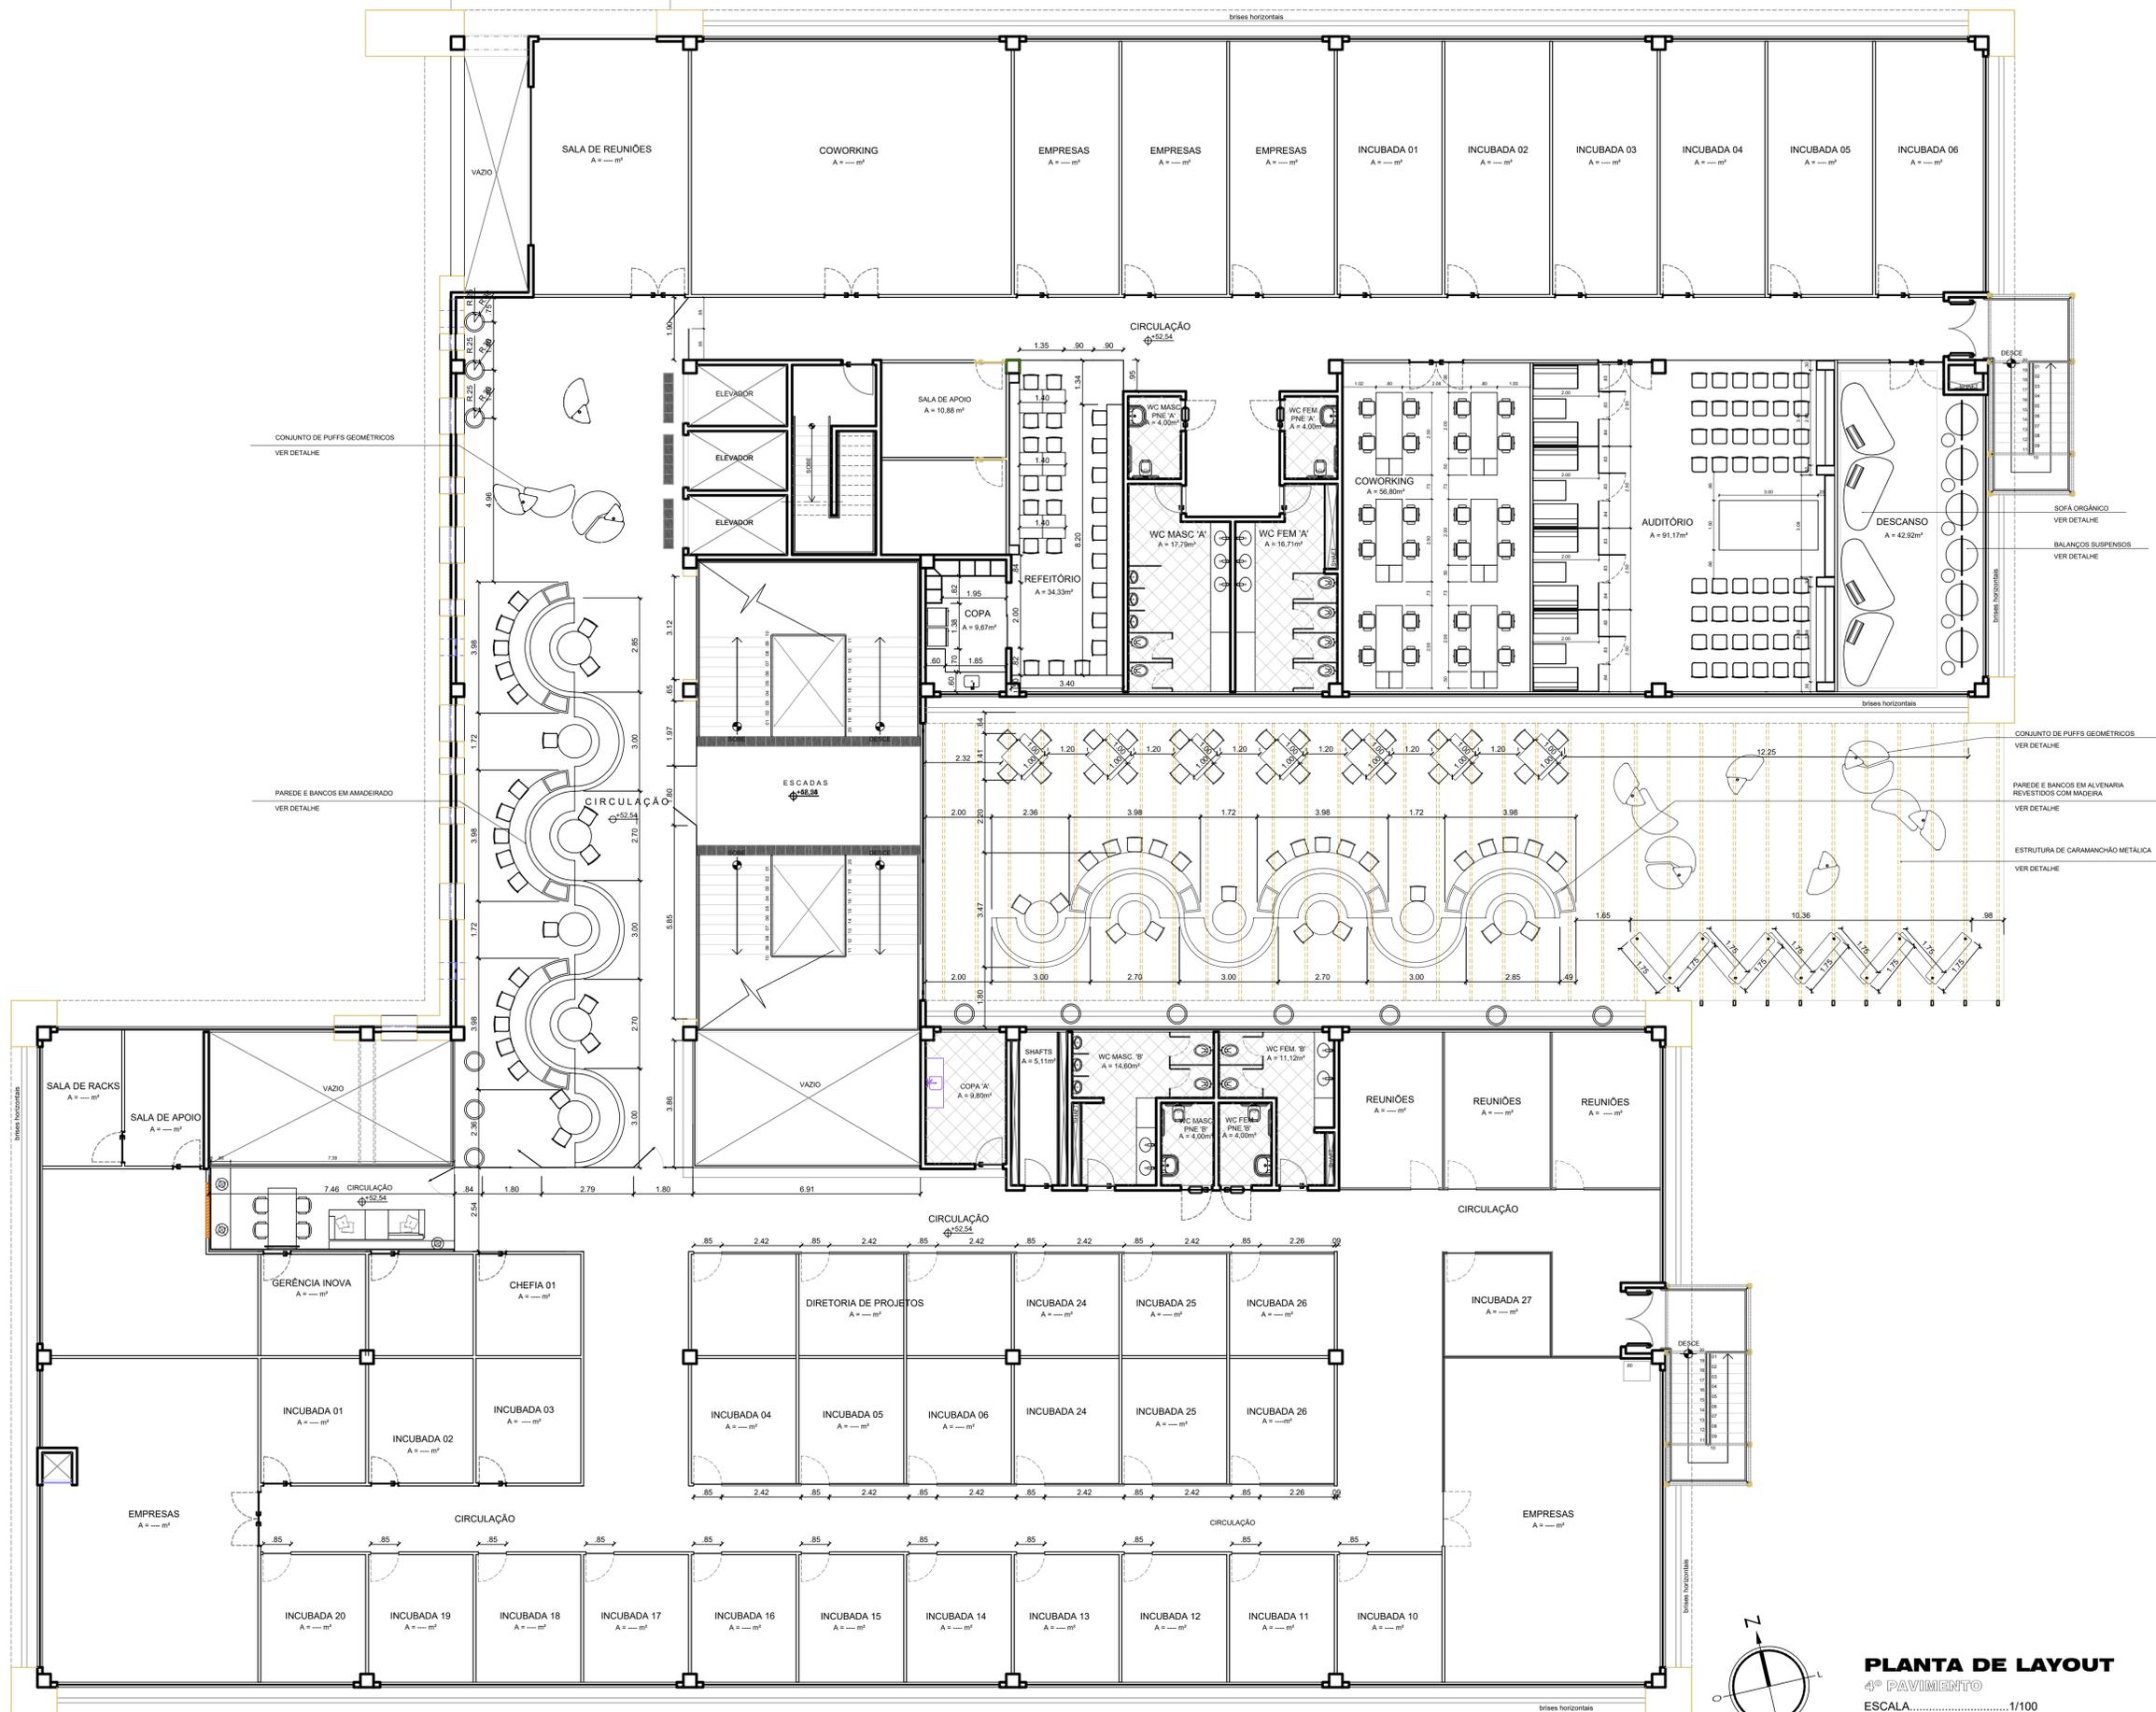

**PLANTA DE LAYOUT**  
4º PAVIMENTO

ESCALA: ..... 1/100

PROPRIETÁRIO:	
PROJETO:	
INGENHEIRO RESPONSÁVEL:	
<b>arquitetura e interiores</b> <b>VIVIANE TELES</b> ARQUITETA	
<small>É PROIBIDO NA FORMA QUE LER E SEM NENHUM TIPO DE REPRODUÇÃO TOTAL OU PARCIAL, DESTA OBRA OU QUALQUER PARTE DELA, SEM A AUTORIZAÇÃO DO AUTOR.</small>	
PROJETO:	<b>PROJETO DE REFORMA DE UM PAVIMENTO</b>
PROPRIETÁRIO:	
ENDEREÇO:	Campus Universitário Central da UFRN - Av. Cap. Mor Gouveia, S/N - Lagoa Nova, Natal - RN, 59078-900
ASSINATURA:	
<b>PLANTA DE LAYOUT</b>	
DATA:	02/10/20

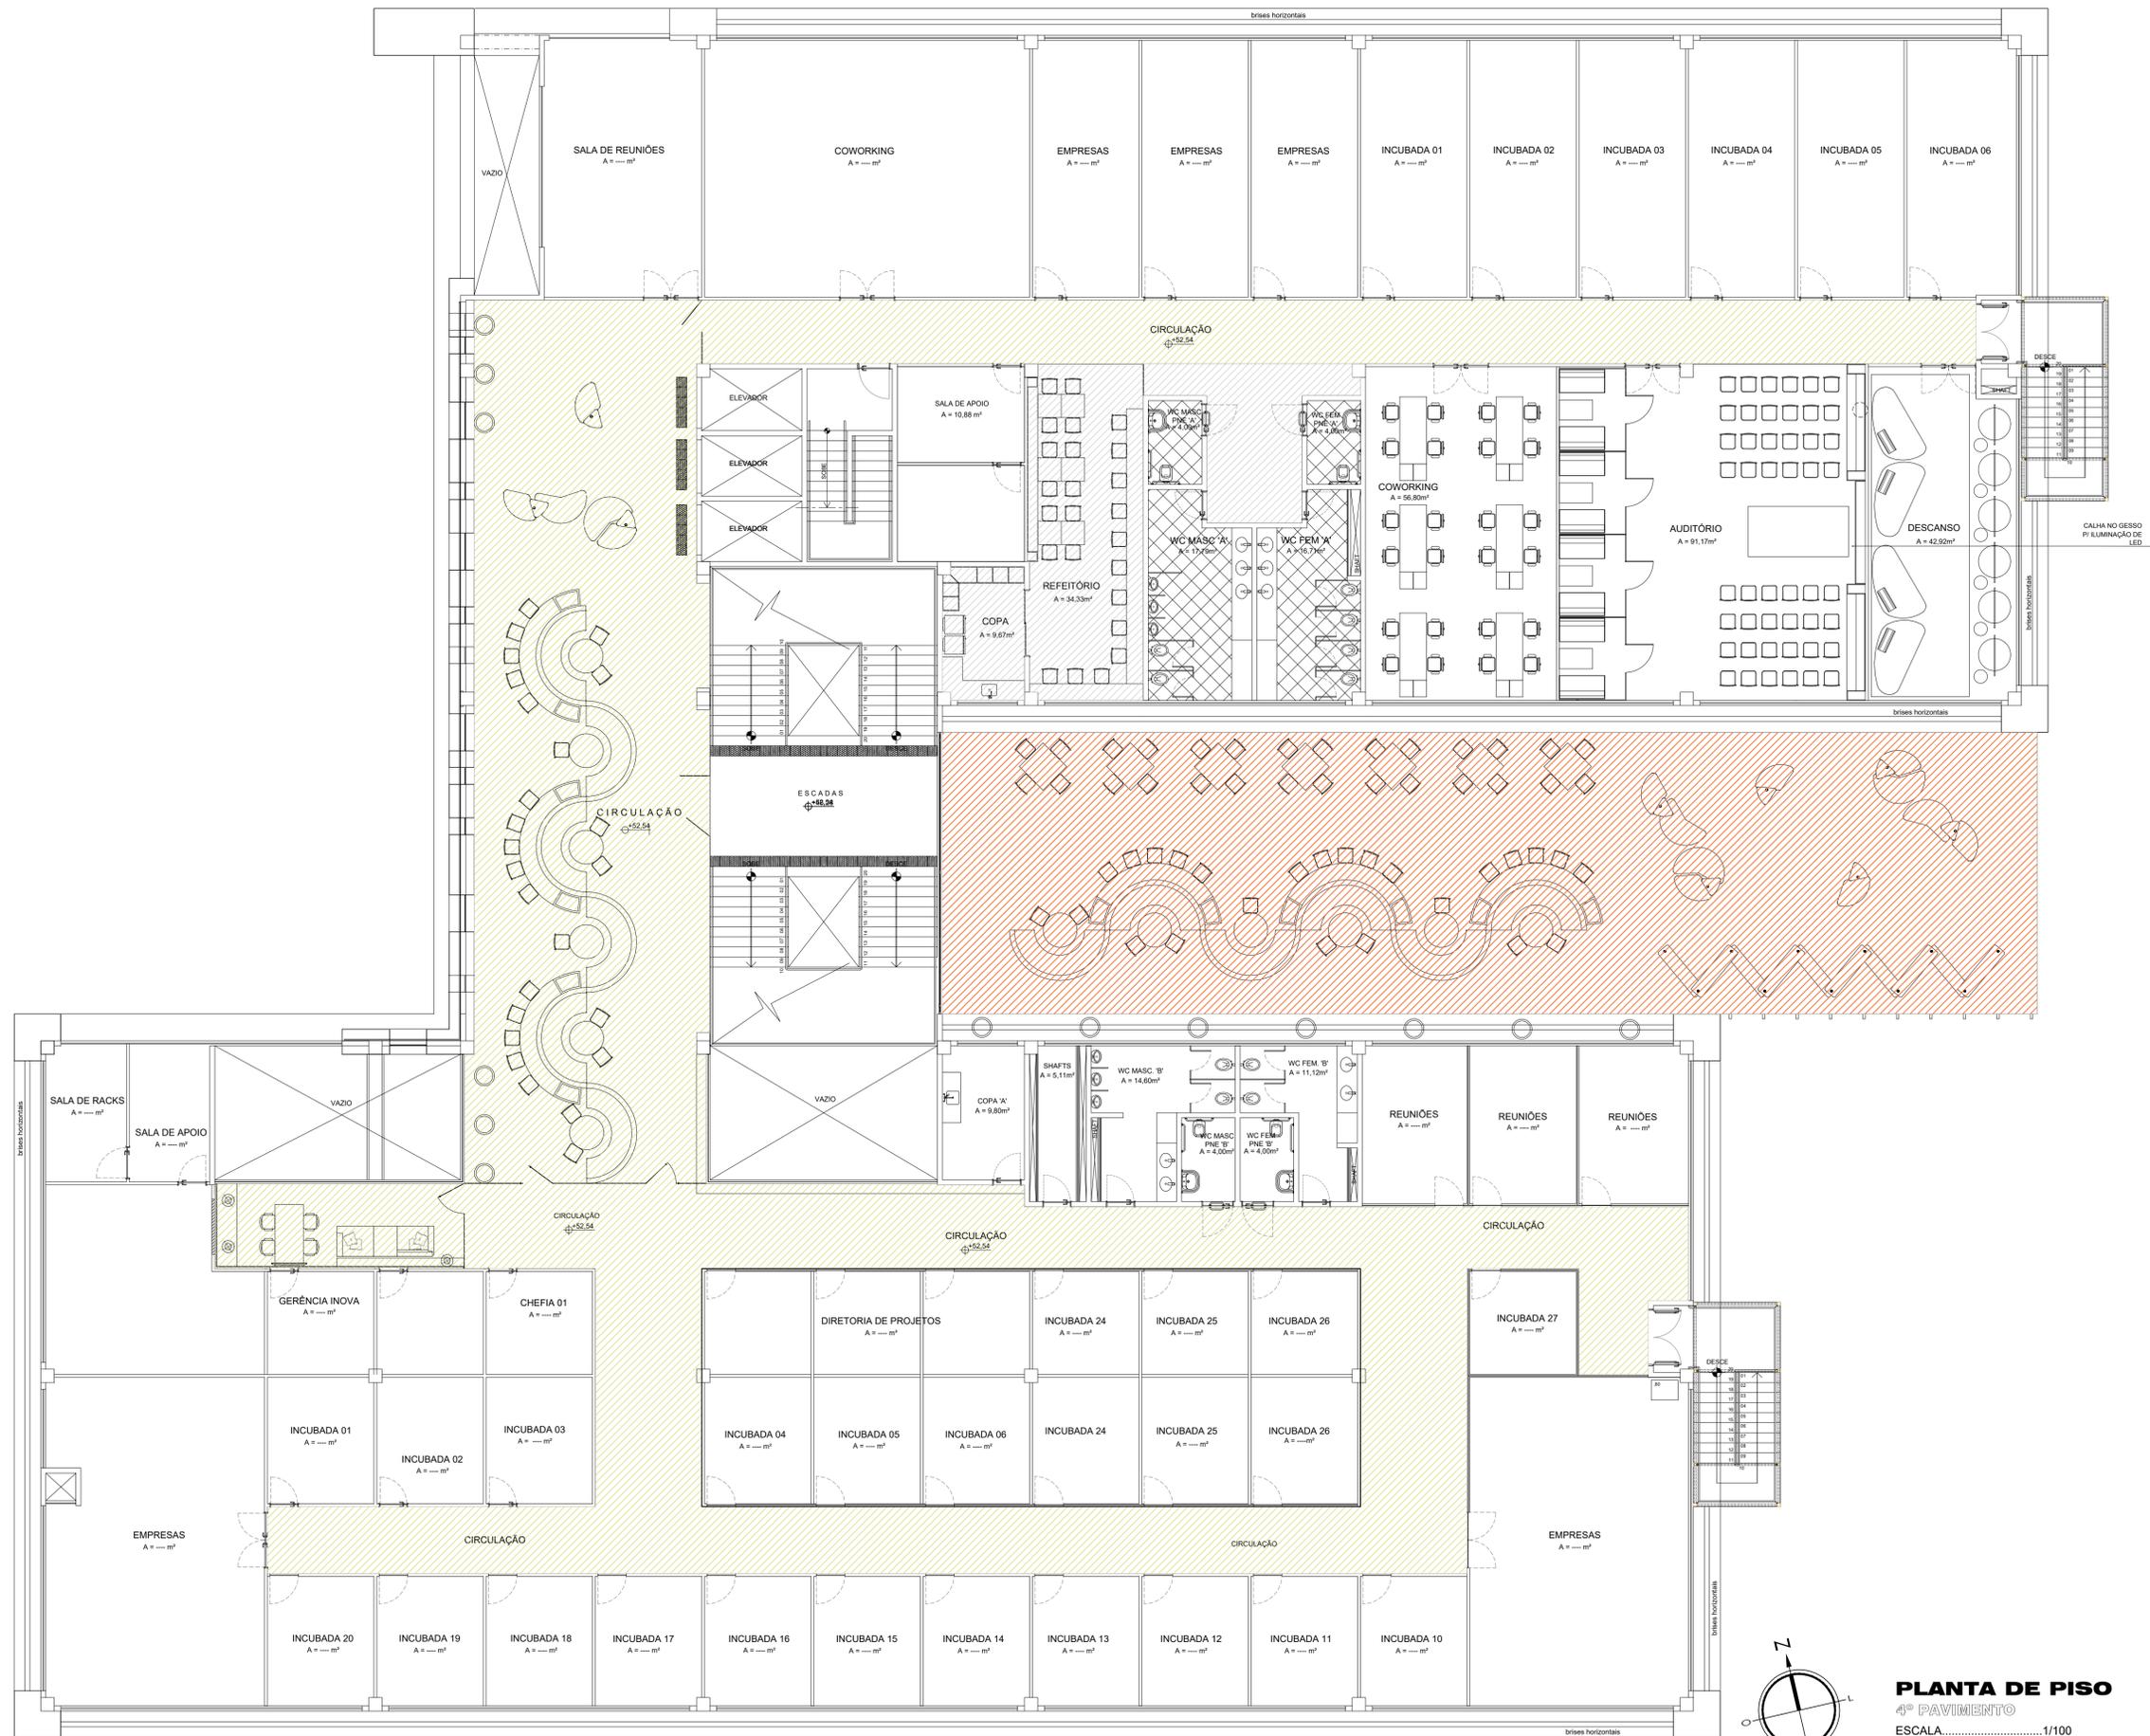

LEGENDA FÓRRO		
	4º PAVIMENTO - PORCELANATO CARVALHO BEGE NAT ELIZABETH OU SIMILAR	477,77m²
	REFEITÓRIO - PORCELANATO ELIZABETH COSMOPOLITAN SOFT ACETINADO OU SIMILAR	61,15m²
	TÉRREO - PORCELANATO CARVALHO BEGE NAT ELIZABETH OU SIMILAR	274,89m²

PROPRIETÁRIO: \_\_\_\_\_  
 ARQUITETO: \_\_\_\_\_  
 ENGENHEIRO RESPONSÁVEL: \_\_\_\_\_

**arquitetura e interiores**  
**VIVIANE TELES**  
 ARQUITETA

PROJETO: **PROJETO DE REFORMA DE UM PAVIMENTO**


PROPRIETÁRIO: \_\_\_\_\_  
 ENDEREÇO: Campus Universitário Central da UFRN - Av. Cap. Mor Gouveia, S/N - Lagoa Nova, Natal - RN, 59078-900

ASSUNTO: **PLANTA DE PISO**

PROJETO: REFORMATÓRIA DE INTERIORES  
 ESCALA: 1/100  
 DATA: 10/05/2024  
 DESenhado: VIVIANE

03/06

**PLANTA DE PISO**  
 4º PAVIMENTO  
 ESCALA: ..... 1/100

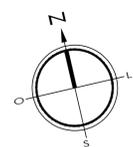



LEGENDA PONTOS ELÉTRICOS

<b>S</b>	INTERRUPTOR SIMPLES DE ATÉ 3 SEÇÕES
	CX. 100x50mm A 0,50m DO PISO PARA PONTO DE TOMADA DE CORRENTE DO TIPO UNIVERSAL.
	CX. 100x50mm A 0,50m DO PISO PARA PONTO DE TOMADA DUPLA DE CORRENTE DO TIPO UNIVERSAL.
	TOMADA BAIXA DUPLA EXISTENTE
	CX. 100x50mm A 1,10m DO PISO PARA PONTO DE TOMADA DE CORRENTE DO TIPO UNIVERSAL.
	CX. 100x50mm A 0,80m DO PISO PARA PONTO DE TOMADA DUPLA DE CORRENTE DO TIPO UNIVERSAL.
	TOMADA NO TETO A 2,70 DO PISO
	TOMADA NO TETO EXISTENTE
	PONTO PARA FITA DE LED NA MARCENARIA OU NO FÔRRO
	PONTO DE TV / CABO / SKY A 1,10m DO PISO

OBS.: AS SUGESTÕES DOS INTERRUPTORES DEPENDEM DA LOCAÇÃO EXISTENTE (VERIFICAR)

PROPRIETÁRIO: \_\_\_\_\_  
 ARQUITETO: \_\_\_\_\_  
 ENGENHEIRO RESPONSÁVEL: \_\_\_\_\_

**arquitetura e interiores**  
**VIVIANE TELES**  
 ARQUITETA


PROJETO: **PROJETO DE REFORMA DE UM PAVIMENTO**


PROPRIETÁRIO: \_\_\_\_\_  
 ENDEREÇO: Campus Universitário Central da UFRN - Av. Cap. Mor Gouveia, S/N - Lagoa Nova, Natal - RN, 59078-900  
 DATA: \_\_\_\_\_  
 ESCALA: \_\_\_\_\_

**PLANTA ELÉTRICA**

 04/06

**PLANTA ELÉTRICA**  
 4º PAVIMENTO  
 ESCALA: 1/100



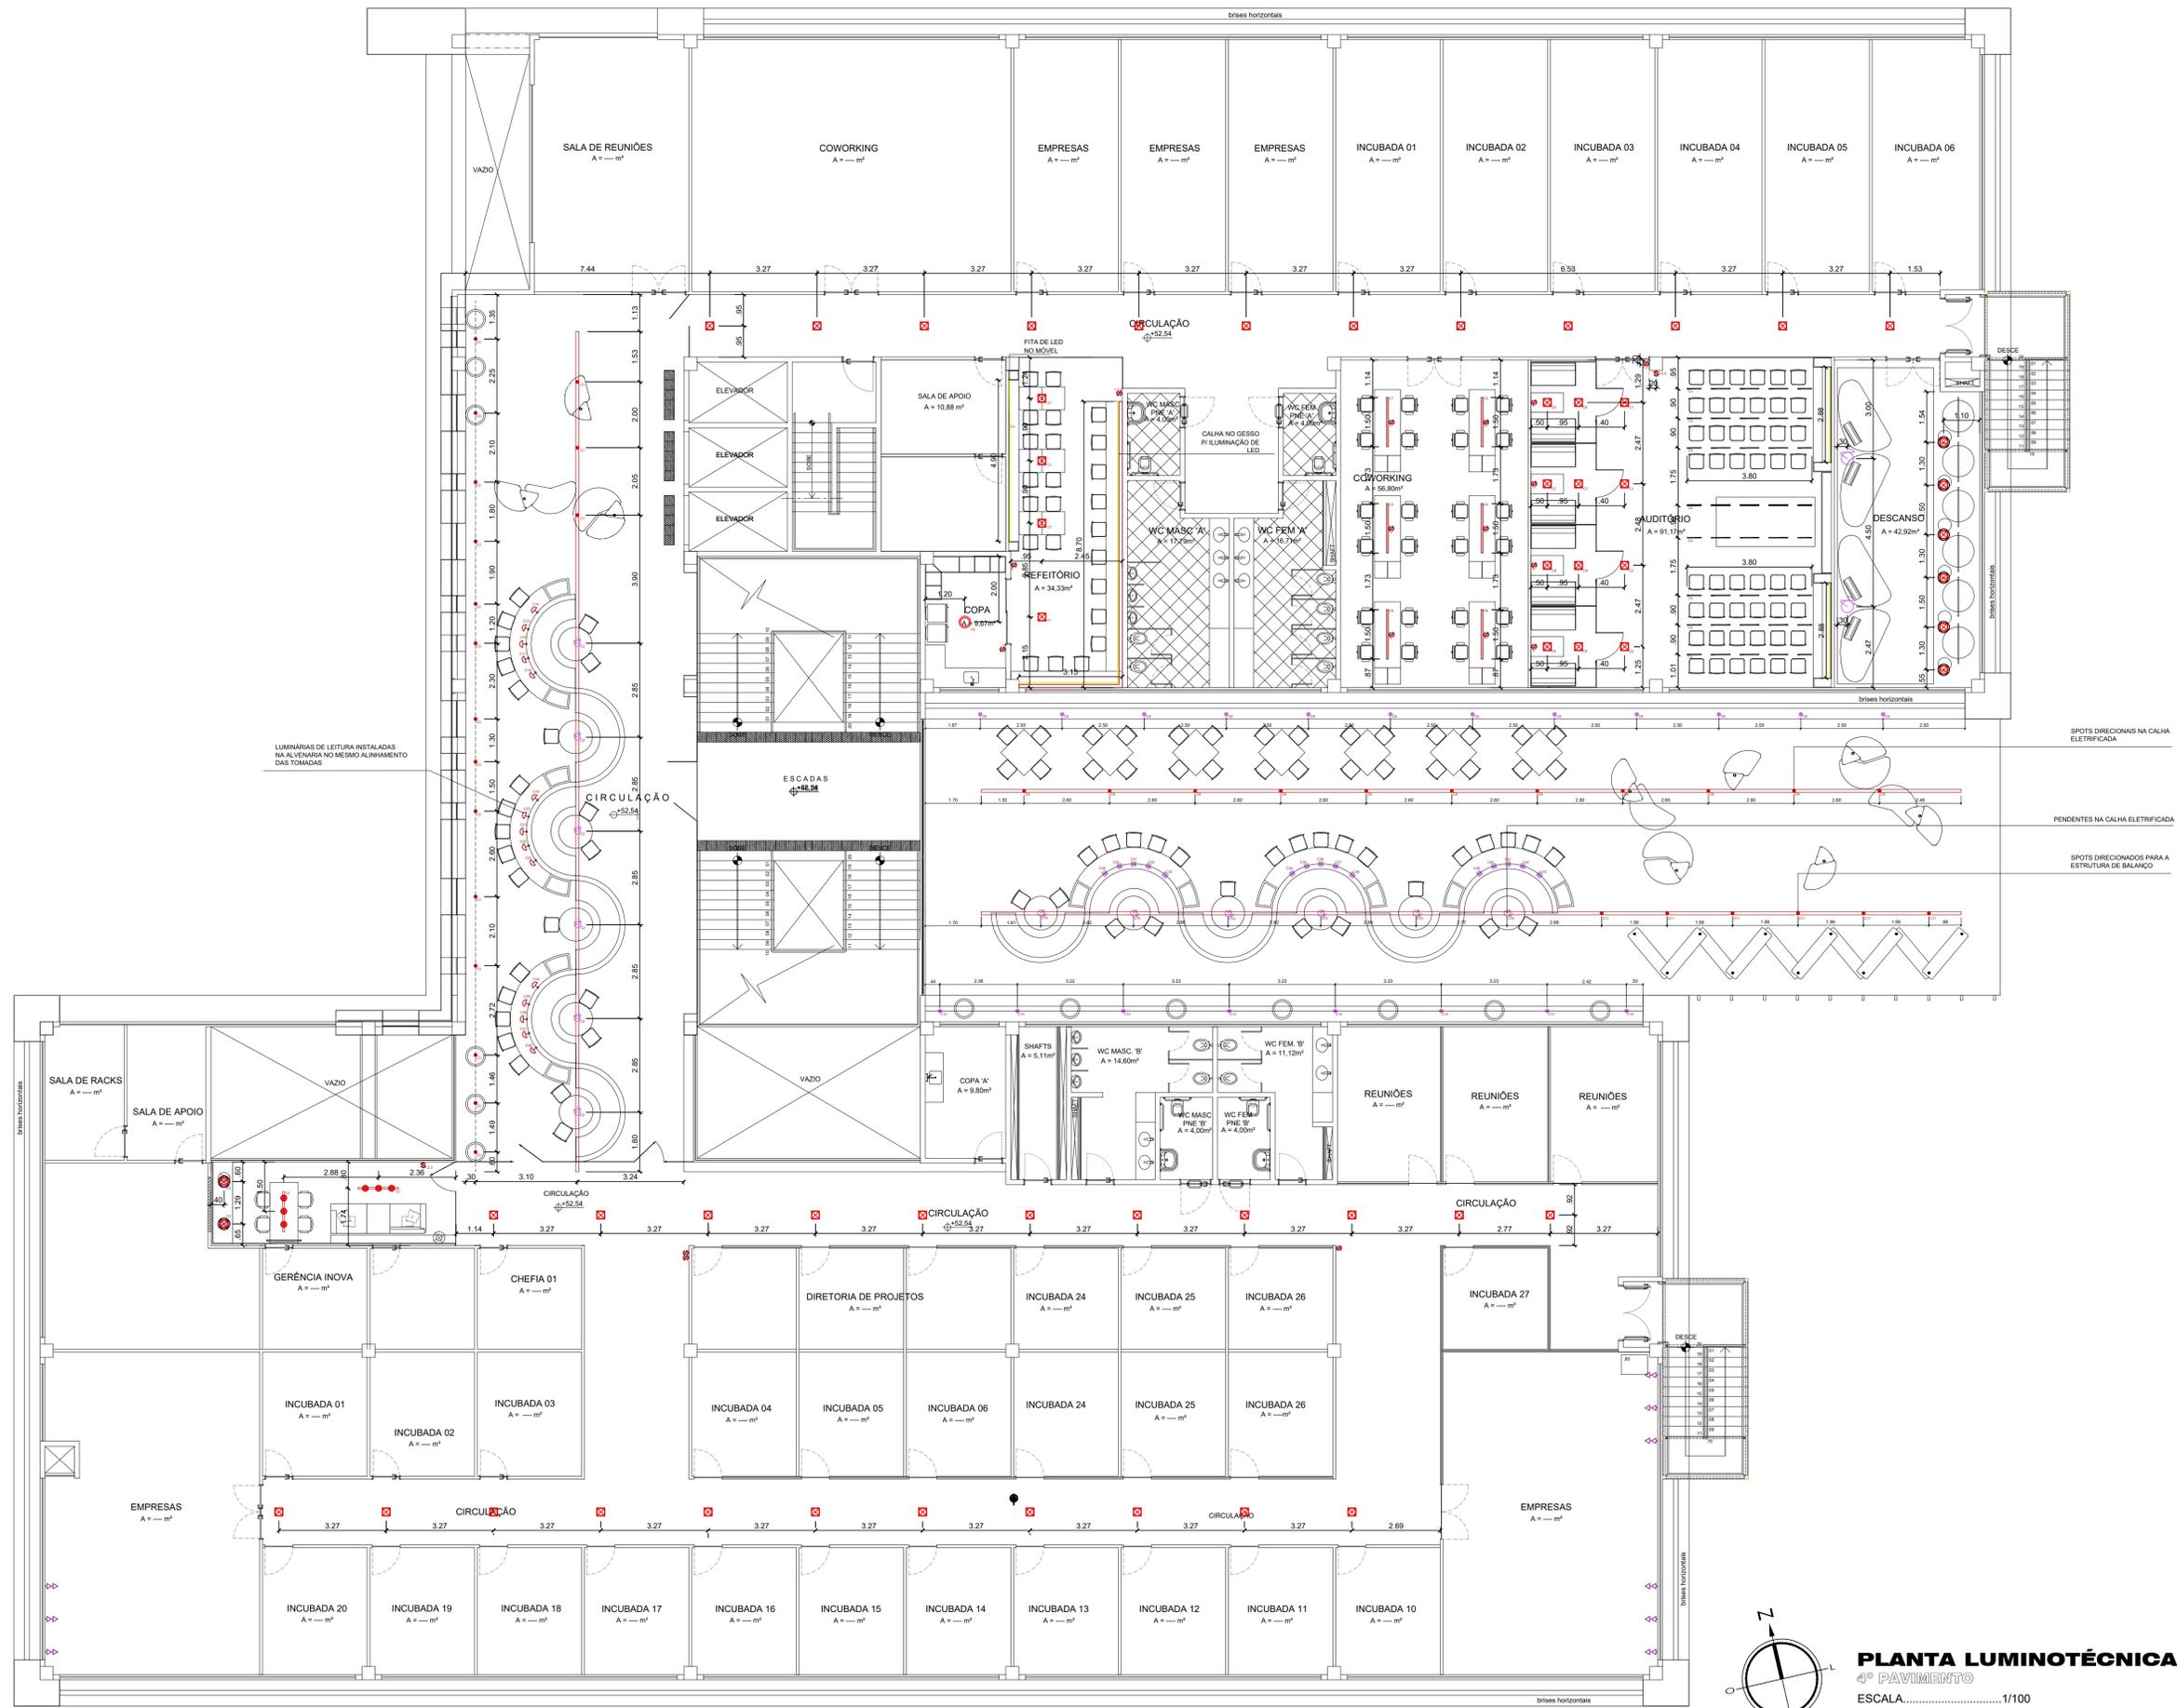

LUMINÁRIAS DE LEITURA INSTALADAS NA ALVENARIA NO MESMO ALINHAMENTO DAS TOMADAS

SPOTS DIRECIONAIS NA CALHA ELETRIFICADA

PENDENTES NA CALHA ELETRIFICADA

SPOTS DIRECIONAIS PARA A ESTRUTURA DE BALANÇO

LEGENDA LUMINOTÉCNICA

	LUMINÁRIA PENDENTE DE LED PRETA H=1,55 DO CHÃO
	PLAFON DE EMBUTIR BRANCO
	SPORT EMBUTIR DIRECIONÁVEL LÂMPADA DICRÔICA COM FOCO PARA O CHÃO H: 2,70m
	SPORT EMBUTIR DIRECIONÁVEL LÂMPADA ARTO COM FOCO PARA O CHÃO H: 2,70m
	ARANDELA A 1,80m DO CHÃO
	BALIZADOR DE PAREDE LED EMBUTIDO P/ ÁREA EXTERNA A 1,10m DO CHÃO
	LUMINÁRIA DE LEITURA NA MEIA PAREDE A 1,20m DO CHÃO
	MINI BALIZADOR DE CHÃO, TIPO SPOT LED DE EMBUTIR
	TRILHO DE SPOTS DIRECIONÁVEIS PRETO
	CALHA ELETRIFICADA PENDENTE
	INTERRUPTOR SIMPLES DE ATÉ 3 SEÇÕES
	PENDENTE A DEFINIR
	SPOT BRANCO DIRECIONÁVEL COM LÂMPADA LED PRÓPRIO PARA CALHA ELETRIFICADA

OBS.: CIRCUITOS NUMERADOS EM PLANTA. NÃO HÁ NO PROJETO OS CIRCUITOS COM INTERRUPTORES PORQUE HÁ NECESSIDADE DE VERIFICAR OS CIRCUITOS EXISTENTES

PROPRIETÁRIO:  
ARQUITETO:  
ENGENHEIRO RESPONSÁVEL:


**arquitetura e interiores**  
**VIVIANE TELES**  
ARQUITETA


PROJETO DE  
**PROJETO DE REFORMA DE UM PAVIMENTO**

PROPRIETÁRIO:  
ENDEREÇO: Campus Universitário Central da UFRN - Av. Cap. Mor Gouveia, S/N - Lagoa Nova, Natal - RN, 59078-900

PROJETO:  
**PLANTA DE ILUMINAÇÃO**  
DATA: 12/05/2024  
ESCALA: 1/100

**PLANTA LUMINOTÉCNICA**  
4º PAVIMENTO  
ESCALA: 1/100

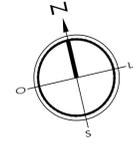

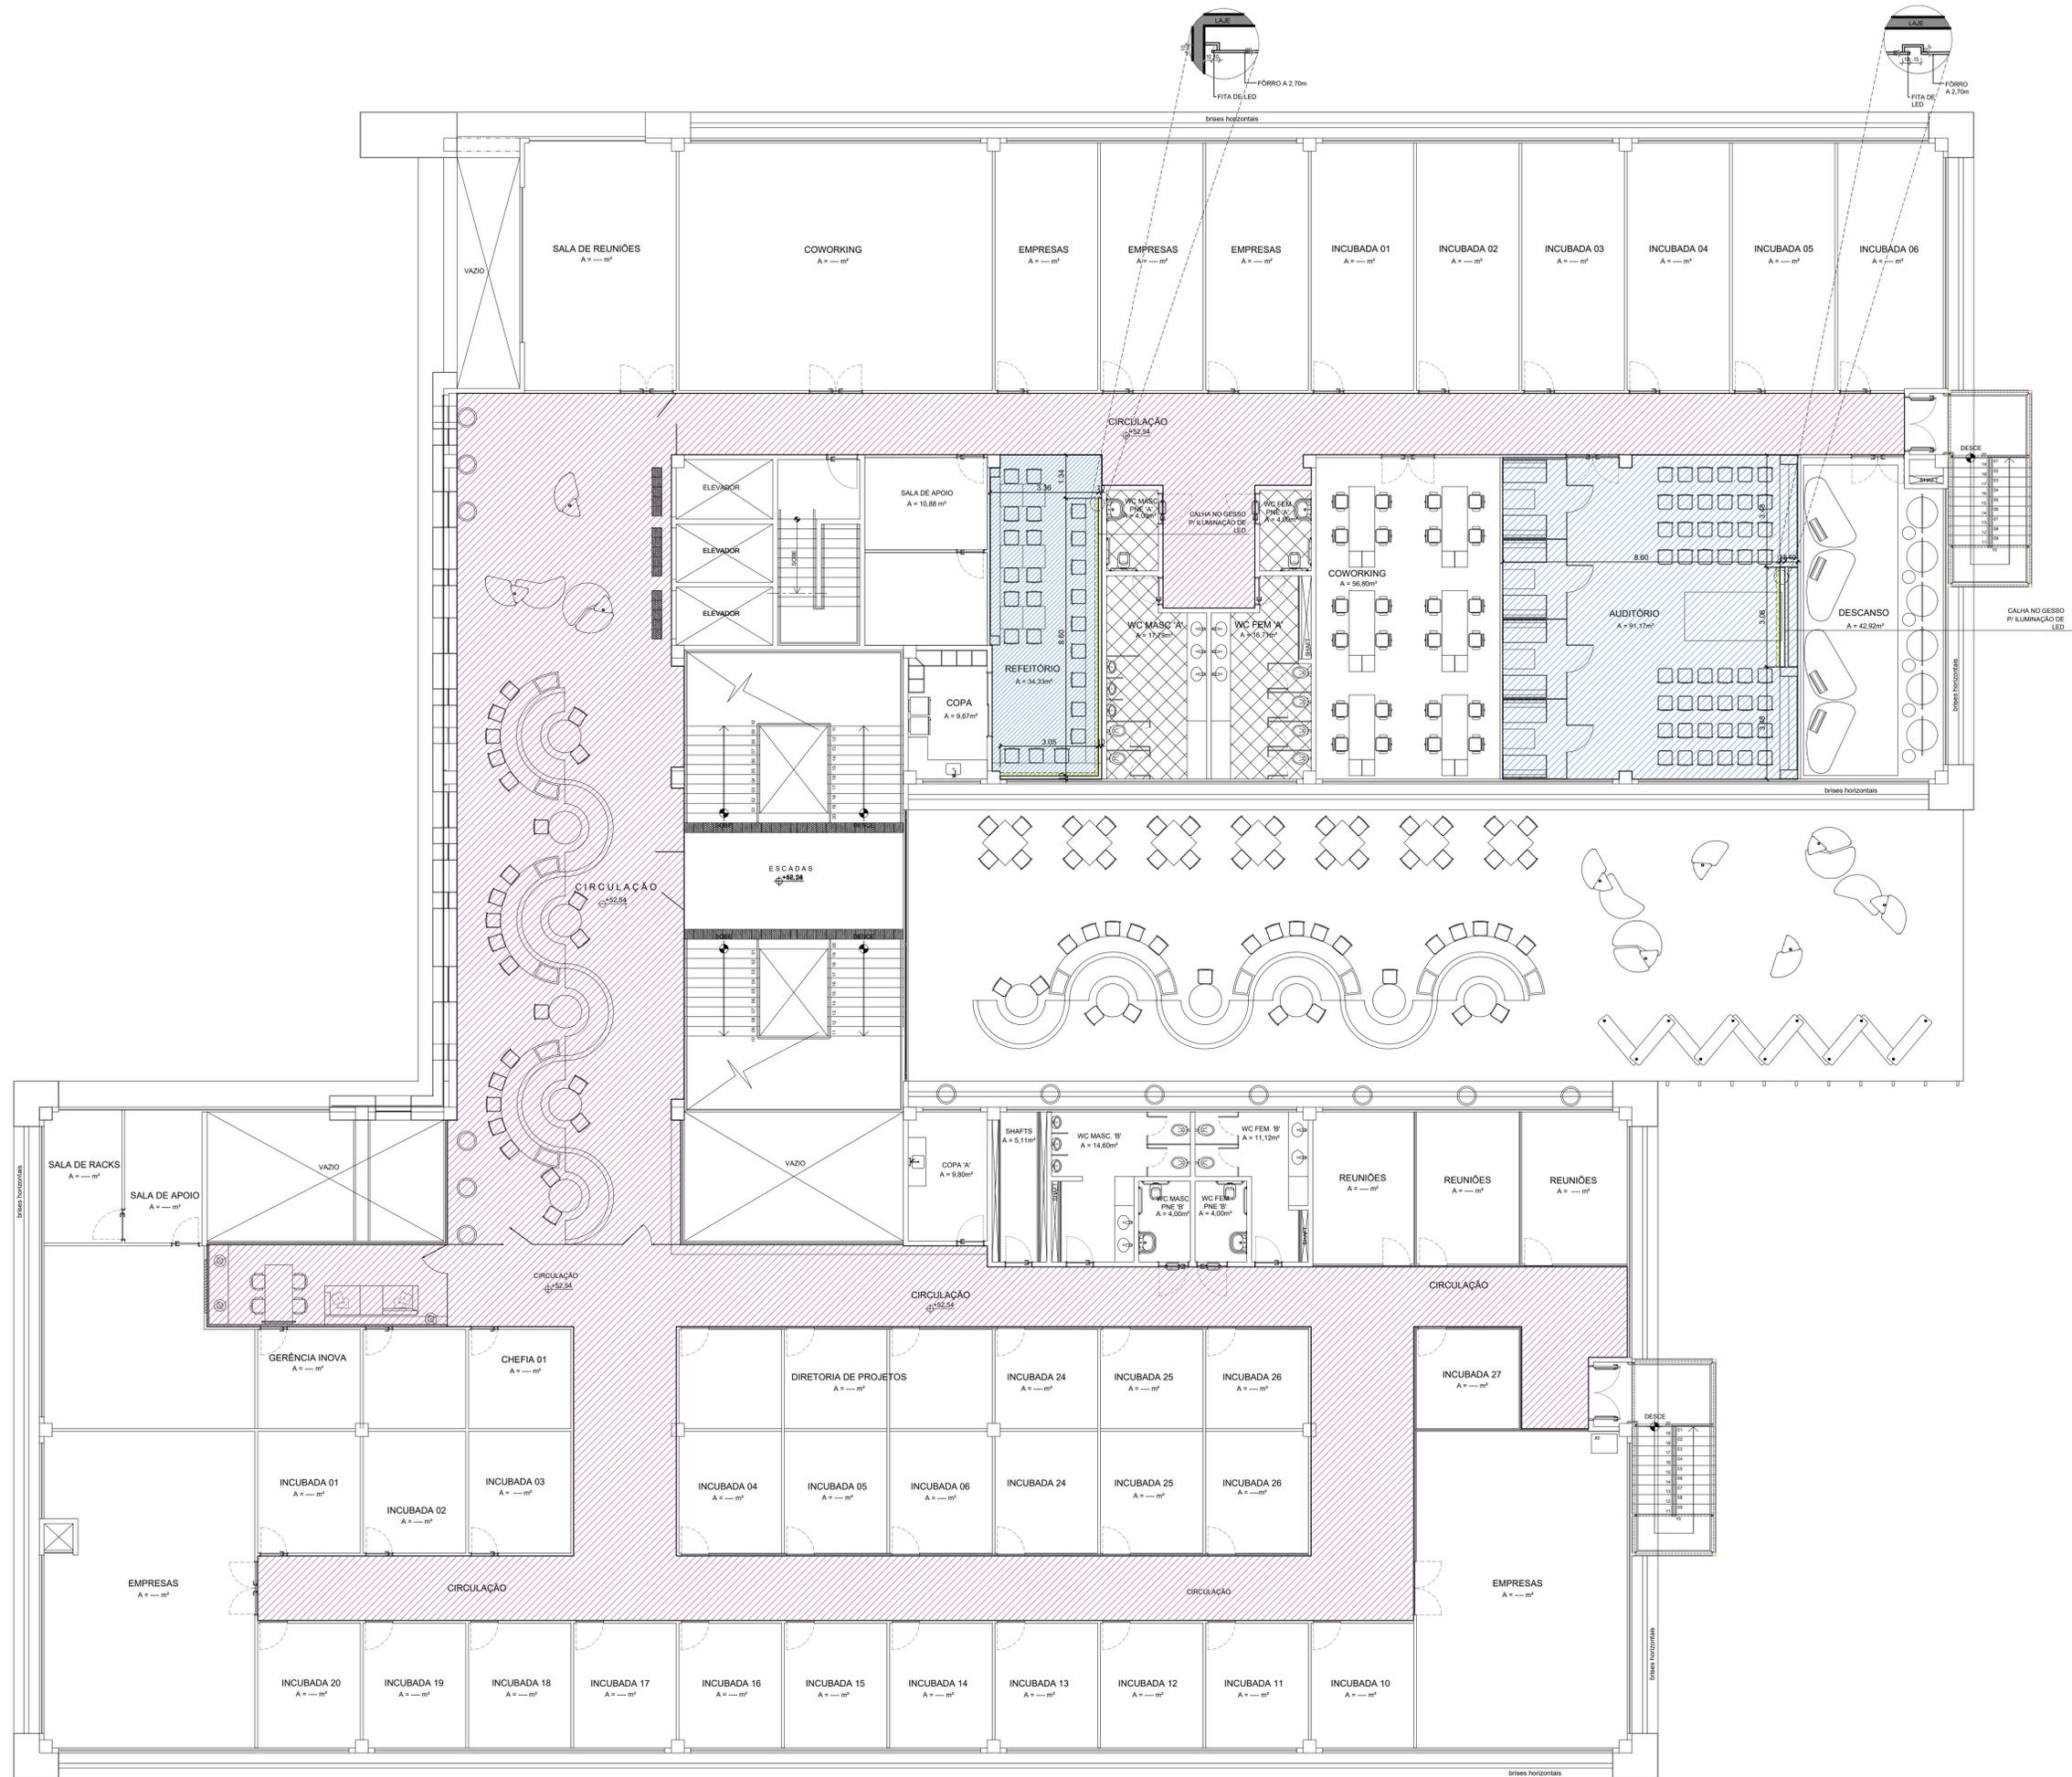

LEGENDA FÓRRO		
	GESSO EXISTENTE	-
	GESSO ACARTONADO NOVO	494,67m²

PROPRIETÁRIO: \_\_\_\_\_

ARQUITETO: \_\_\_\_\_

ENGENHEIRO RESPONSÁVEL: \_\_\_\_\_

**arquitetura e interiores**  
**VIVIANE TELES**  
 ARQUITETA

PROJETO: **PROJETO DE REFORMA DE UM PAVIMENTO**

PROFESSOR: \_\_\_\_\_

ENDEREÇO: Campus Universitário Central da UFRN - Av. Cap. Mor Gouveia, S/N - Lagoa Nova, Natal - RN, 59078-900

ASSINATURA: \_\_\_\_\_

**PLANTA DE FÓRRO**

06/06

É PROIBIDO NA FORMA QUE SE LIGAR, REPRODUZIR, REPRODUZIR TOTAL OU PARCIAL, ESTE DESENHO OU CÓPIA SUA COMERCIALIZAR, TRANSFERIR EM A MENOR AUTORIZAÇÃO DO ARQUITETO.



VIVIANE  
TELES

ARQUITETOS

# VIVIANE TELES

arquitetura e interiores

CAU A11294-1


ARQUITETA

## DETALHAMENTO SALAS

CONTATOS:



TELEFONE: 84 99926-4682

INSTAGRAM: @vivanetelesarquitetura

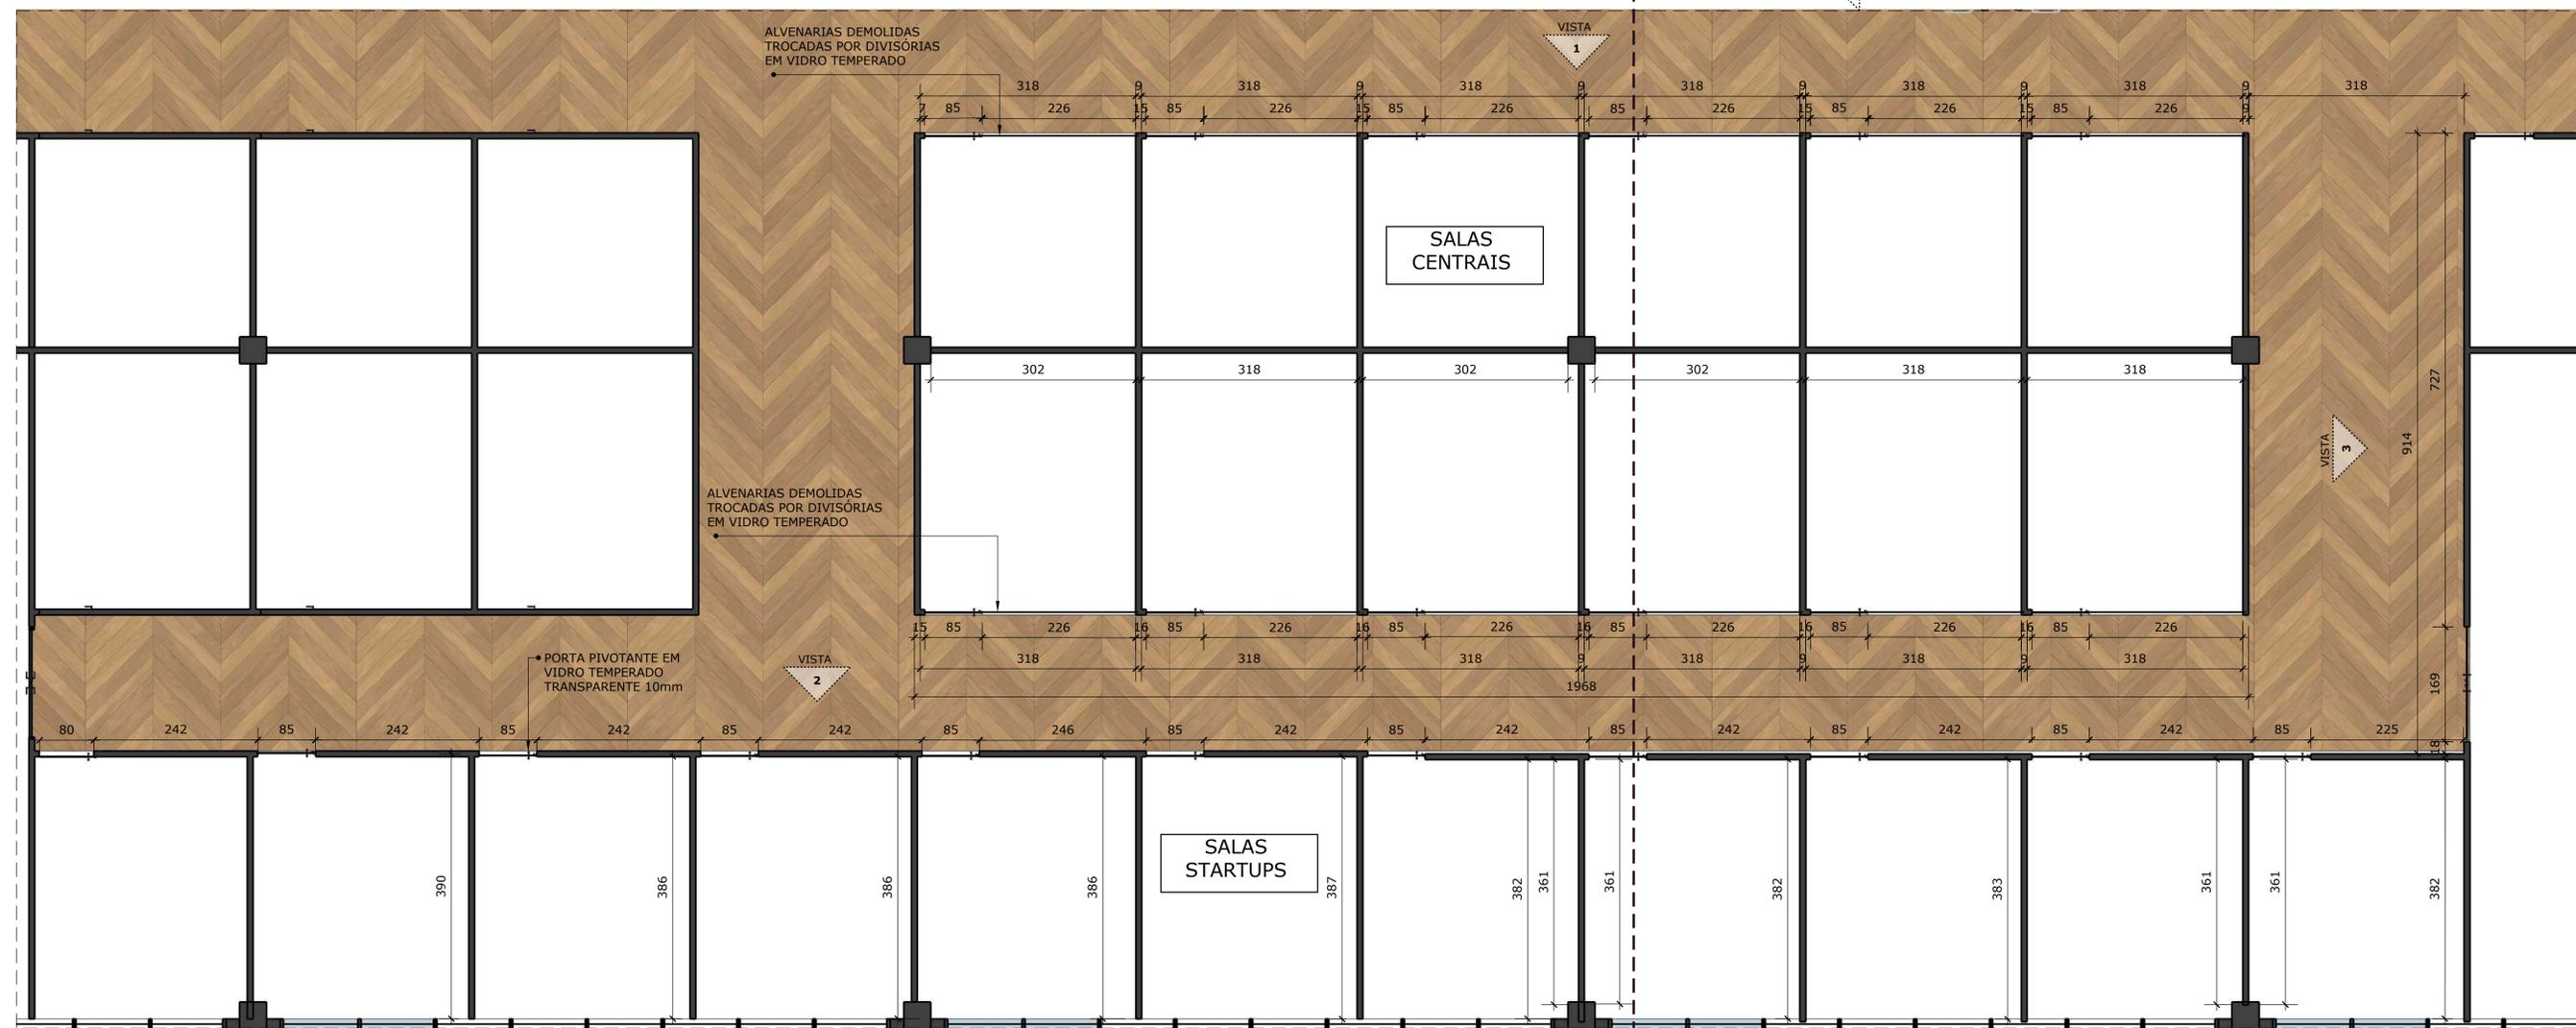

**PLANTA DAS SALAS**

ESCALA:.....1/50

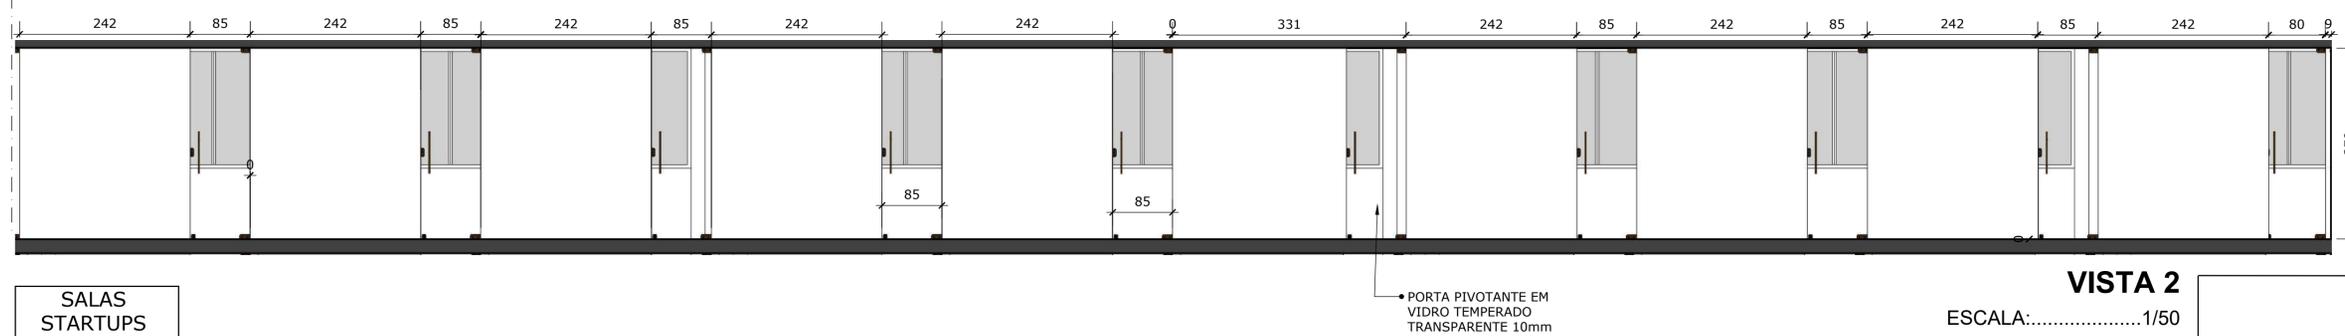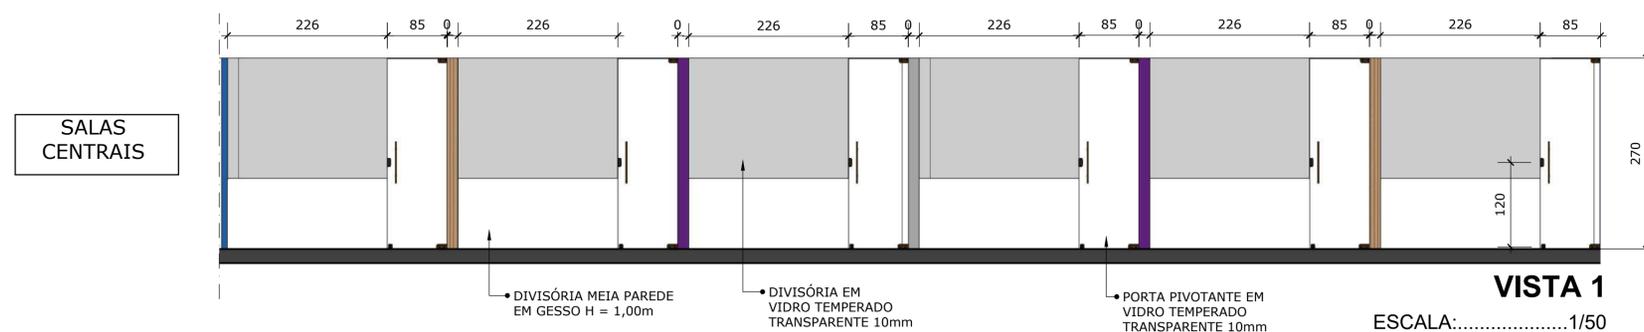

**VIVIANE TELES**  
CAU A11294-1  
ARQUITETA

**arquitetura e interiores**

PROJETO: INSTITUTO METRÓPOLE DIGITAL  
REFERÊNCIA: PAGINAÇÃO DE PISO  
PROPRIETÁRIO: UFRN  
LOCAL: Campus Universitário Central da UFRN - Av. Cap. Mor. Gouveia, S/N - Lagoa Nova, Natal -  
ESCALA: INDICADAS DATA: MAIO/2024  
DESENHO: STEPHANIE MACEDO


PRANCHA:

01/02



- DIVISÓRIA EM VIDRO TEMPERADO TRANSPARENTE 10mm
- PORTA PIVOTANTE EM VIDRO TEMPERADO TRANSPARENTE 10mm
- ALVENARIA EXISTENTE PINTADA NA COR CINZA TECNOLÓGICO (CORAL)
- ALVENARIA EXISTENTE PINTADA NA COR ROXO Suntuoso (CORAL)
- ALVENARIA EXISTENTE REVESTIDA EM MDF FREIJÓ DURATEX RIPADO
- ALVENARIA EXISTENTE PINTADA NA COR AZUL ÍNDIGO (CORAL)
- DIVISÓRIA EM VIDRO TEMPERADO TRANSPARENTE 10mm
- PORTA PIVOTANTE EM VIDRO TEMPERADO TRANSPARENTE 10mm

PORTA PIVOTANTE EM VIDRO TEMPERADO TRANSPARENTE 10mm COM PUXADOR EM BARRA

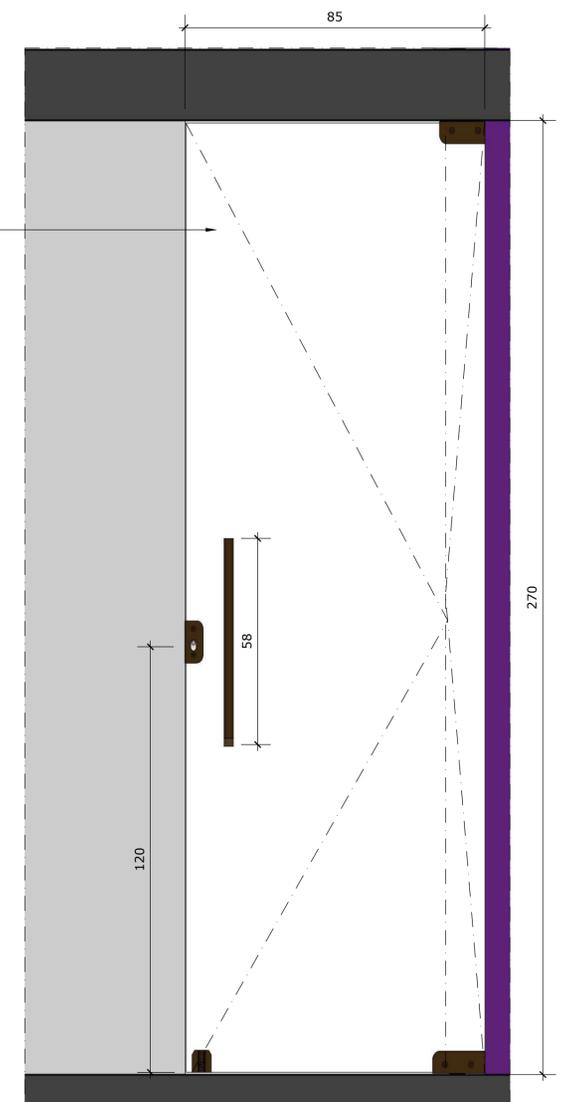


**PERSPECTIVA - SALAS**

ESCALA:.....1/50

**DETALHE PORTA SALAS**

ESCALA:.....1/10

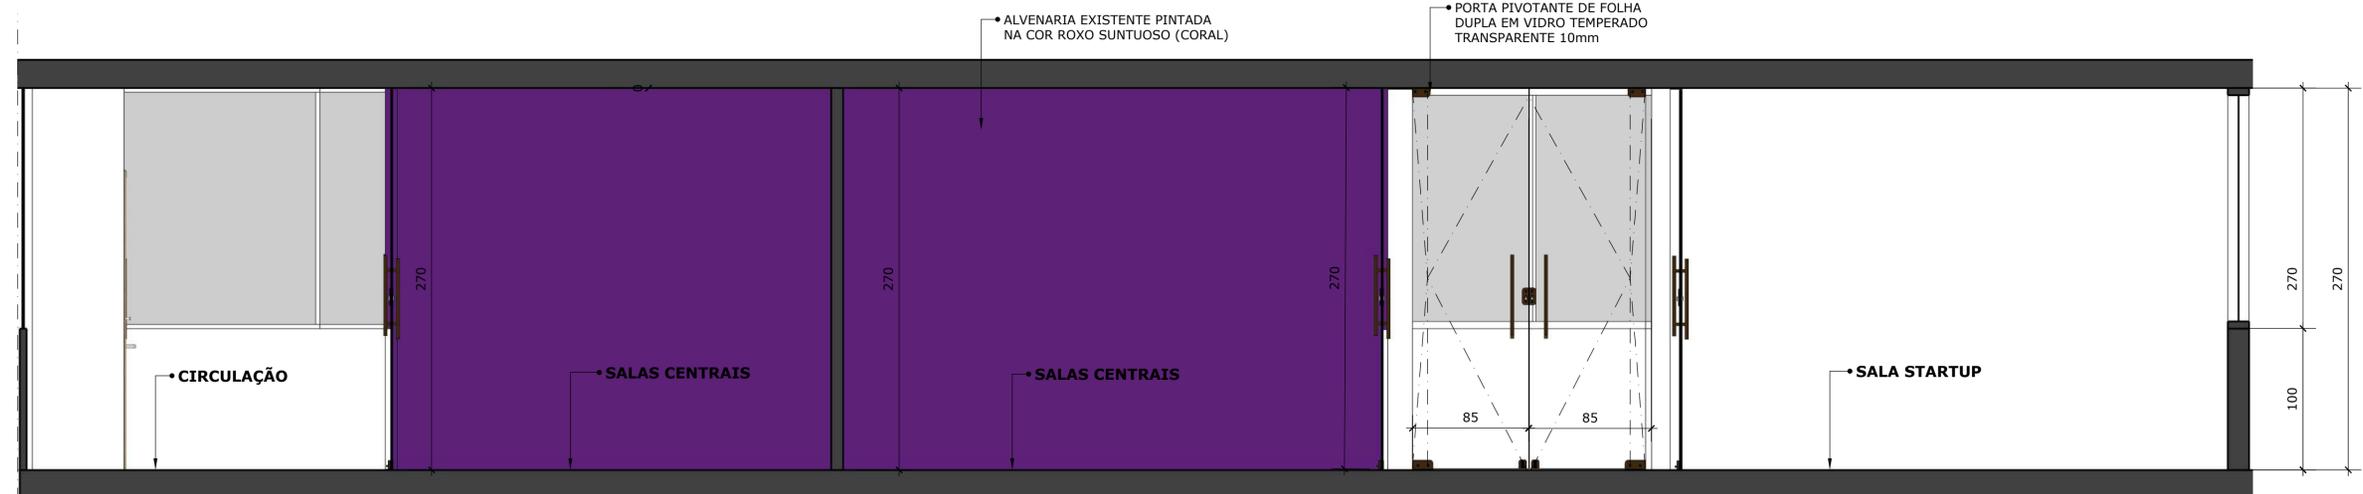

- ALVENARIA EXISTENTE PINTADA NA COR ROXO Suntuoso (CORAL)
- PORTA PIVOTANTE DE FOLHA DUPLA EM VIDRO TEMPERADO TRANSPARENTE 10mm

**CORTE 1**

ESCALA:.....1/50

**VIVIANE TELES**  
CAU A11294-1  
ARQUITETA

**arquitetura e interiores**  
PROJETO: INSTITUTO METRÓPOLE DIGITAL  
REFERÊNCIA: PAGINAÇÃO DE PISO  
PROPRIETÁRIO: UFRN  
LOCAL: Campus Universitário Central da UFRN - Av. Cap. Mor Gouveia, S/N - Lagoa Nova, Natal -  
ESCALA: INDICADAS DATA: MAIO/2024  
DESENHO: STEPHANIE MACEDO

PRANCHA:  
**02/02**



VIVIANE  
TELES

ARQUITETOS

**VIVIANE TELES**

**arquitetura e interiores**

CAU A11294-1


ARQUITETA

**DETALHAMENTO**  
**ÁREA DE CONVIVÊNCIA 4º PAVIMENTO**


**CONTATOS:**

TELEFONE: 84 99926-4682

INSTAGRAM: @vivanetelesarquitetura






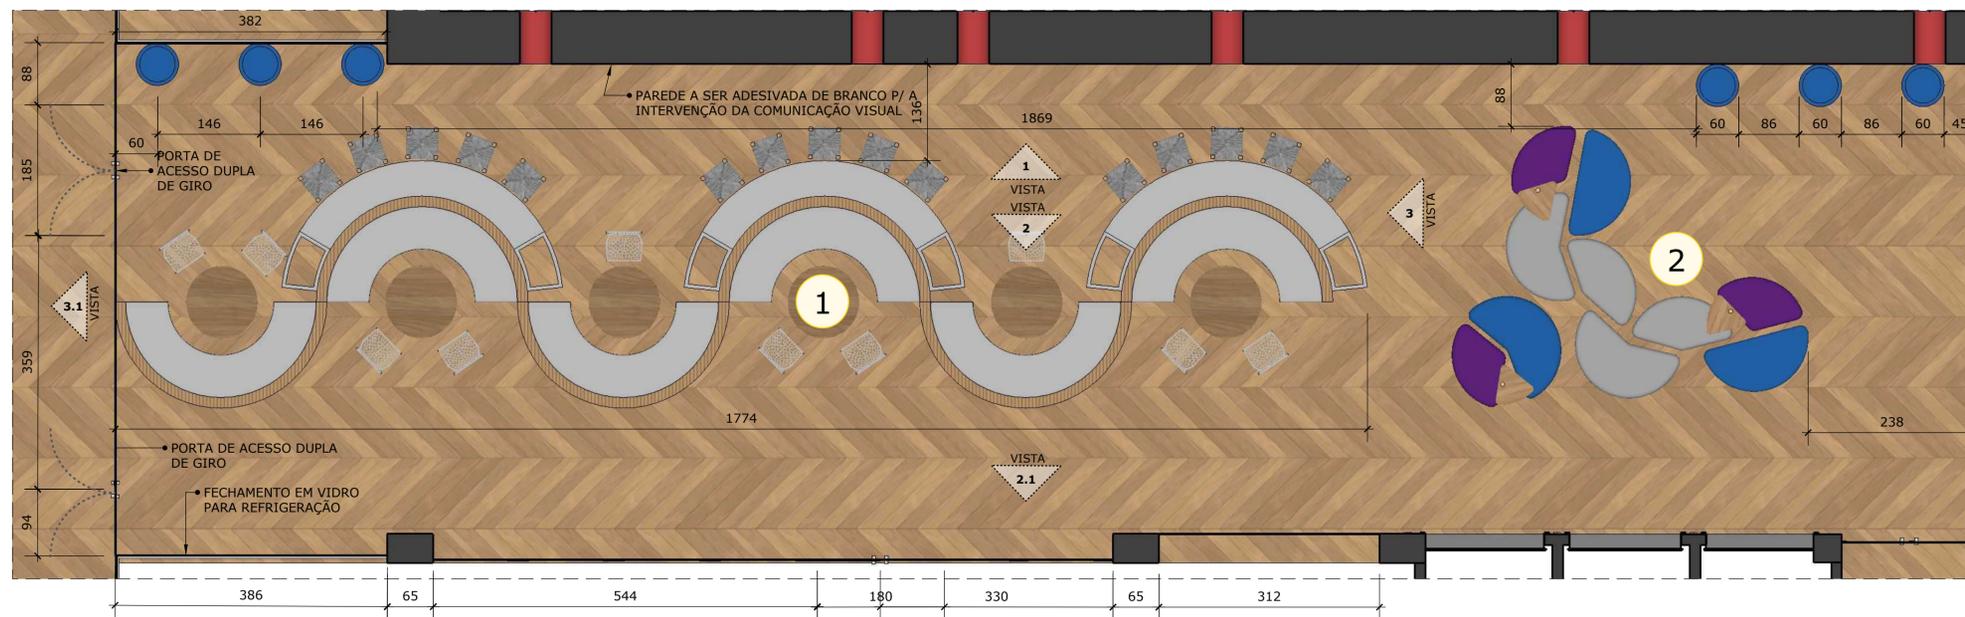


- LEGENDA:**
- 1. ÁREA DE MESAS E BANCOS
  - 2. ÁREA DE PUFFS

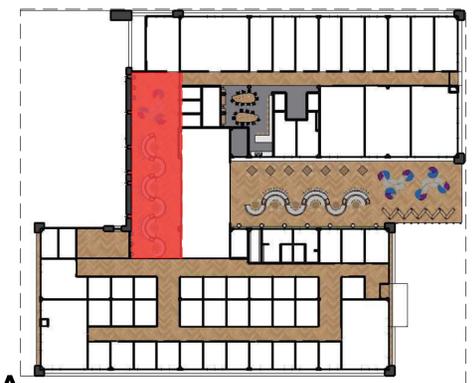

**PLANTA DE LAYOUT -  
ÁREA DE CONVIVÊNCIA  
4º PAVIMENTO**  
ESCALA:.....1/25

**MOCKUP**  
ESCALA:.....1/500

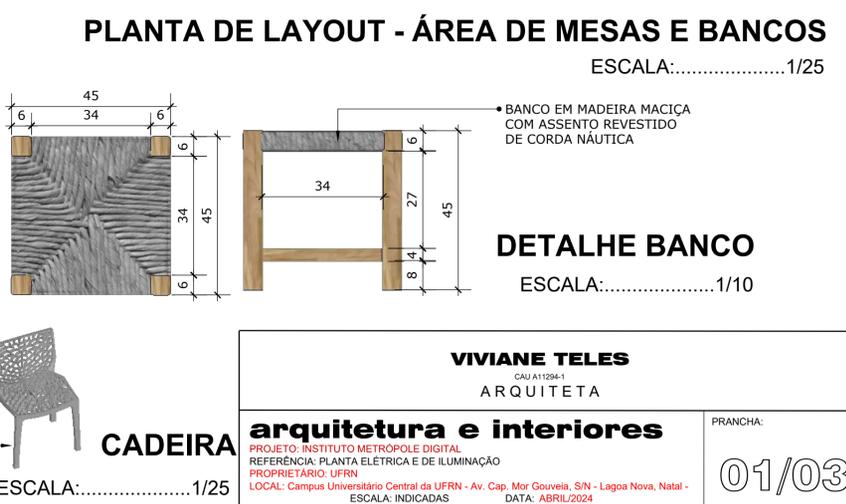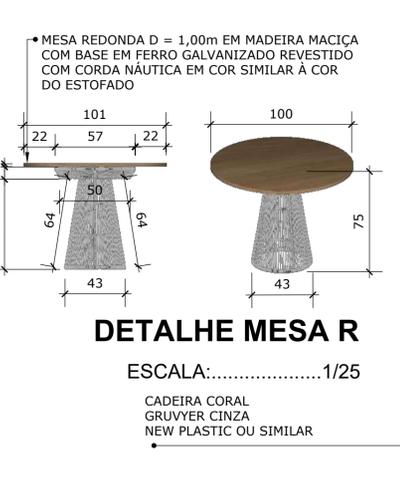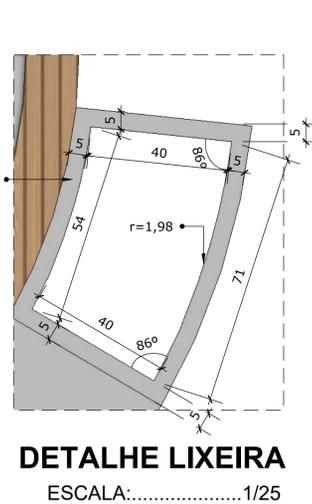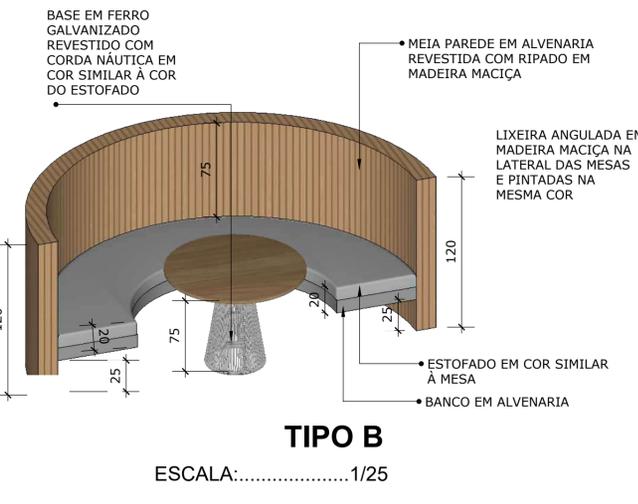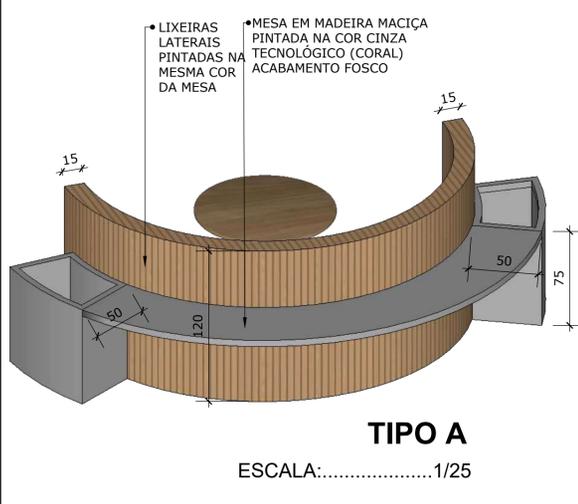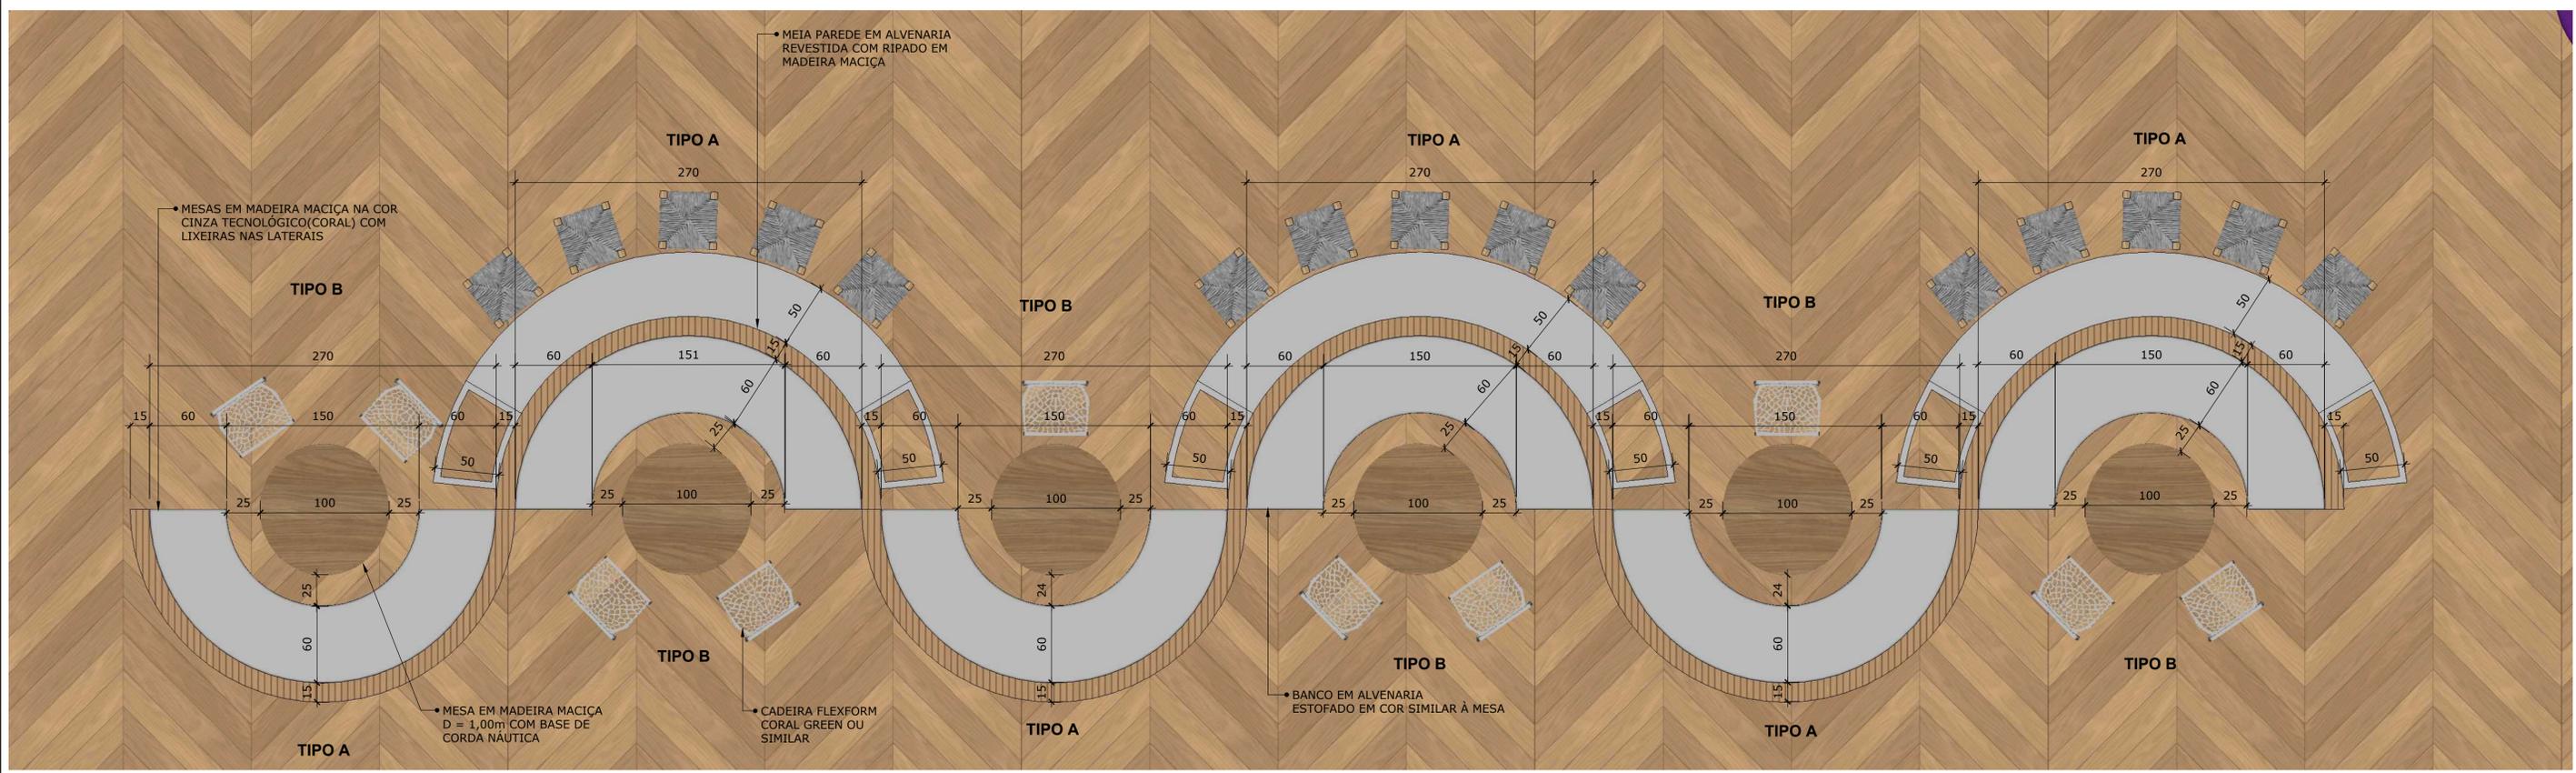


**VIVIANE TELES**  
CAU A11294-1  
ARQUITETA

**arquitetura e interiores**



PROJETO: INSTITUTO METROPOLE DIGITAL  
REFERÊNCIA: PLANTA ELÉTRICA E DE ILUMINAÇÃO  
PROPRIETÁRIO: UFRN  
LOCAL: Campus Universitário Central da UFRN - Av. Cap. Mor. Gouveia, S/N - Lagoa Nova, Natal -  
ESCALA: INDICADAS  
DESENHO: STEPHANIE MACEDO  
DATA: ABRIL/2024

PRANCHA:  
**01/03**

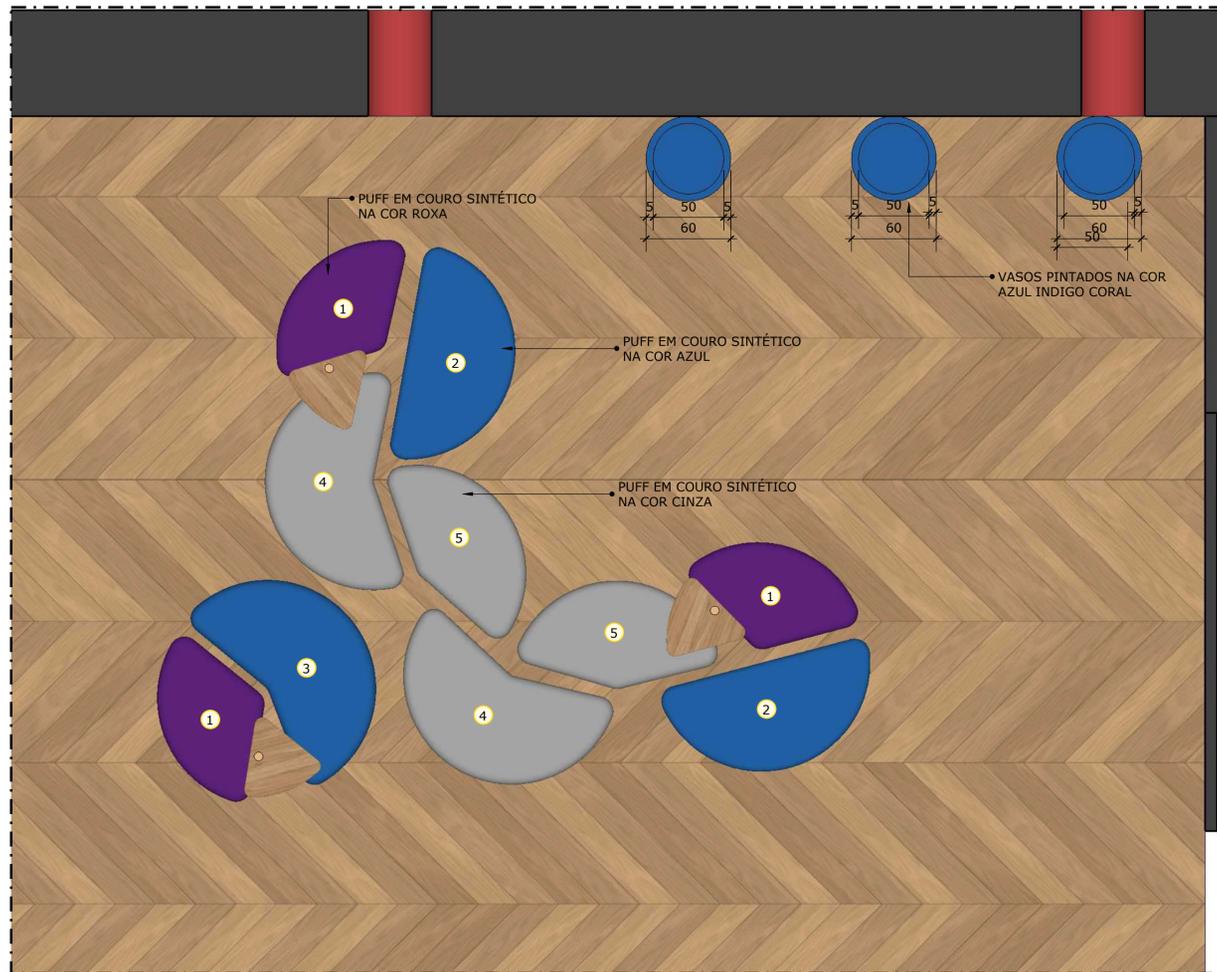

**PLANTA BAIXA - ÁREA DE PUFFS E BALANÇOS**

ESCALA .....1:25

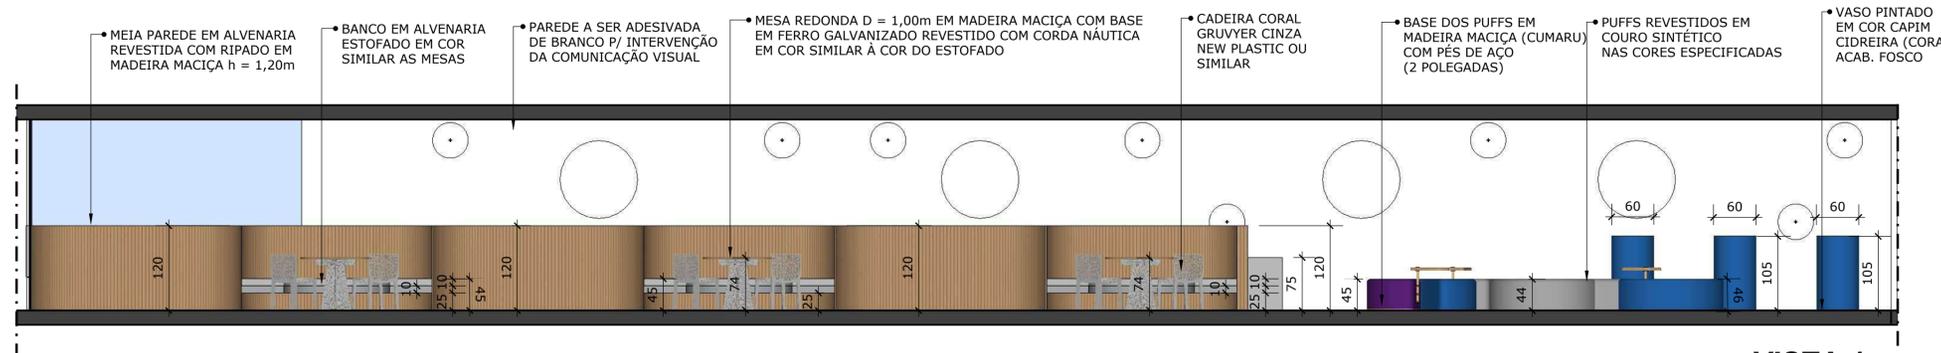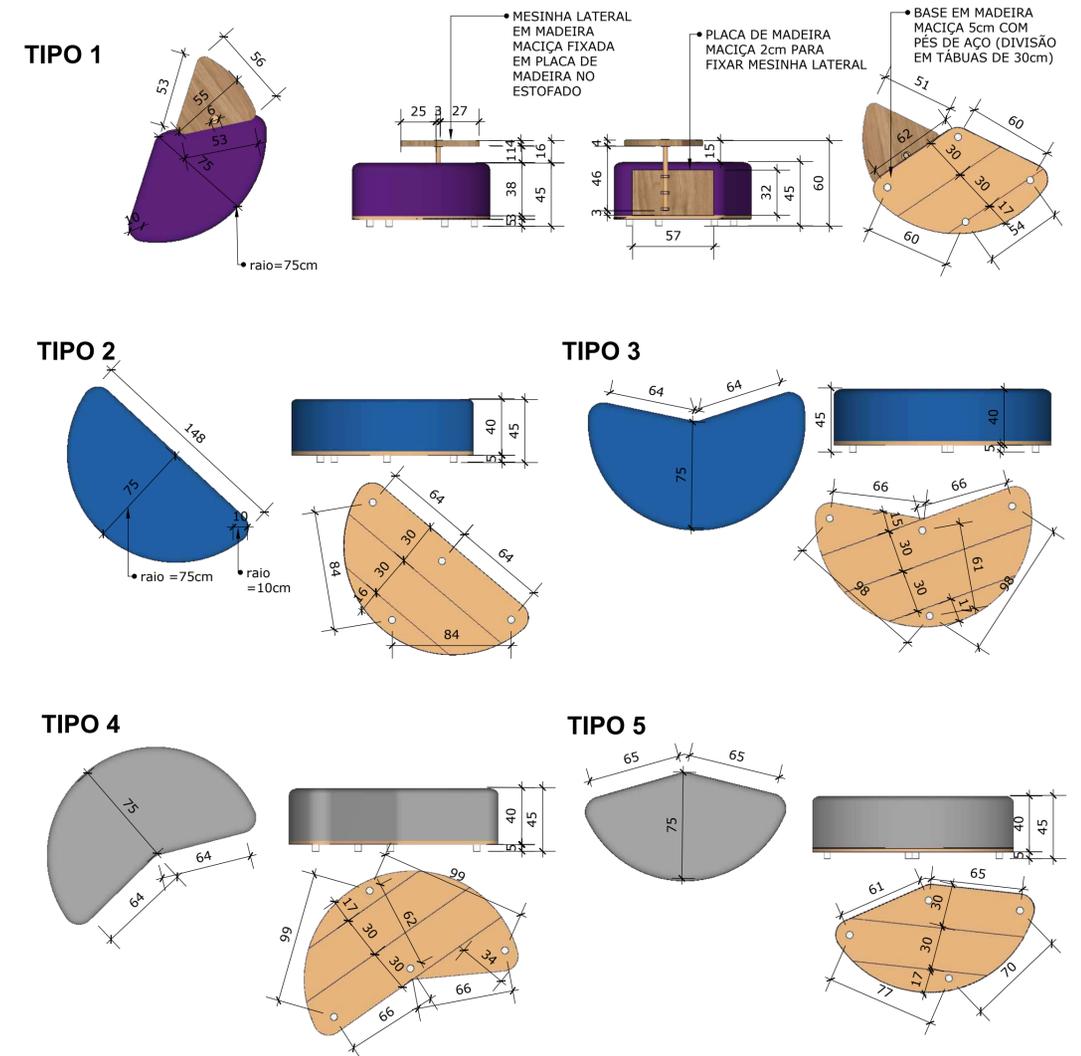


**VISTA 1**

ESCALA .....1:50



**VISTA 3**

ESCALA .....1:50

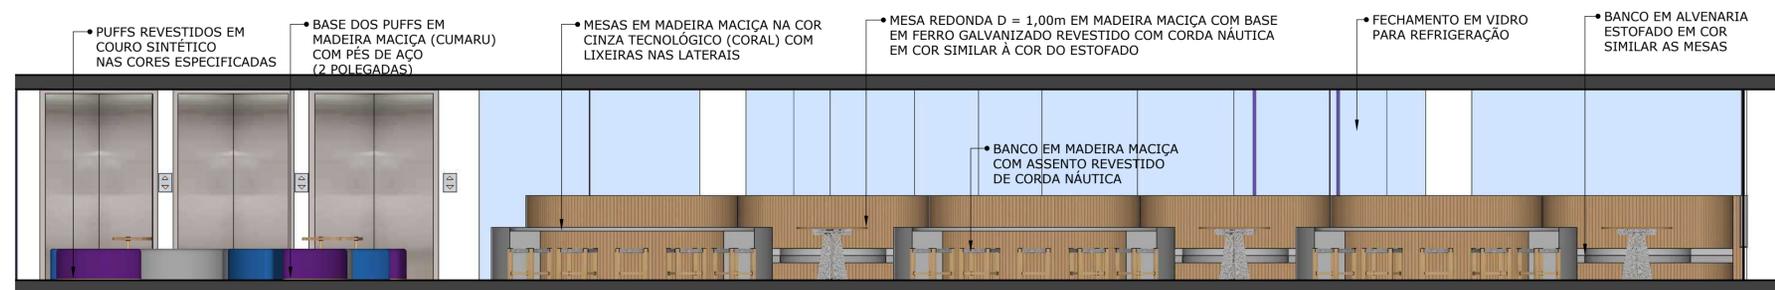

**VISTA 2**


ESCALA .....1:50

**VIVIANE TELES**  
CAU A11294-1  
ARQUITETA

**arquitetura e interiores**


PROJETO: INSTITUTO METRÓPOLE DIGITAL  
REFERÊNCIA: PLANTA ELÉTRICA E DE ILUMINAÇÃO  
PROPRIETÁRIO: UFRN  
LOCAL: Campus Universitário Central da UFRN - Av. Cap. Mor Gouveia, S/N - Lagoa Nova, Natal -  
ESCALA: INDICADAS DATA: ABRIL/2024  
DESENHO: STEPHANIE MACEDO

PRANCHA:  
**02/03**

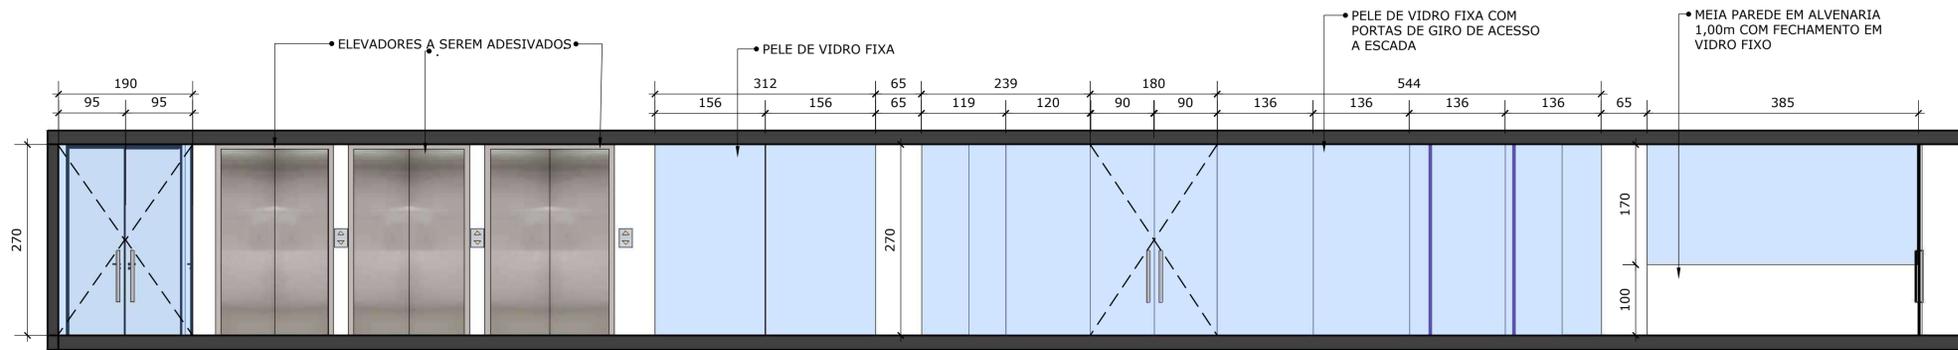


VISTA 2.1

ESCALA ..... 1:50

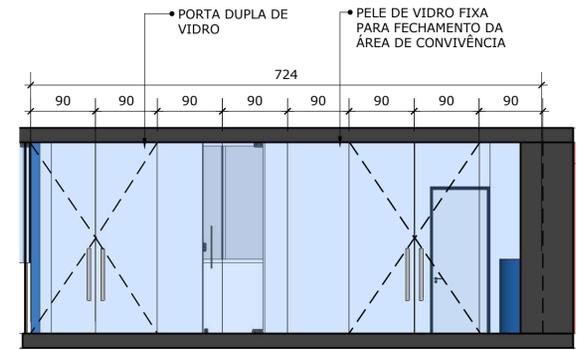

VISTA 3.1

ESCALA ..... 1:50

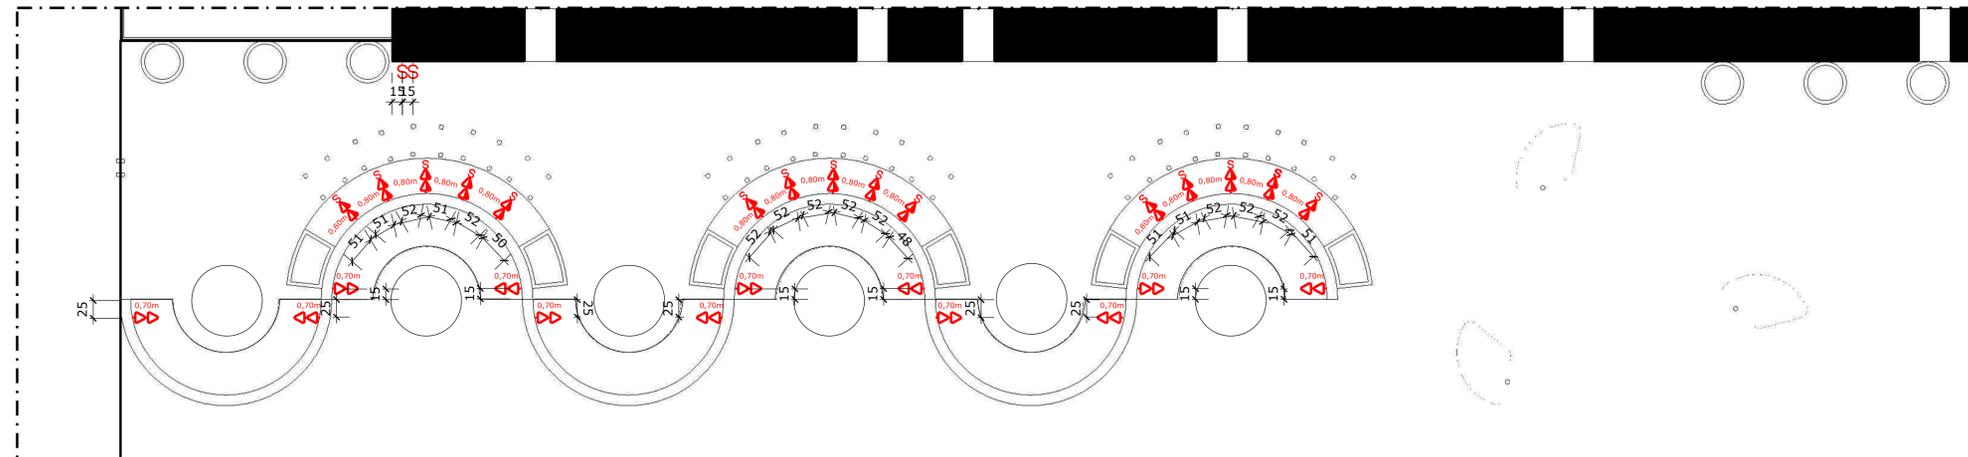


PLANTA ELÉTRICA - ÁREA DE CONVIVÊNCIA 4º PAVIMENTO

ESCALA:..... 1/50

LEGENDA - ELÉTRICA		
*OBS: SEGUIR ALTURA ESPECIFICADA NA PLANTA, E CASO NÃO EXISTA: ADOTAR O PADRÃO EXISTENTE, OU O DA LEGENDA;		
SÍMBOLO	ALTURA	TIPO
S	1,10m	INTERRUPTOR SIMPLES (ATÉ 3 SESSÕES)
Sw	1,10m	INTERRUPTOR THREE-WAY
◁▷	0,50m	TOMADA SIMPLES - BAIXA
▷	1,10m	TOMADA SIMPLES - MÉDIA
▷	2,25m	TOMADA SIMPLES - ALTA
▷▷	0,40m	TOMADA DUPLA - BAIXA
▷▷	1,10m	TOMADA DUPLA - MÉDIA
□	1,10m	PONTO PARA ILUMINAÇÃO DE MOBILIÁRIO

**OBSERVAÇÕES**  
 -Este projeto de pontos elétricos não contempla dispositivos em automação. É de extrema importância o projeto específico de automação de cortinas, flips, projetores, som, iluminação e climatização.  
 - Alguns pontos especificados no desenho poderão sofrer alterações de acordo com a marcenaria.  
 - Para os interruptores é necessário verificar o projeto de circuitos para iluminação, bem como a proposta de automação.  
 - Ambientes sem especificação de pontos deverão ser mantidos conforme a sugestão da construtora

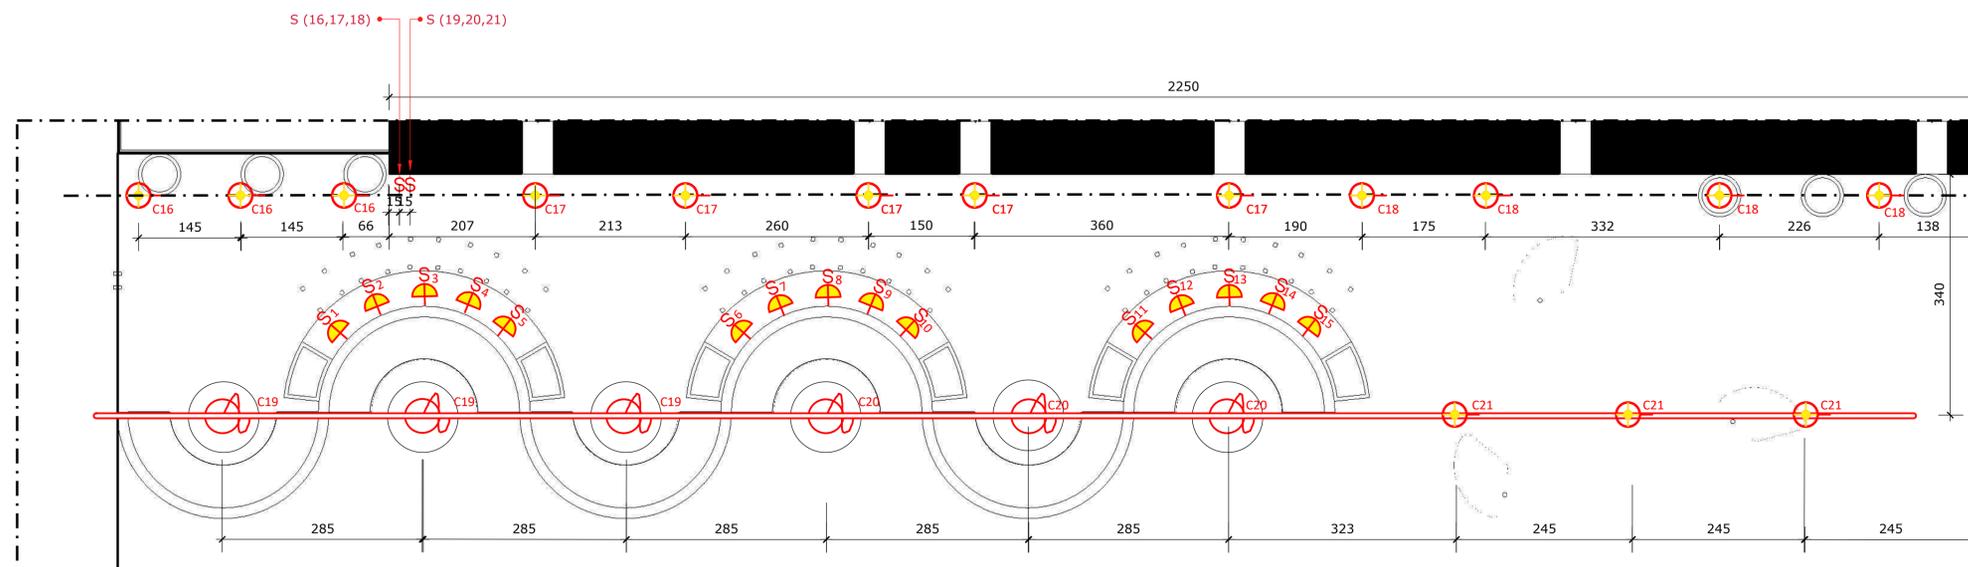

PLANTA LUMINOTÉCNICA- ÁREA DE CONVIVÊNCIA 4º PAVIMENTO

ESCALA:..... 1/50

LEGENDA LUMINOTÉCNICA	
SÍMBOLO	DESCRIÇÃO
—	CALHA SUSPensa PRETA, H:2,10m
☂	LUMINÁRIA DE LETTURA NA MEIA PAREDE A 1,20m DO CHÃO NO ALINHAMENTO DAS TOMADAS
○	TRILHO ELETRIFICADO, SUSPENSO, COM SPOTS DIRECIONÁVEIS H: 2,10m
☉	SPORT DIRECIONÁVEL COM FOCO PARA O CHÃO H: 2,50m
○	PENDENTE
●	MINI BALIZADOR DE CHÃO, TIPO SPOT LED DE EMBUTIR

**VIVIANE TELES**  
 CAU A11294-1  
 ARQUITETA

**arquitetura e interiores**  
 PROJETO: INSTITUTO METROPOLE DIGITAL  
 REFERÊNCIA: PLANTA ELÉTRICA E DE ILUMINAÇÃO  
 PROPRIETÁRIO: UFRN  
 LOCAL: Campus Universitário Central da UFRN - Av. Cap. Mor Gouveia, S/N - Lagoa Nova, Natal -  
 ESCALA: INDICADAS DATA: ABRIL/2024  
 DESENHO: STEPHANIE MACEDO

PRANCHA:

03/03



VIVIANE  
TELES

ARQUITETOS

**VIVIANE TELES**

**arquitetura e interiores**

CAU A11294-1

ARQUITETA

**DETALHAMENTO  
REFEITÓRIO, COWORKING, AUDITÓRIO  
E DESCANSO**

**CONTATOS:**


TELEFONE: 84 99926-4682

INSTAGRAM: @vivanetelesarquitetura



LEGENDA:

- 1. REFEITÓRIO
- 2. COWORKING
- 3. AUDITÓRIO E CABINES INDIVIDUAIS
- 4. DESCANSO

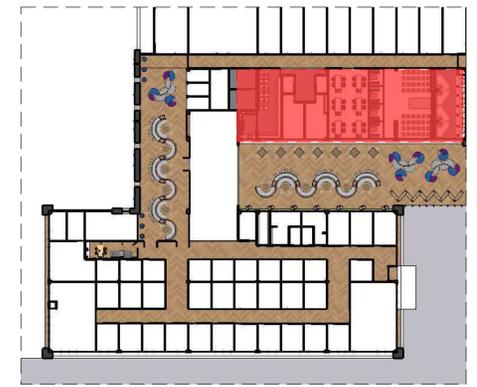


MOCKUP

ESCALA:.....1/500


PLANTA DE LAYOUT - SALAS 4º PAVIMENTO

ESCALA:.....1/75

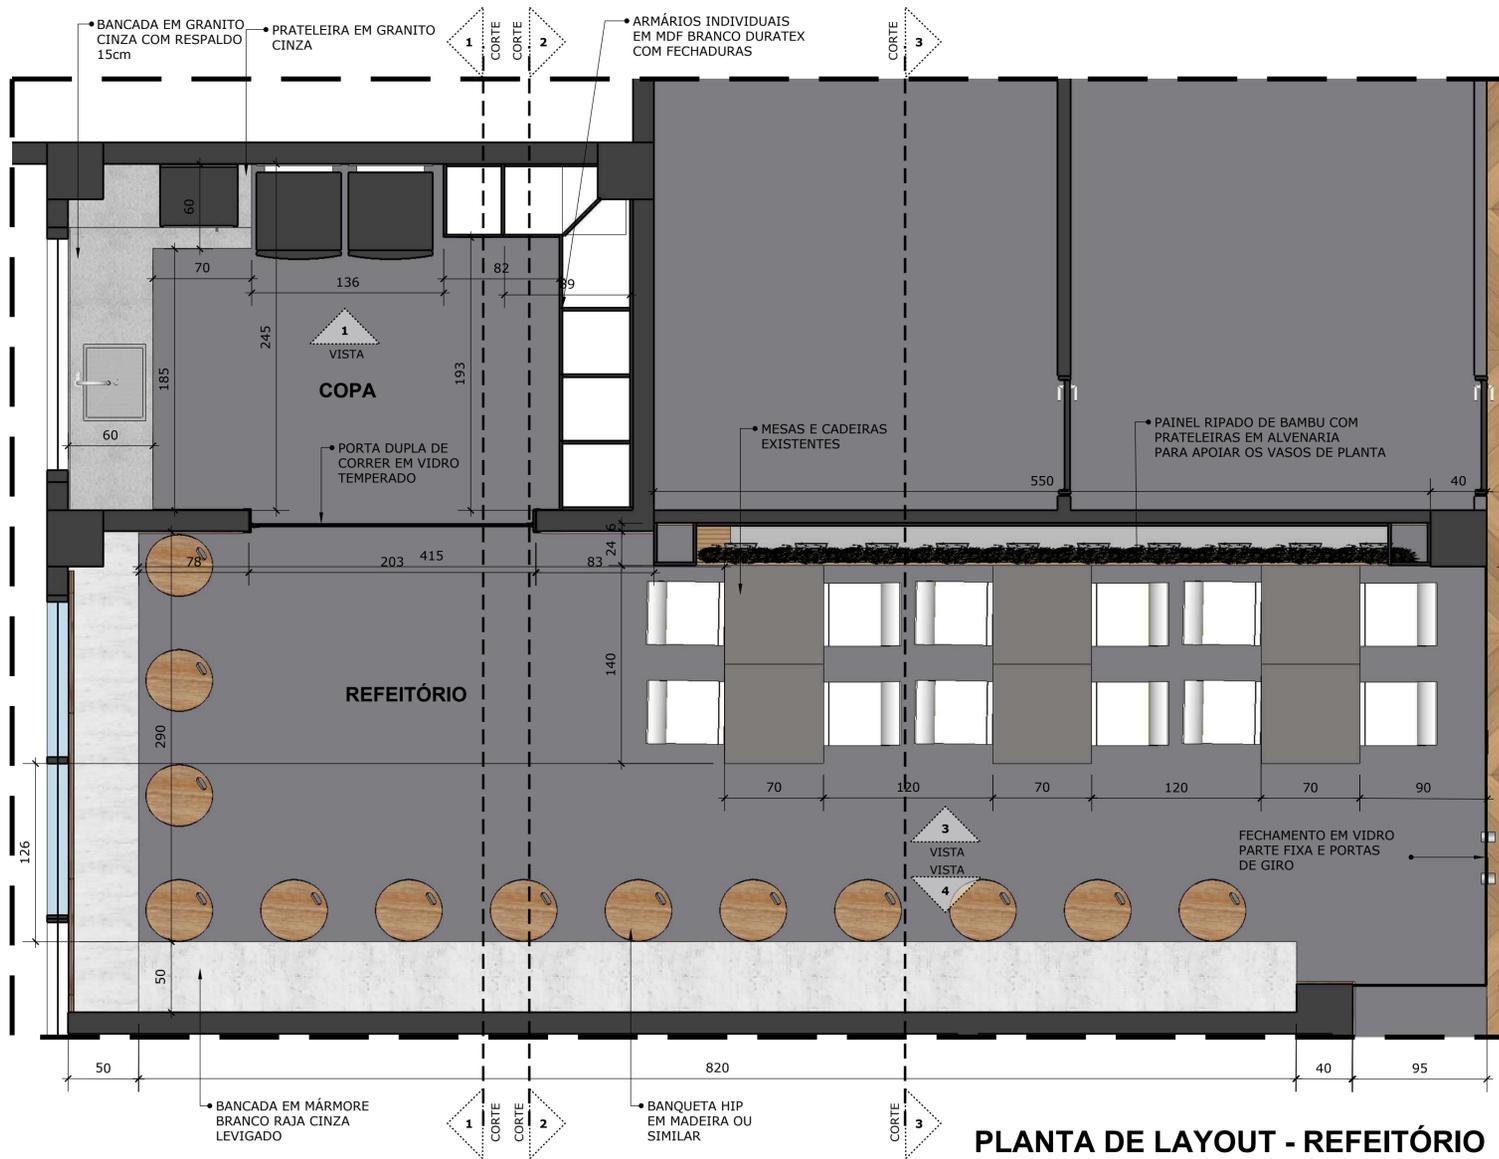


PLANTA DE LAYOUT - REFEITÓRIO

ESCALA:.....1/25

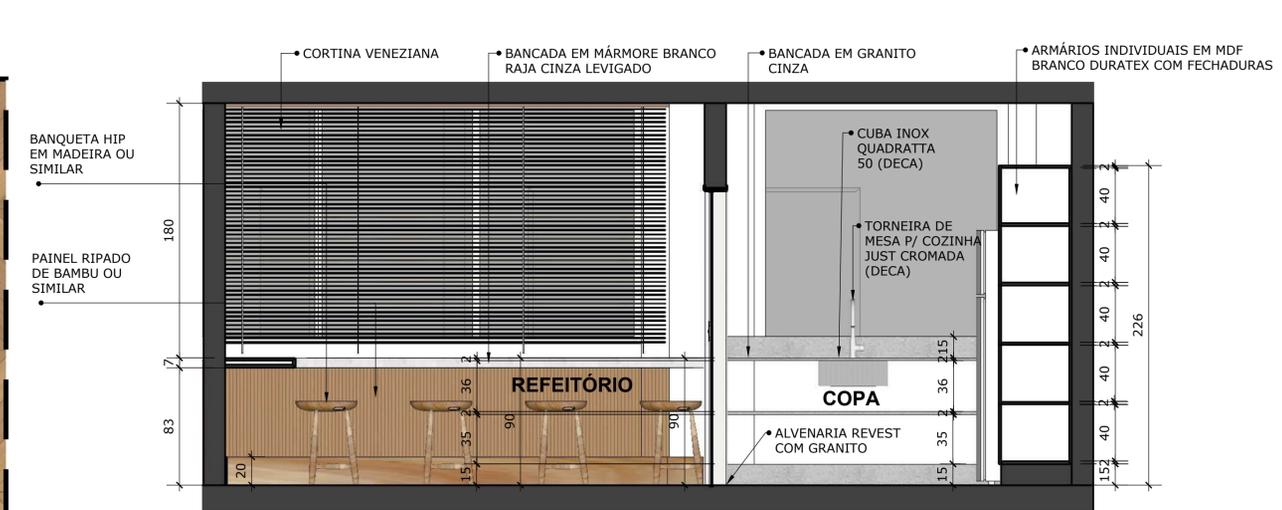

CORTE 1

ESCALA .....1:25

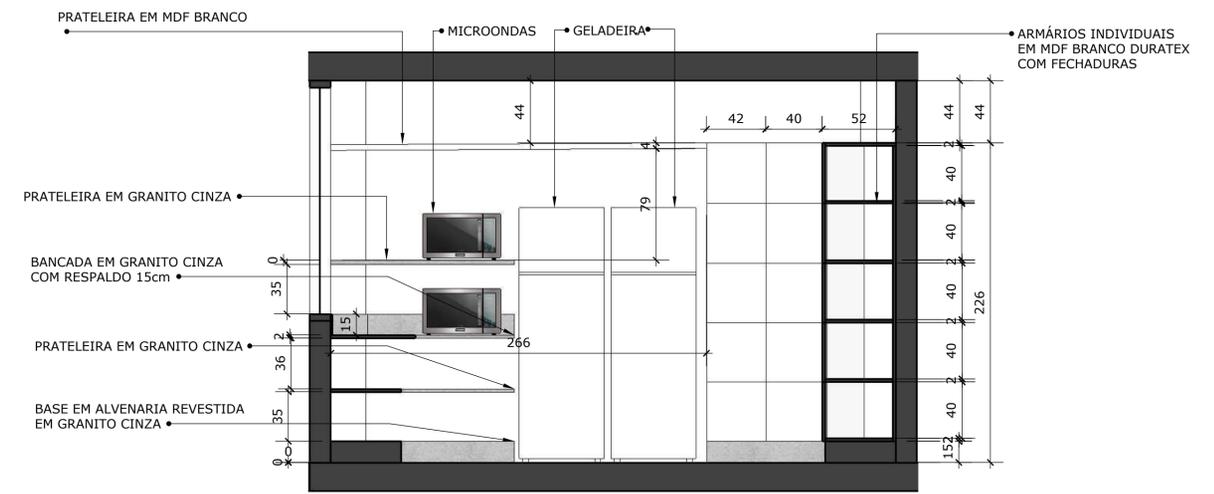

VISTA 1

ESCALA .....1:25

VIVIANE TELES  
CAU A11294-1  
ARQUITETA


arquitetura e interiores

PROJETO: INSTITUTO METRÓPOLE DIGITAL  
REFERÊNCIA: DETALHAMENTO REFEITÓRIO E SALAS ESPECIAIS  
PROPRIETÁRIO: UFRN  
LOCAL: Campus Universitário Central da UFRN - Av. Cap. Mor Gouveia, S/N - Lagoa Nova, Natal -  
ESCALA: INDICADAS DATA: MAIO/2024  
DESENHO: STEPHANIE MACEDO

PRANCHA:

01/11



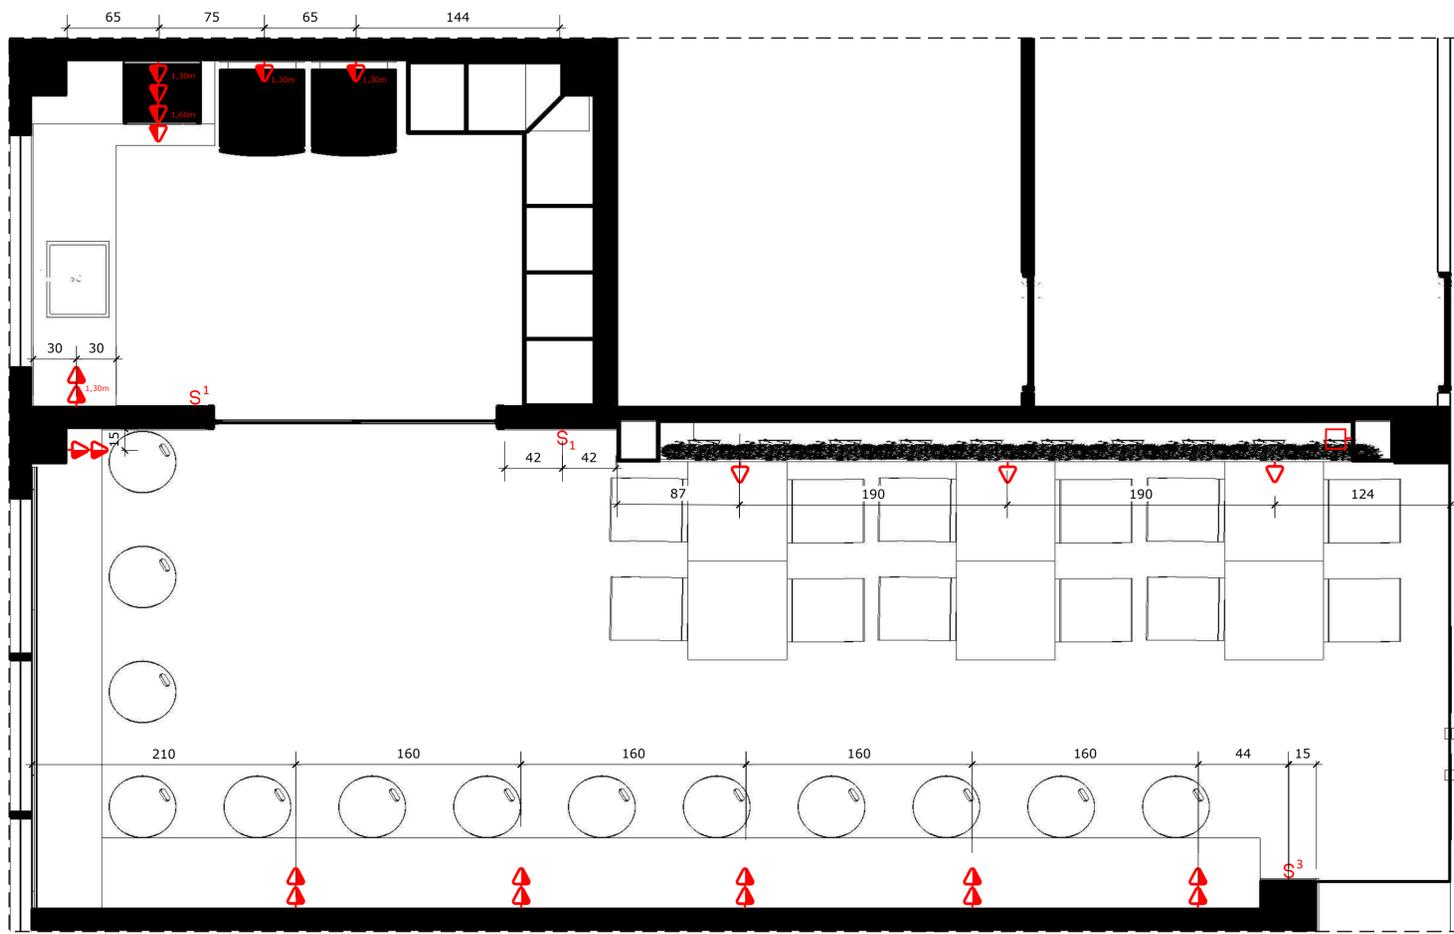


**PLANTA ELÉTRICA - REFEITÓRIO**

ESCALA .....1:25

LEGENDA - ELÉTRICA		
*OBS: SEGUIR ALTURA ESPECIFICADA NA PLANTA, E CASO NÃO EXISTA: ADOTAR O PADRÃO EXISTENTE, OU O DA LEGENDA;		
SÍMBOLO	ALTURA	TIPO
S	1,10m	INTERRUPTOR SIMPLES (ATÉ 3 SESSÕES)
Sw	1,10m	INTERRUPTOR THREE-WAY
▽	0,40m	TOMADA SIMPLES - BAIXA
▽	1,10m	TOMADA SIMPLES - MÉDIA
▽	2,25m	TOMADA SIMPLES - ALTA
▽▽	0,40m	TOMADA DUPLA - BAIXA
▽▽	1,10m	TOMADA DUPLA - MÉDIA
□	1,10m	PONTO PARA ILUMINAÇÃO DE MOBILIÁRIO

**OBSERVAÇÕES**


- Este projeto de pontos elétricos não contempla dispositivos em automação. É de extrema importância o projeto específico de automação de cortinas, flaps, projetores, som, iluminação e climatização.
- Alguns pontos especificados no desenho poderão sofrer alterações de acordo com a marcenaria.
- Para os interruptores é necessário verificar o projeto de circuitos para iluminação, bem como a proposta de automação.
- Ambientes sem especificação de pontos deverão ser mantidos conforme a sugestão da construtora

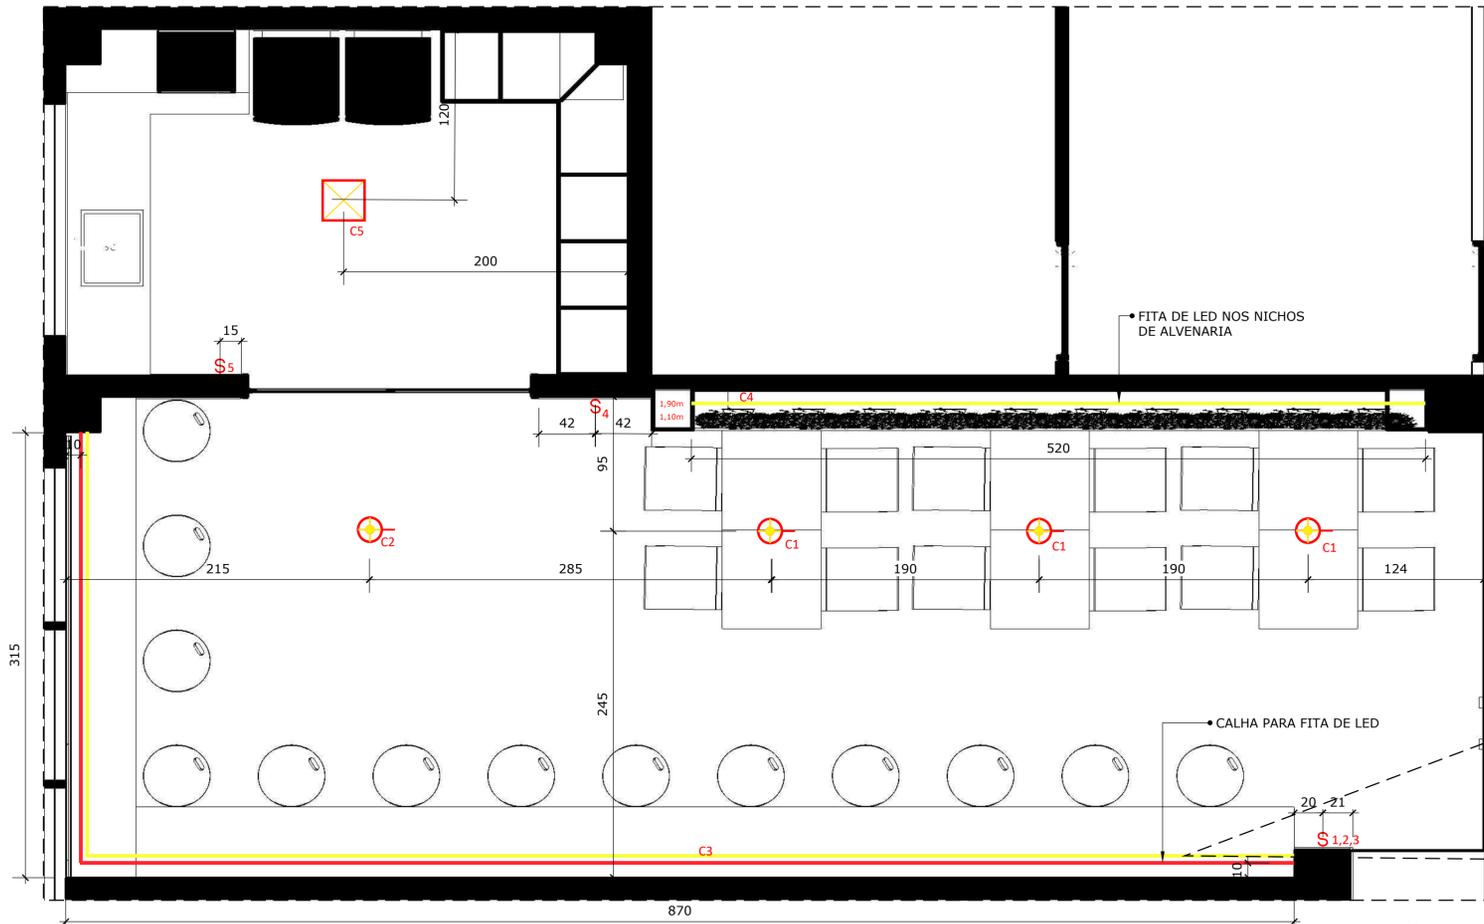

**PLANTA LUMINOTÉCNICA - REFEITÓRIO**

ESCALA .....1:25

LEGENDA LUMINOTÉCNICA	
SÍMBOLO	DESCRIÇÃO
S	INTERRUPTOR ATÉ 3 SEÇÕES H = 1,10m
▭	CALHA PARA FITA DE LED
—	FITA DE LED
⊙	SPORT EMBUTIR DIRECIONÁVEL COM FOCO PARA O CHÃO H: 2,70m
⊠	LUMINÁRIA DE EMBUTIR BRANCA

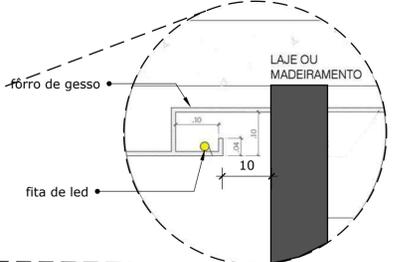

**DETALHE 3**

CALHA NO FÓRRO PARA ILUMINAÇÃO DE LED

ESCALA .....1:25


**VIVIANE TELES**  
CAU A11294-1  
ARQUITETA

**arquitectura e interiores**

PROJETO: INSTITUTO METRÓPOLE DIGITAL  
REFERÊNCIA: DETALHAMENTO REFEITÓRIO E SALAS ESPECIAIS  
PROPRIETÁRIO: UFRN  
LOCAL: Campus Universitário Central da UFRN - Av. Cap. Mor. Gouveia, S/N - Lagoa Nova, Natal -  
ESCALA: INDICADAS DATA: MAIO/2024  
DESENHO: STEPHANIE MACEDO


PRANCHA:  
**03/11**



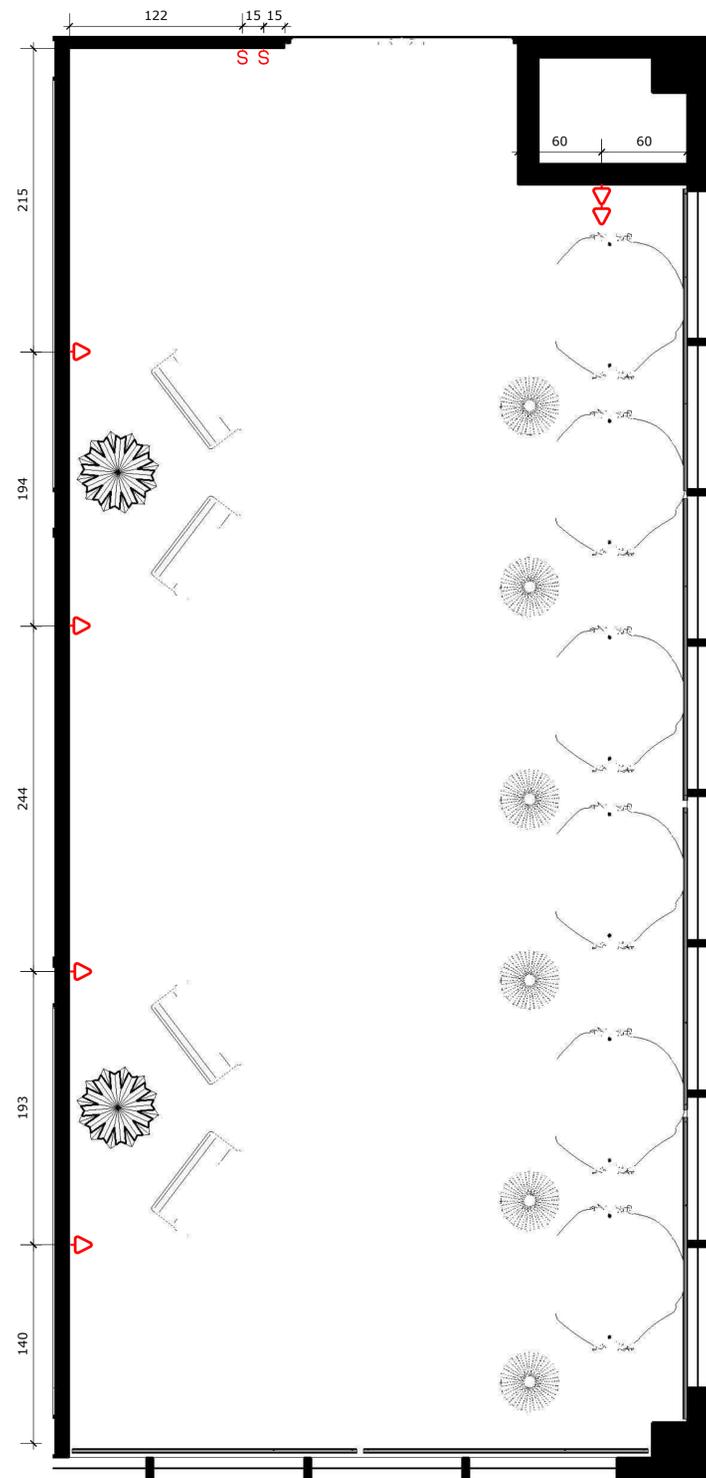

**PLANTA ELÉTRICA- SALA DE DESCANSO**

ESCALA:.....1/25

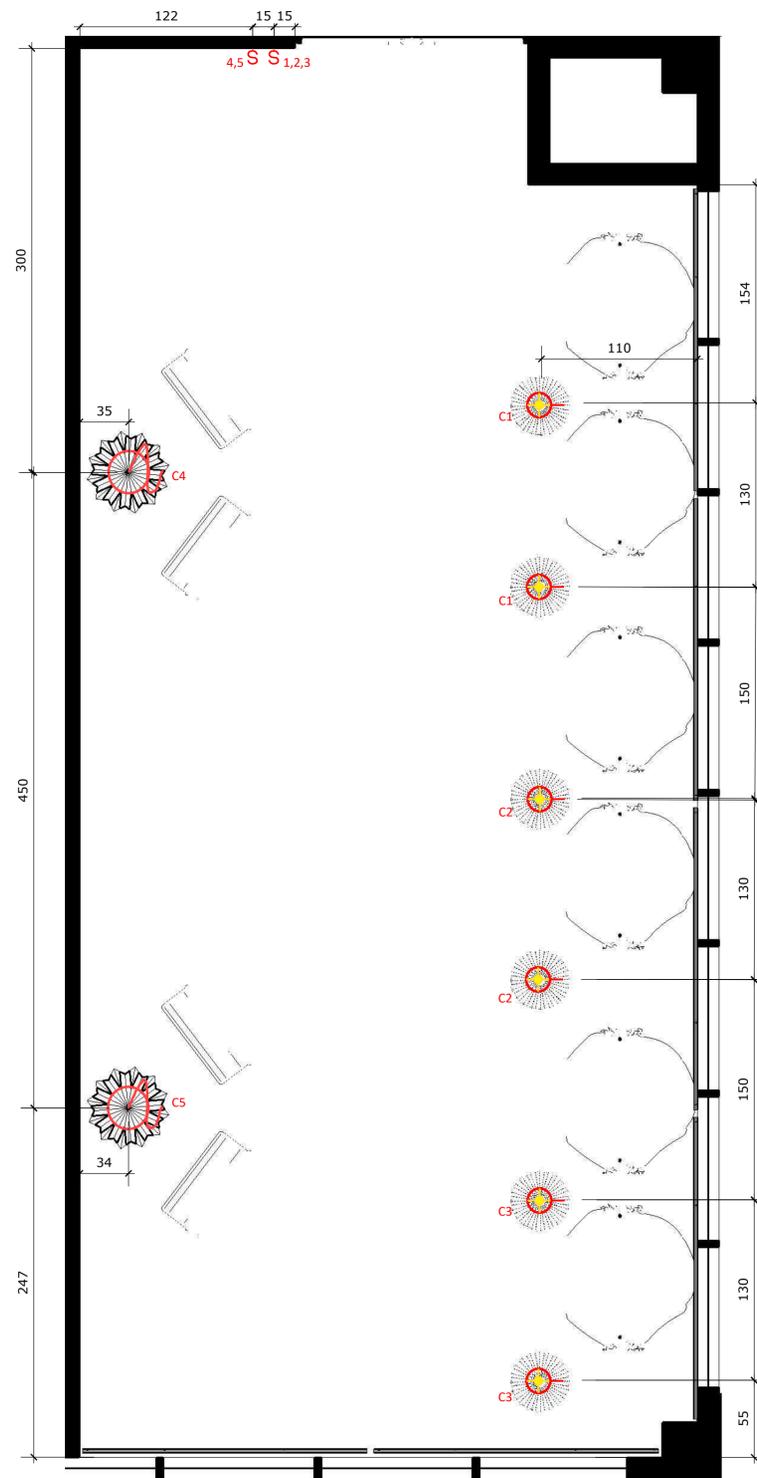

**PLANTA LUMINOTÉCNICA- SALA DE DESCANSO**

ESCALA:.....1/25


LEGENDA - ELÉTRICA		
*OBS: SEGUIR ALTURA ESPECIFICADA NA PLANTA, E CASO NÃO EXISTA: ADOTAR O PADRÃO EXISTENTE, OU O DA LEGENDA;		
SÍMBOLO	ALTURA	TIPO
S	1,10m	INTERRUPTOR SIMPLES (ATÉ 3 SESSÕES)
S <sub>w</sub>	1,10m	INTERRUPTOR THREE-WAY
▽	0,50m	TOMADA SIMPLES - BAIXA
▽	1,10m	TOMADA SIMPLES - MÉDIA
▽	2,25m	TOMADA SIMPLES - ALTA
▽	0,40m	TOMADA DUPLA - BAIXA
▽	1,10m	TOMADA DUPLA - MÉDIA
□	1,10m	PONTO PARA ILUMINAÇÃO DE MOBILIÁRIO

**OBSERVAÇÕES**

- Este projeto de pontos elétricos não contempla dispositivos em automação. É de extrema importância o projeto específico de automação de cortinas, flaps, projetores, som, iluminação e climatização.
- Alguns pontos especificados no desenho poderão sofrer alterações de acordo com a marcenaria.
- Para os interruptores é necessário verificar o projeto de circuitos para iluminação, bem como a proposta de automação.
- Ambientes sem especificação de pontos deverão ser mantidos conforme a sugestão da construtora

LEGENDA LUMINOTÉCNICA	
SÍMBOLO	DESCRIÇÃO
S	INTERRUPTOR ATÉ 3 SEÇÕES H = 1,10m
⊕	SPORT DE EMBUTIR DIRECIONÁVEL DICRÓICA COM FOCO PARA O CHÃO H: 2,70m/3000k
⊙	PENDENTE LUZ AMARELA

<b>VIVIANE TELES</b> <small>CAU A11294-1</small> ARQUITETA	
<b>arquitetura e interiores</b>	
<small>PROJETO: INSTITUTO METRÓPOLE DIGITAL REFERÊNCIA: DETALHAMENTO REFETÓRIO E SALAS ESPECIAIS PROPRIETÁRIO: UFRN LOCAL: Campus Universitário Central da UFRN - Av. Cap. Mor Gouveia, S/N - Lagoa Nova, Natal - ESCALA: INDICADAS DESENHO: STEPHANIE MACEDO</small>	
PRANCHA:	<b>05/11</b>

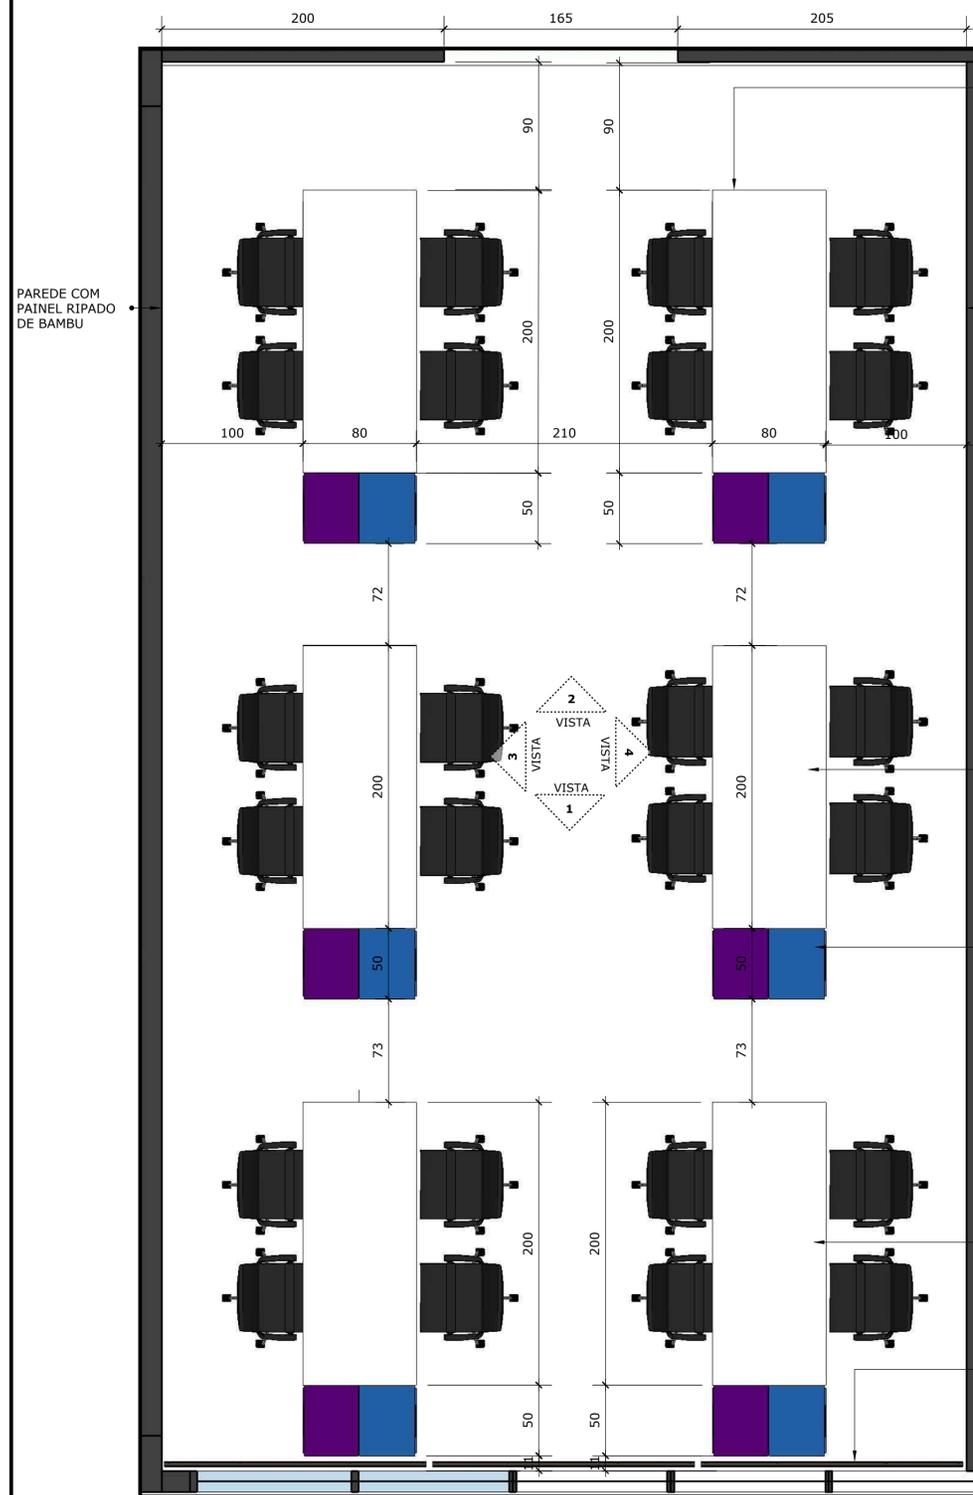

**PLANTA DE LAYOUT- COWORKING**

ESCALA:..... 1/25

MESAS E CADEIRAS EXISTENTES

MESAS E CADEIRAS EXISTENTES P/ COWORK

CORTINA VENEZIANA

ARMÁRIO DE CHÃO A SER COMPRADO OU EXECUTADO EM MDF PINTADO NA COR AZUL ÍNDIGO OU ROXO Suntuoso (coral)

PAREDE PINTADA NA COR ROXO Suntuoso (CORAL)

PAREDE P/ TRABALHO DE COMUNIC. VISUAL

270

**VISTA 1**

ESCALA ..... 1:25

**VISTA 2**

ESCALA ..... 1:25

MESAS E CADEIRAS EXISTENTES

ARMÁRIO DE CHÃO A SER COMPRADO OU EXECUTADO EM MDF PINTADO NA COR AZUL ÍNDIGO OU ROXO Suntuoso

MESAS E CADEIRAS EXISTENTES

CORTINA VENEZIANA

MESAS E CADEIRAS EXISTENTES P/ COWORK

MESAS E CADEIRAS EXISTENTES P/ COWORK

ARMÁRIO DE CHÃO A SER COMPRADO OU EXECUTADO EM MDF PINTADO NA COR AZUL ÍNDIGO OU ROXO Suntuoso

MESAS E CADEIRAS EXISTENTES P/ COWORK

PAINEL RIPADO DE BAMBÚ

270

**VISTA 3**

ESCALA ..... 1:25

MESAS E CADEIRAS EXISTENTES

ARMÁRIO DE CHÃO A SER COMPRADO OU EXECUTADO EM MDF PINTADO NA COR AZUL ÍNDIGO OU ROXO Suntuoso


PAREDE A SER TRABALHADA PELA COMUNICAÇÃO VISUAL

75

**VISTA 4**

ESCALA ..... 1:25

ARMÁRIO DE CHÃO A SER COMPRADO OU EXECUTADO EM MDF PINTADO NA COR AZUL ÍNDIGO OU ROXO Suntuoso

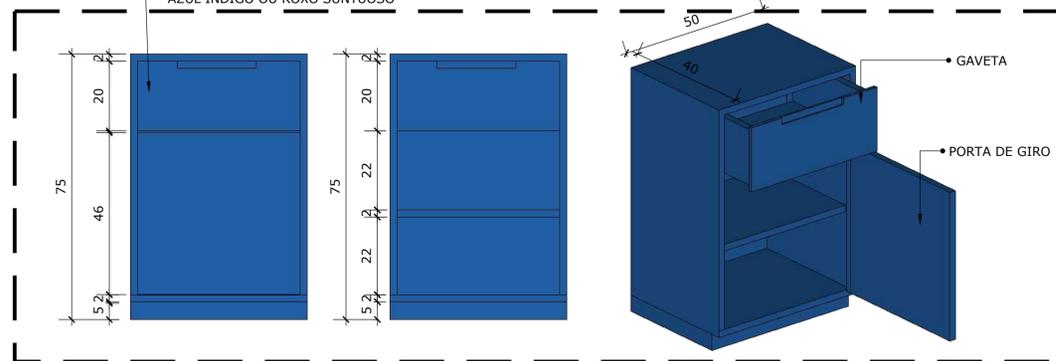

**DETALHE MÓVEL**

ESCALA ..... 1:10

OBS.: Sugestão de detalhe e divisão do móvel. Pode ser comprado em modelo similar a critério do cliente


**VIVIANE TELES**  
CAU A11294-1  
ARQUITETA

**arquitectura e interiores**

PROJETO: INSTITUTO METRÓPOLE DIGITAL  
REFERÊNCIA: DETALHAMENTO REFEITÓRIO E SALAS ESPECIAIS  
PROPRIETÁRIO: UFRN  
LOCAL: Campus Universitário Central da UFRN - Av. Cap. Mor. Gouveia, S/N - Lagoa Nova, Natal -  
ESCALA: INDICADAS  
DESENHO: STEPHANIE MACEDO  
DATA: MAIO/2024


PRANCHA:

06/11

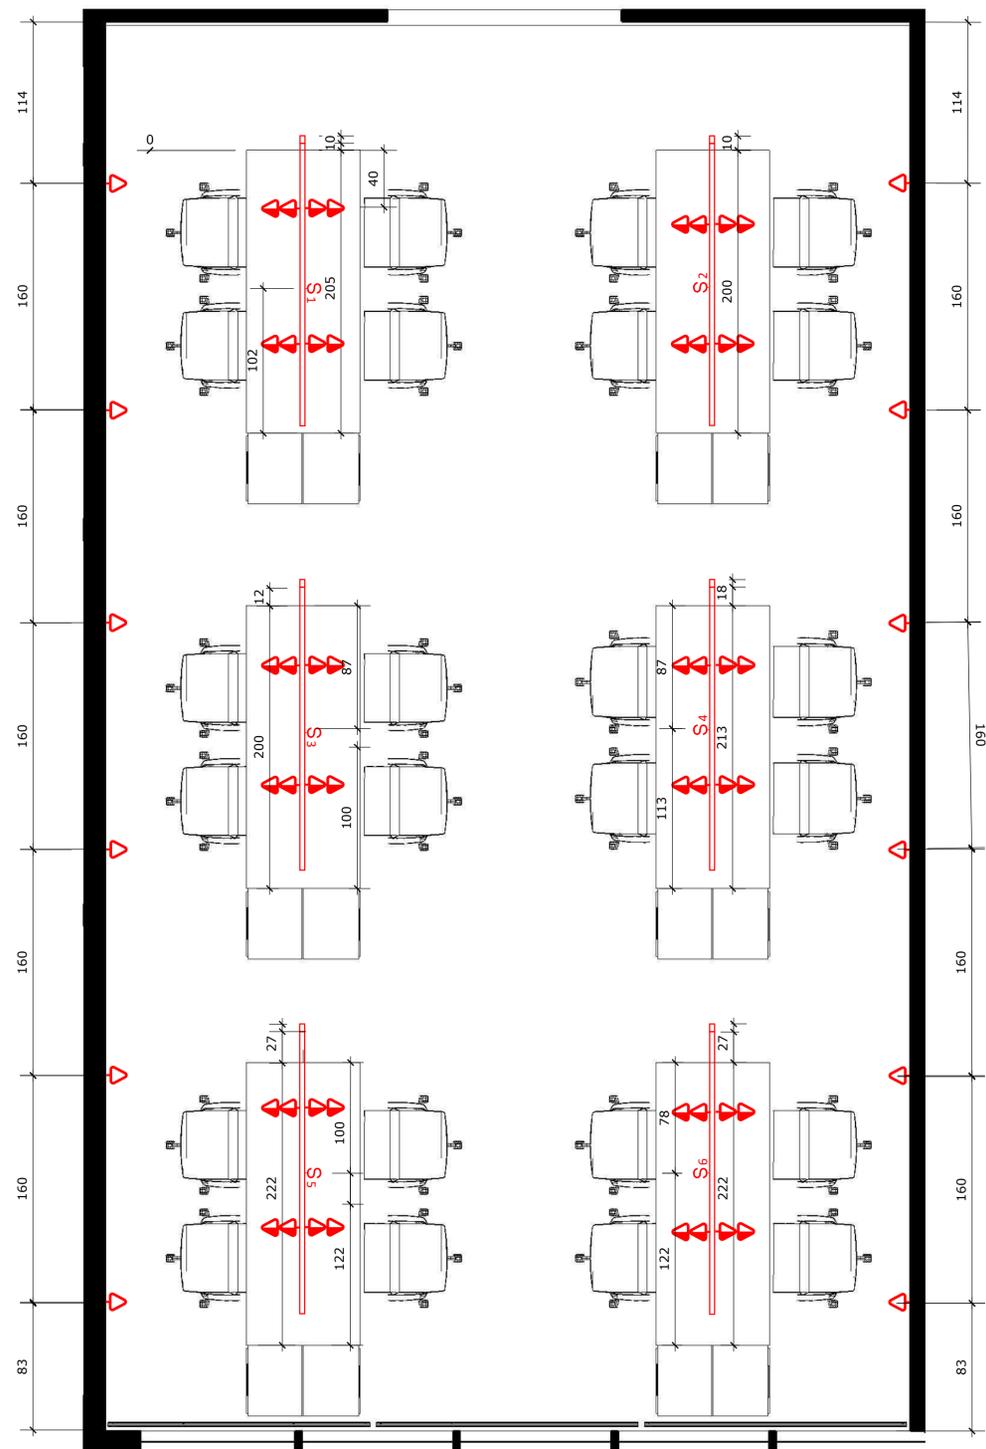

PLANTA ELÉTRICA- COWORKING

ESCALA:.....1/25

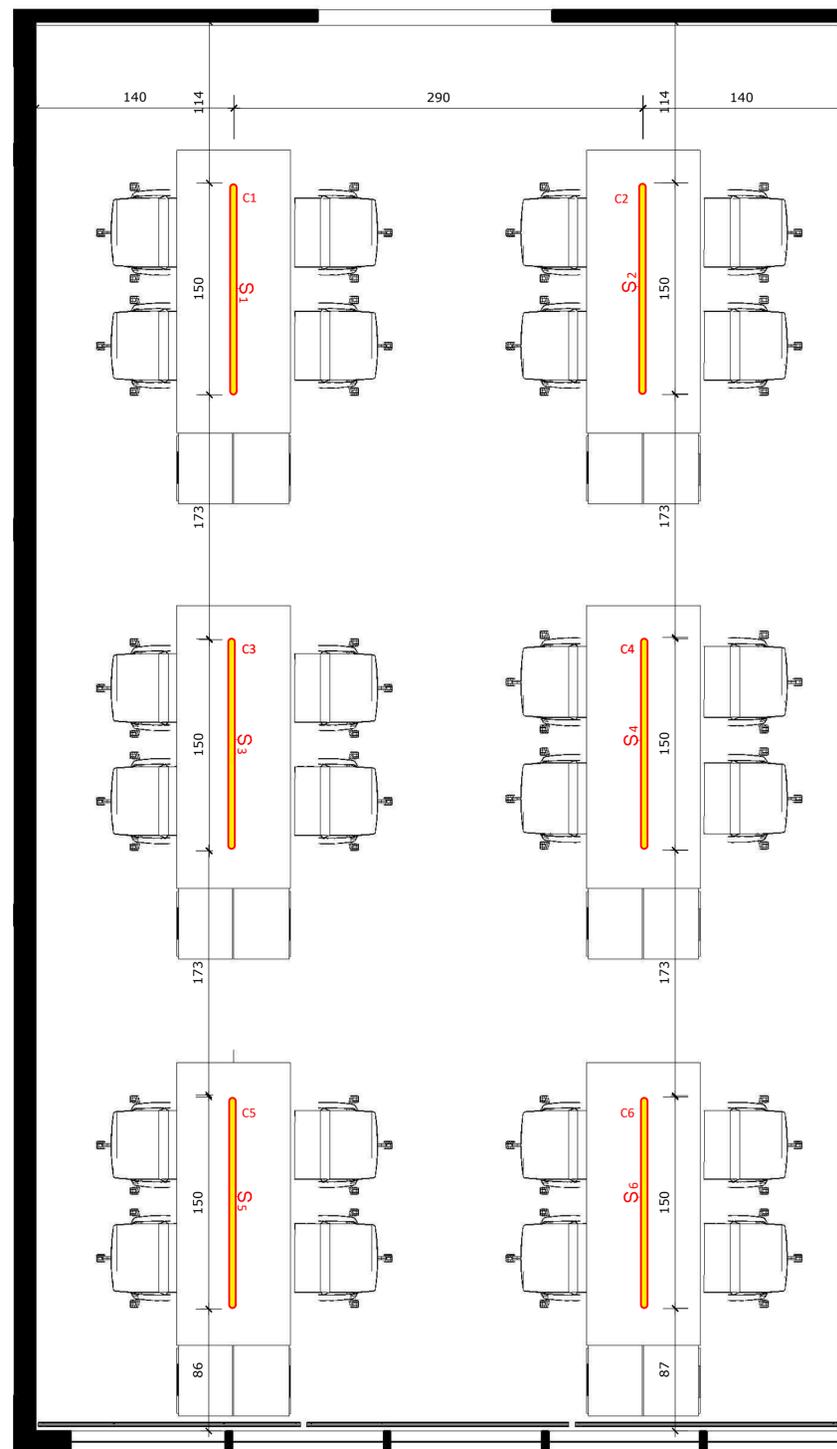

PLANTA LUMINOTÉCNICA- COWORKING

ESCALA:.....1/25

LEGENDA - ELÉTRICA		
*OBS: SEGUIR ALTURA ESPECIFICADA NA PLANTA, E CASO NÃO EXISTA: ADOTAR O PADRÃO EXISTENTE, OU O DA LEGENDA;		
SÍMBOLO	ALTURA	TIPO
S	1,10m	INTERRUPTOR SIMPLES (ATÉ 3 SESSÕES)
Sw	1,10m	INTERRUPTOR THREE-WAY
▽	0,50m	TOMADA SIMPLES - BAIXA
▽	1,10m	TOMADA SIMPLES - MÉDIA
▽	2,25m	TOMADA SIMPLES - ALTA
▽	0,40m	TOMADA DUPLA - BAIXA
▽	1,10m	TOMADA DUPLA - MÉDIA
□	1,10m	PONTO PARA ILUMINAÇÃO DE MOBILIÁRIO

**OBSERVAÇÕES**  
 -Este projeto de pontos elétricos não contempla dispositivos em automação. É de extrema importância o projeto específico de automação de cortinas, flaps, projetores, som, iluminação e climatização.  
 - Alguns pontos especificados no desenho poderão sofrer alterações de acordo com a marcenaria.  
 - Para os interruptores é necessário verificar o projeto de circuitos para iluminação, bem como a proposta de automação.  
 - Ambientes sem especificação de pontos deverão ser mantidos conforme a sugestão da construtora

LEGENDA LUMINOTÉCNICA	
SÍMBOLO	DESCRIÇÃO
—	LUMINÁRIA PENDENTE DE LED PRETA, H=1,55m

**VIVIANE TELES**  
CAU A11294-1  
 ARQUITETA

**arquitetura e interiores**

PROJETO: INSTITUTO METRÓPOLE DIGITAL  
 REFERÊNCIA: DETALHAMENTO REFETÓRIO E SALAS ESPECIAIS  
 PROPRIETÁRIO: UFRN  
 LOCAL: Campus Universitário Central da UFRN - Av. Cap. Mor Gouveia, S/N - Lagoa Nova, Natal -  
 ESCALA: INDICADAS DATA: MAIO/2024  
 DESENHO: STEPHANIE MACEDO


PRANCHA: **07/11**





**VISTA 1**

ESCALA:.....1/25

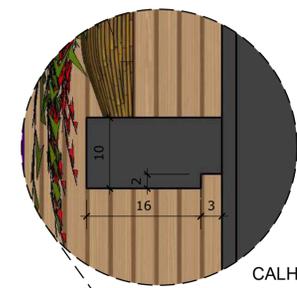


**DETALHE 1**

CALHA PARA ILUMINAÇÃO DE LED  
ESCALA:.....1:25

PAINEL RIPADO DE BAMBU COM PRATELEIRAS DE ALVENARIA COM CALHA PARA LED

FECHAMENTO EM VIDRO TEMPERADO

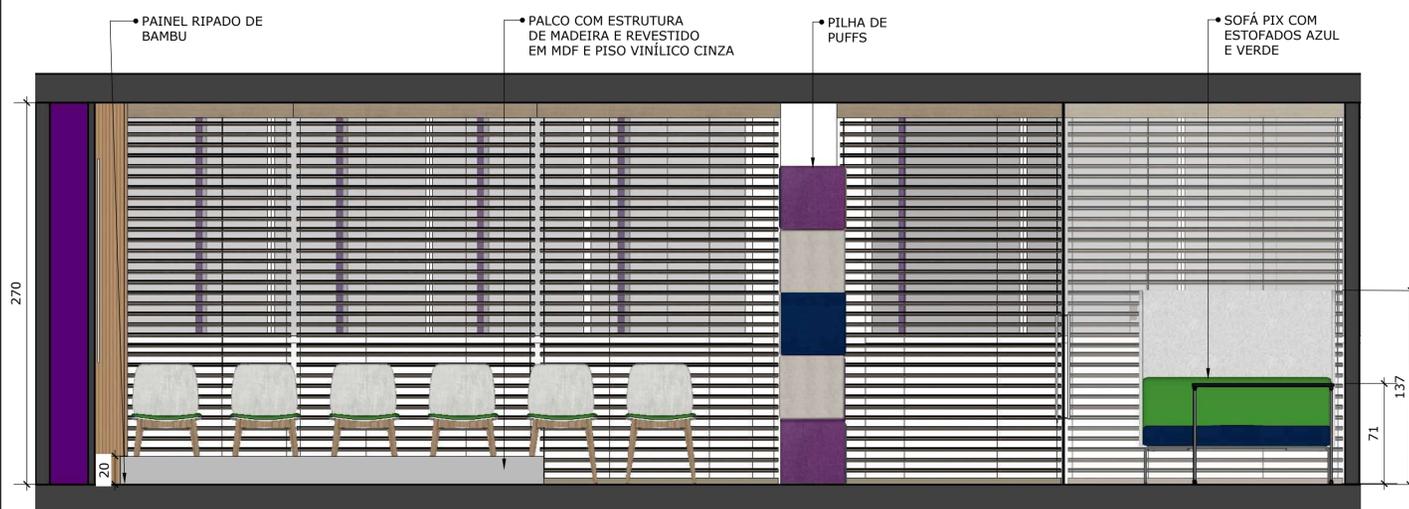


**VISTA 2**

ESCALA:.....1/25



**VISTA 3**

ESCALA:.....1/25

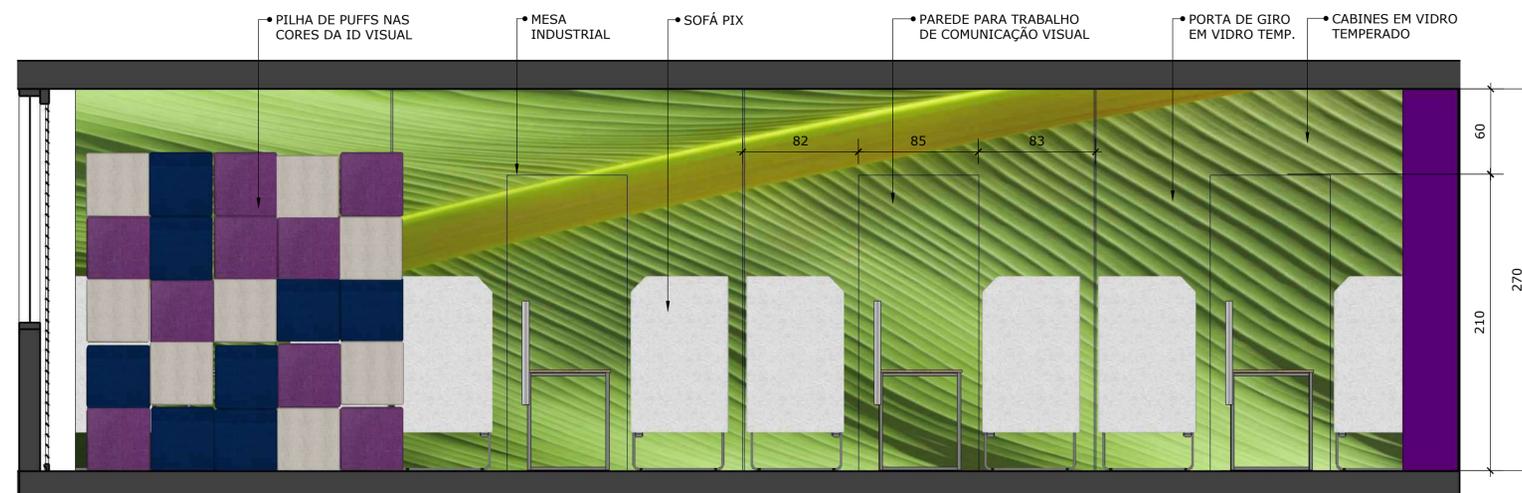

**VISTA 4**

ESCALA:.....1/25


**VIVIANE TELES**  
CAU A11294-1  
ARQUITETA

**arquitectura e interiores**

PROJETO: INSTITUTO METRÓPOLE DIGITAL  
REFERÊNCIA: DETALHAMENTO REFEITÓRIO E SALAS ESPECIAIS  
PROPRIETÁRIO: UFRN  
LOCAL: Campus Universitário Central da UFRN - Av. Cap. Mor. Gouveia, S/N - Lagoa Nova, Natal -  
ESCALA: INDICADAS DATA: MAIO/2024

PRANCHA:  
**09/11**


DESENHO: STEPHANIE MACEDO

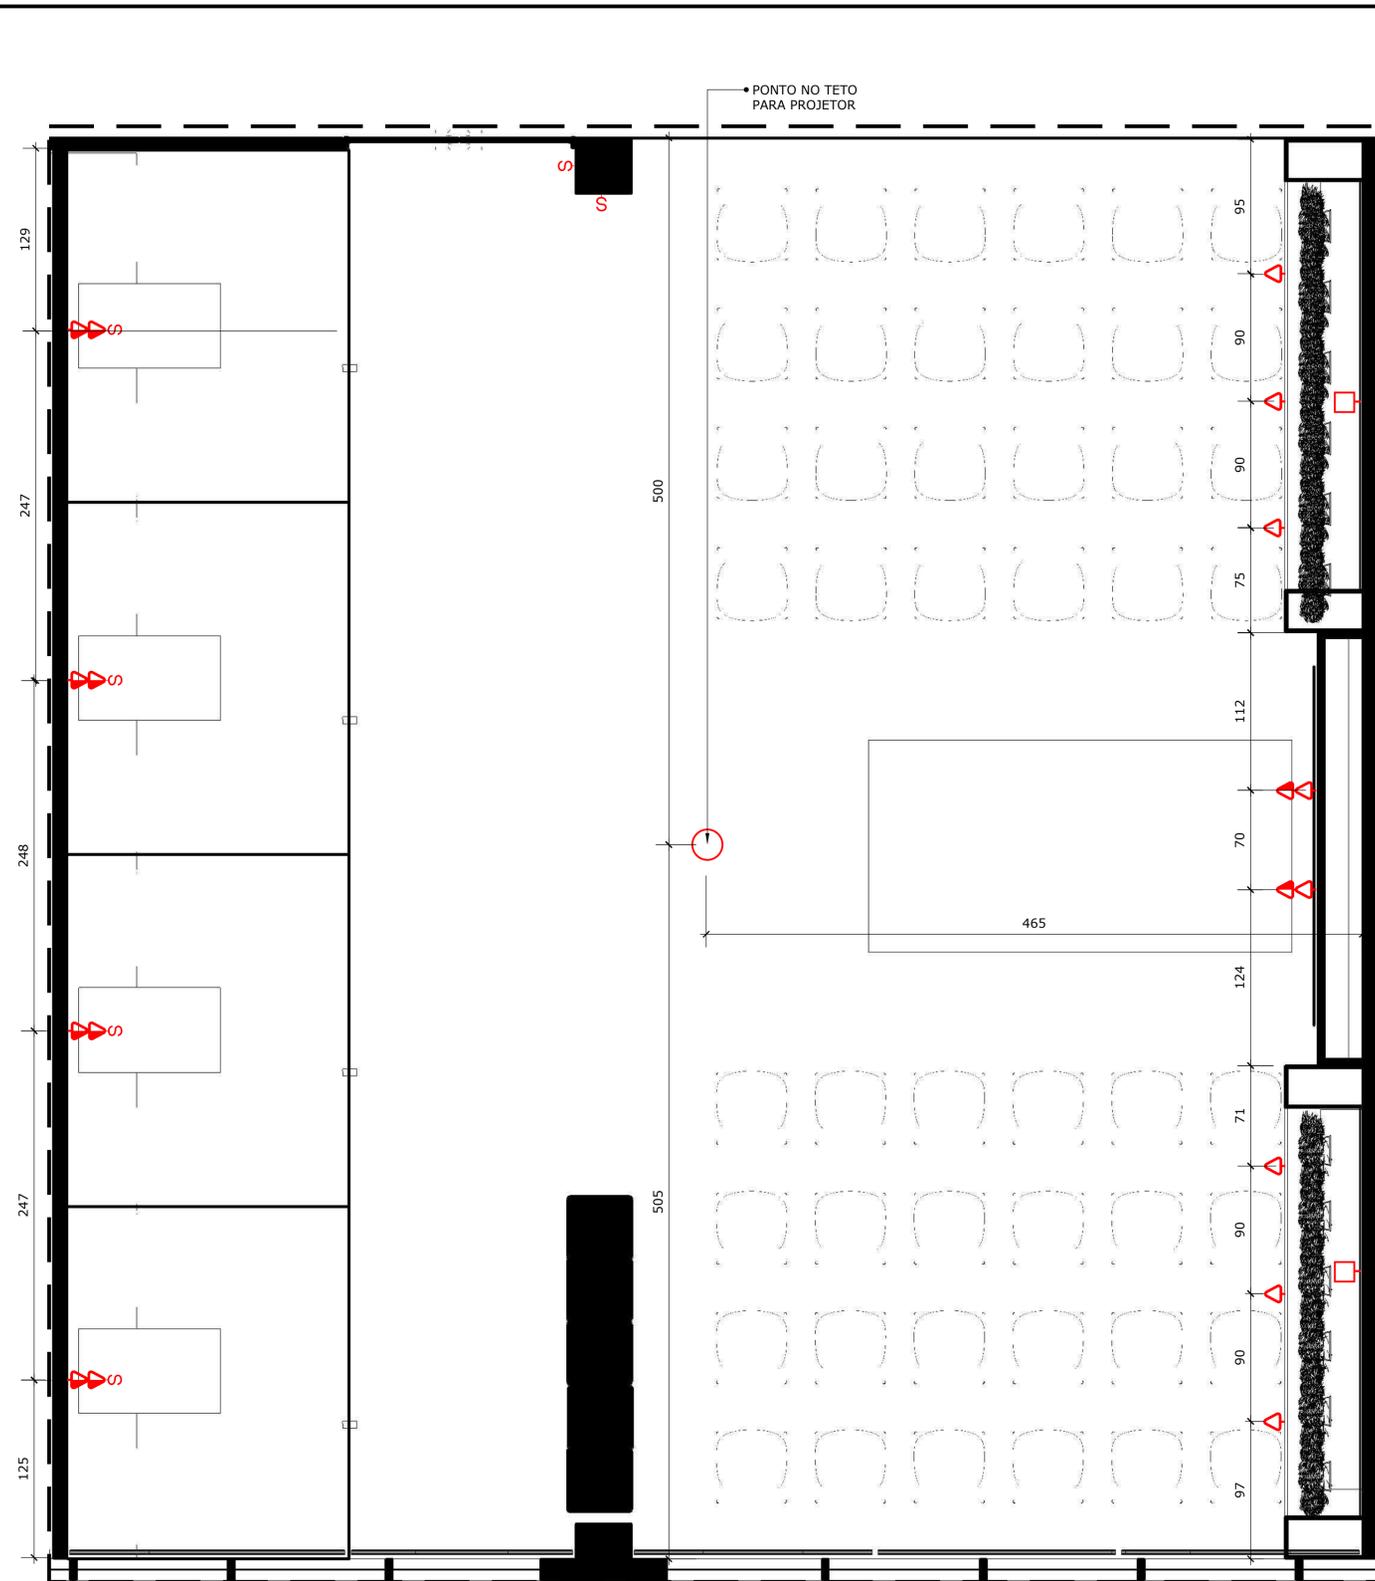

### PLANTA ELÉTRICA- AUDITÓRIO

ESCALA:.....1/25

LEGENDA - ELÉTRICA		
*OBS: SEGUIR ALTURA ESPECIFICADA NA PLANTA, E CASO NÃO EXISTA: ADOTAR O PADRÃO EXISTENTE, OU O DA LEGENDA;		
SÍMBOLO	ALTURA	TIPO
S	1,10m	INTERRUPTOR SIMPLES (ATÉ 3 SESSÕES)
S <sub>w</sub>	1,10m	INTERRUPTOR THREE-WAY
▽	0,50m	TOMADA SIMPLES - BAIXA
▽	1,10m	TOMADA SIMPLES - MÉDIA
▽	2,25m	TOMADA SIMPLES - ALTA
▽▽	0,40m	TOMADA DUPLA - BAIXA
▽▽	1,10m	TOMADA DUPLA - MÉDIA
□	1,10m	PONTO PARA ILUMINAÇÃO DE MOBILIÁRIO
○	2,70m	TOMADA NO TETO

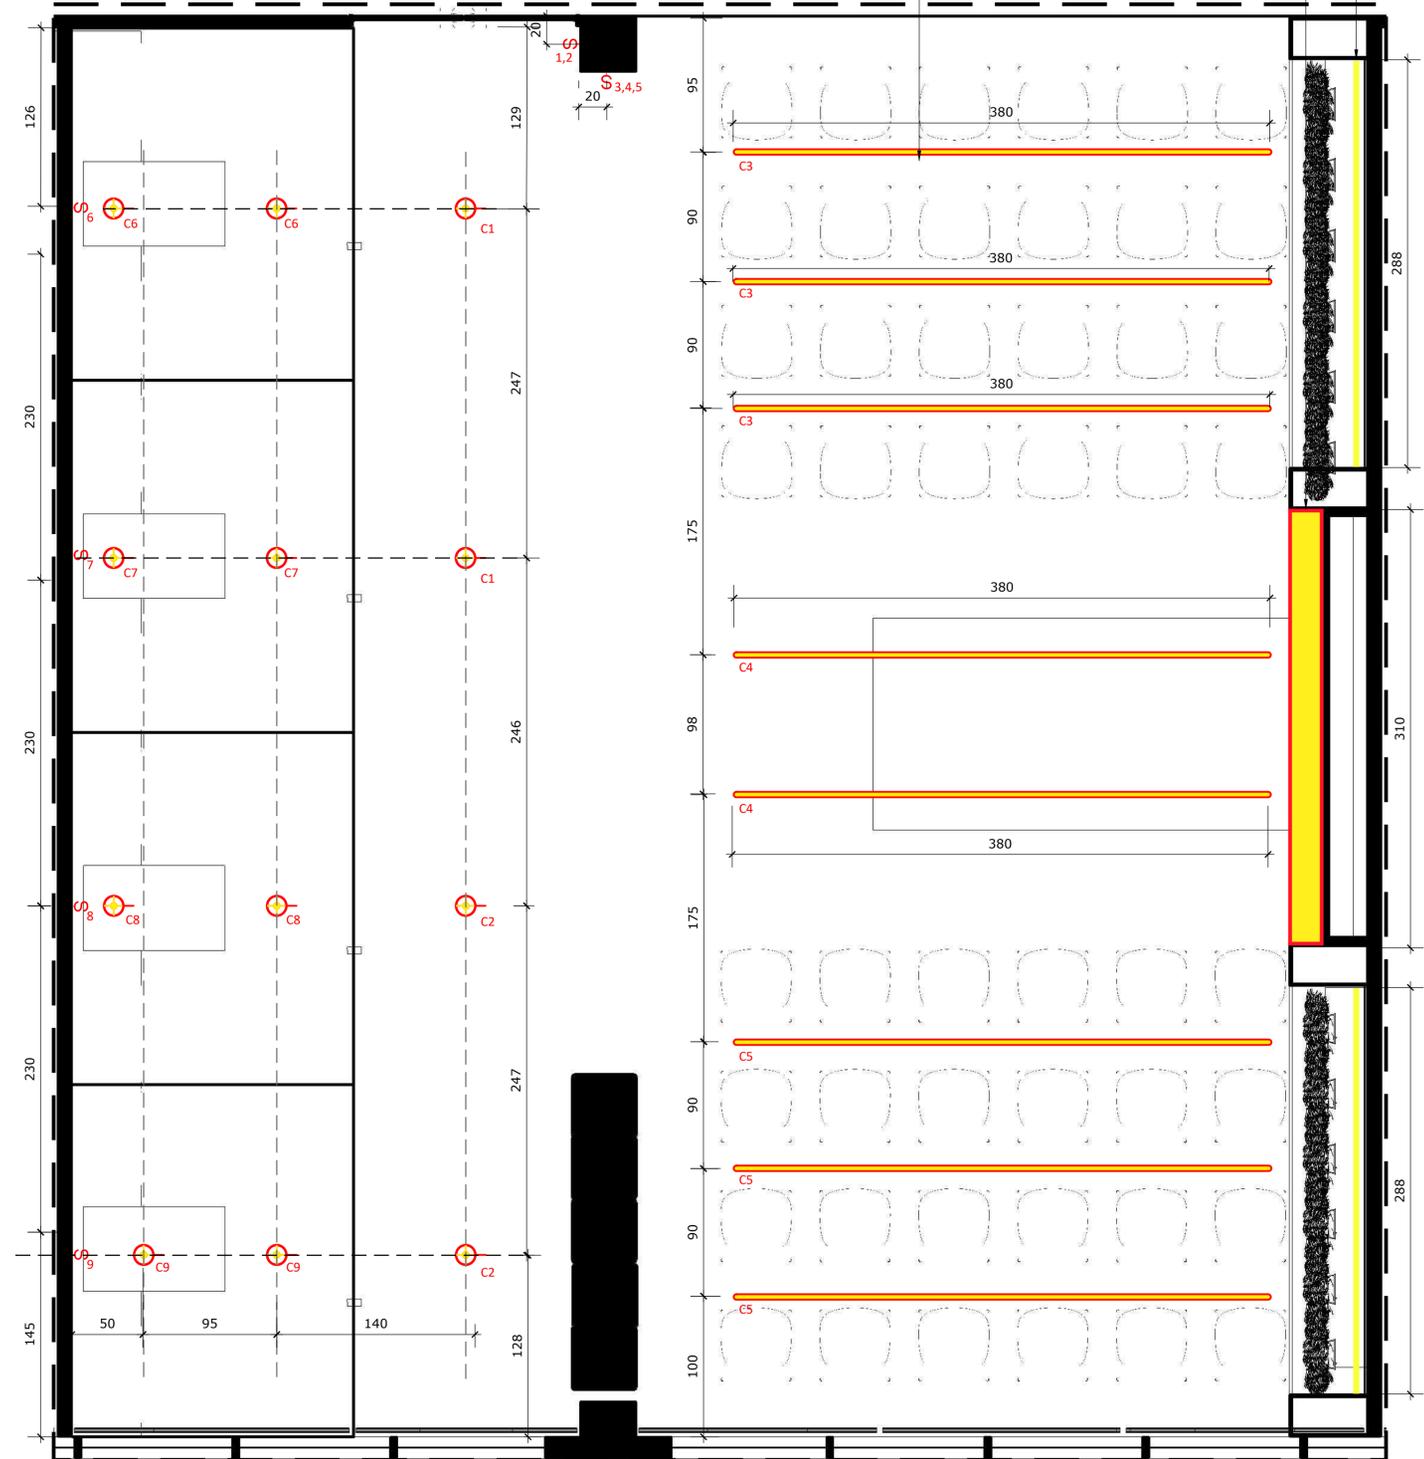

### PLANTA LUMINOTÉCNICA- AUDITÓRIO

ESCALA:.....1/25

LEGENDA LUMINOTÉCNICA	
SÍMBOLO	DESCRIÇÃO
⊕	SPORT DE EMBUTIR DIRECIONÁVEL LAMPADA AR70 COM FOCO PARA O CHÃO H: 2,70m/3000k
—	PENDENTE LUZ AMARELA
—	PERFIL DE LED

**VIVIANE TELES**  
CAU A11294-1  
ARQUITETA

**arquitectura e interiores**

PROJETO: INSTITUTO METRÓPOLE DIGITAL  
REFERÊNCIA: DETALHAMENTO REFEITÓRIO E SALAS ESPECIAIS  
PROPRIETÁRIO: UFRN  
LOCAL: Campus Universitário Central da UFRN - Av. Cap. Mor Gouveia, S/N - Lagoa Nova, Natal -  
ESCALA: INDICADAS DATA: MAIO/2024

PRANCHA:  
**10/11**





VIVIANE  
TELES  
ARQUITETOS

**VIVIANE TELES**

**arquitetura e interiores**

CAU A11294-1  
ARQUITETA

**DETALHAMENTO**  
**ÁREA DE CONVIVÊNCIA TÉRREO**

**CONTATOS:**


TELEFONE: 84 99926-4682

INSTAGRAM: @vivanetelesarquitetura




**PLANTA DE COBERTURA - ÁREA DE CONVIVENCIA TÉRREA**

ESCALA:.....1/50

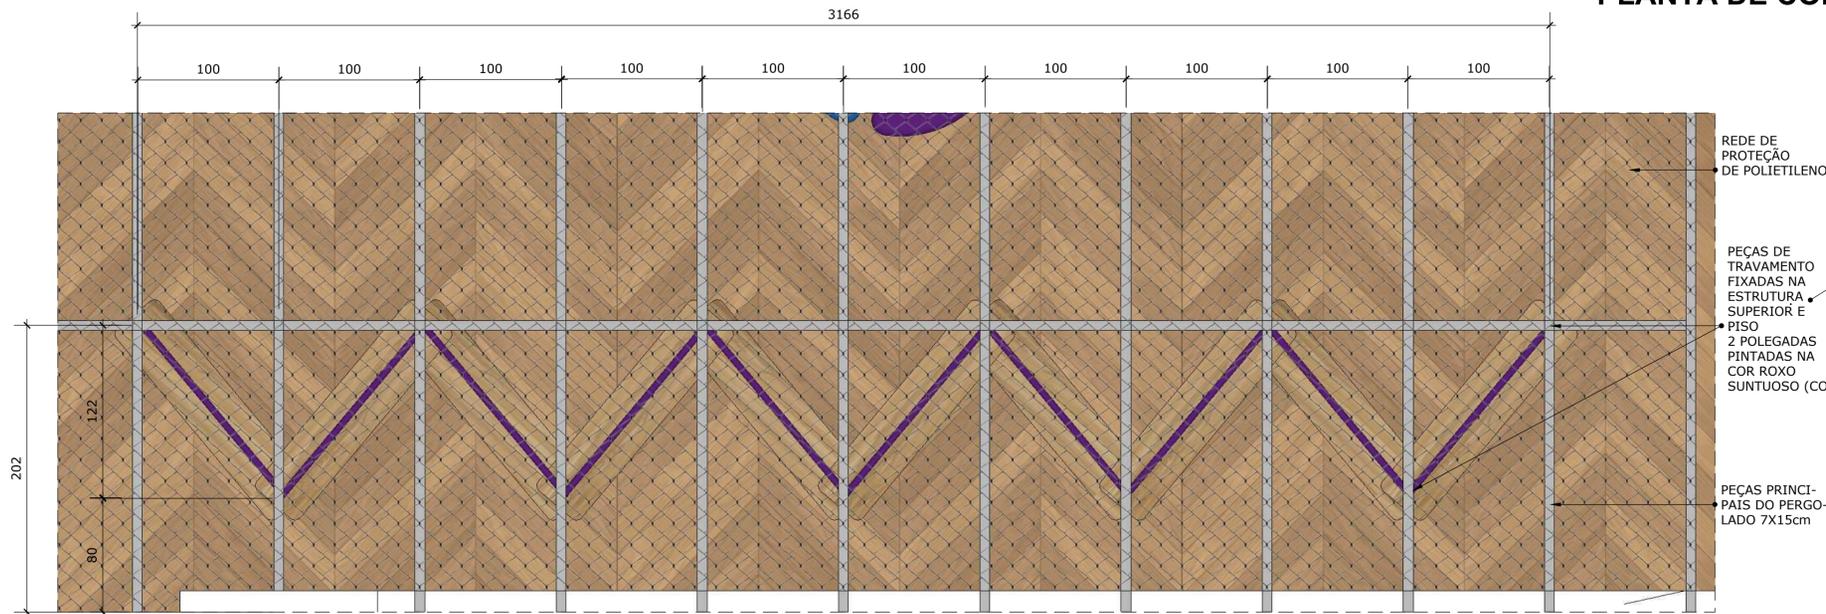

**PLANTA - ENCAIXES DA ESTRUTURA METÁLICA**

ESCALA:.....1/25

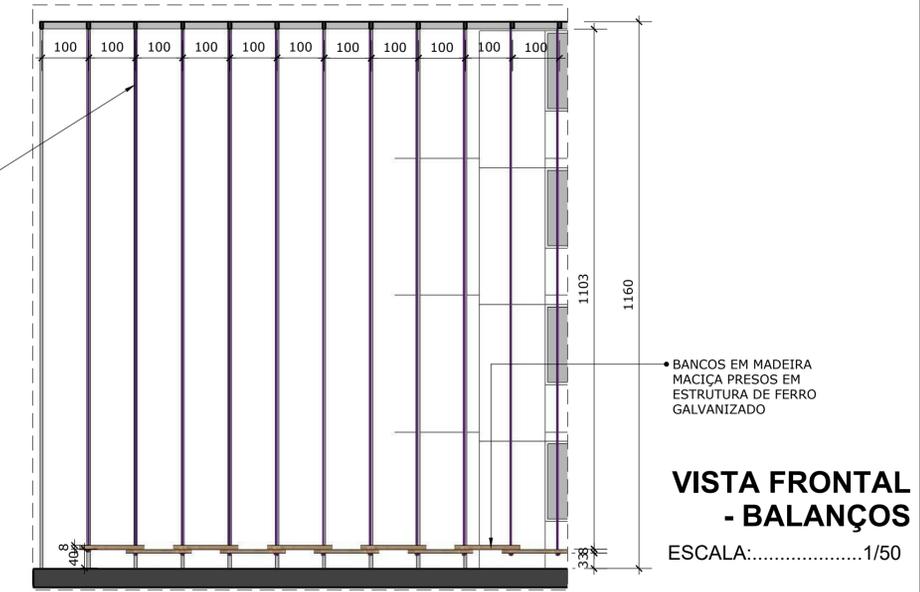


**VISTA FRONTAL - BALANÇOS**

ESCALA:.....1/50


PEÇAS DE TRAVAMENTO FIXADAS NA ESTRUTURA SUPERIOR 2 POLEGADAS PINTADAS NA COR ROXO Suntuoso (CORAL)

PEÇAS PRINCIPAIS DO PERGOLADO EM FERRO GALVANIZADO 7X15cm PINTADAS NA COR CINZA TECNOLÓGICO (CORAL) COM ACABAMENTO FOSCO

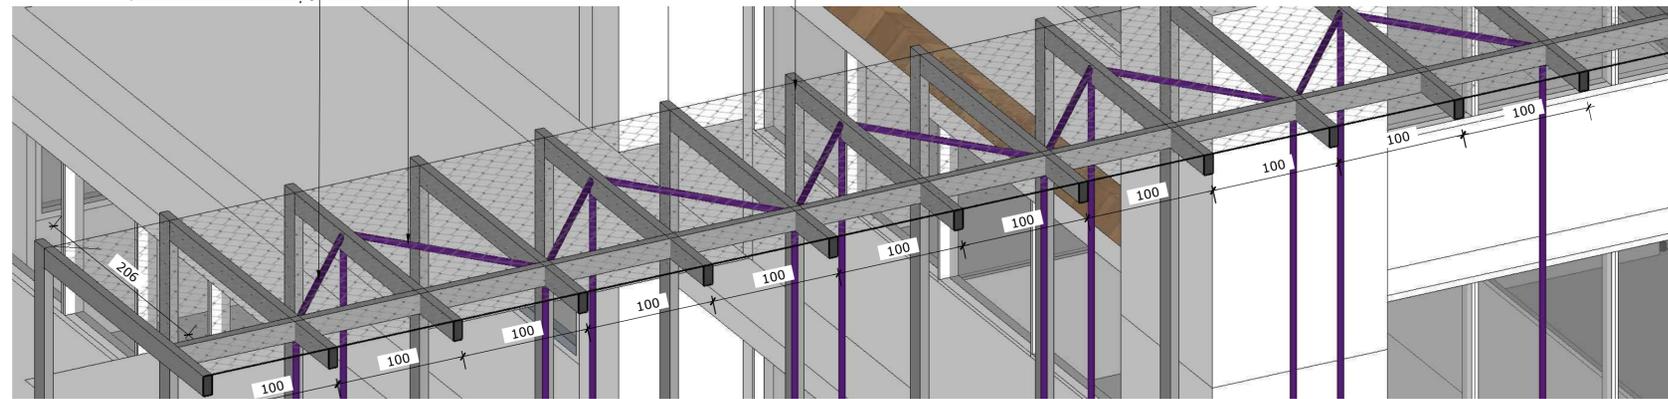

**PERSPECTIVA - ENCAIXES DA ESTRUTURA METÁLICA**

ESCALA:.....1/25

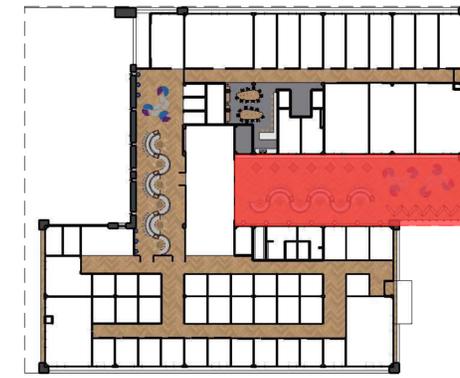

**MOCKUP**


ESCALA:.....1/500

**VIVIANE TELES**  
CAU A11294-1  
ARQUITETA

**arquitectura e interiores**


PRONCHA: 01/05

PROJETO: INSTITUTO METROPOLE DIGITAL  
REFERENCIA: PLANTA E DETALHAMENTO COBERTURA METÁLICA  
PROPRIETÁRIO: UFRN  
LOCAL: Campus Universitário Central da UFRN - Av. Cap. Mor Gouveia, S/N - Lagoa Nova, Natal -  
ESCALA: 1/25 DATA: ABRIL/2024  
DESENHO: STEPHANIE MACEDO

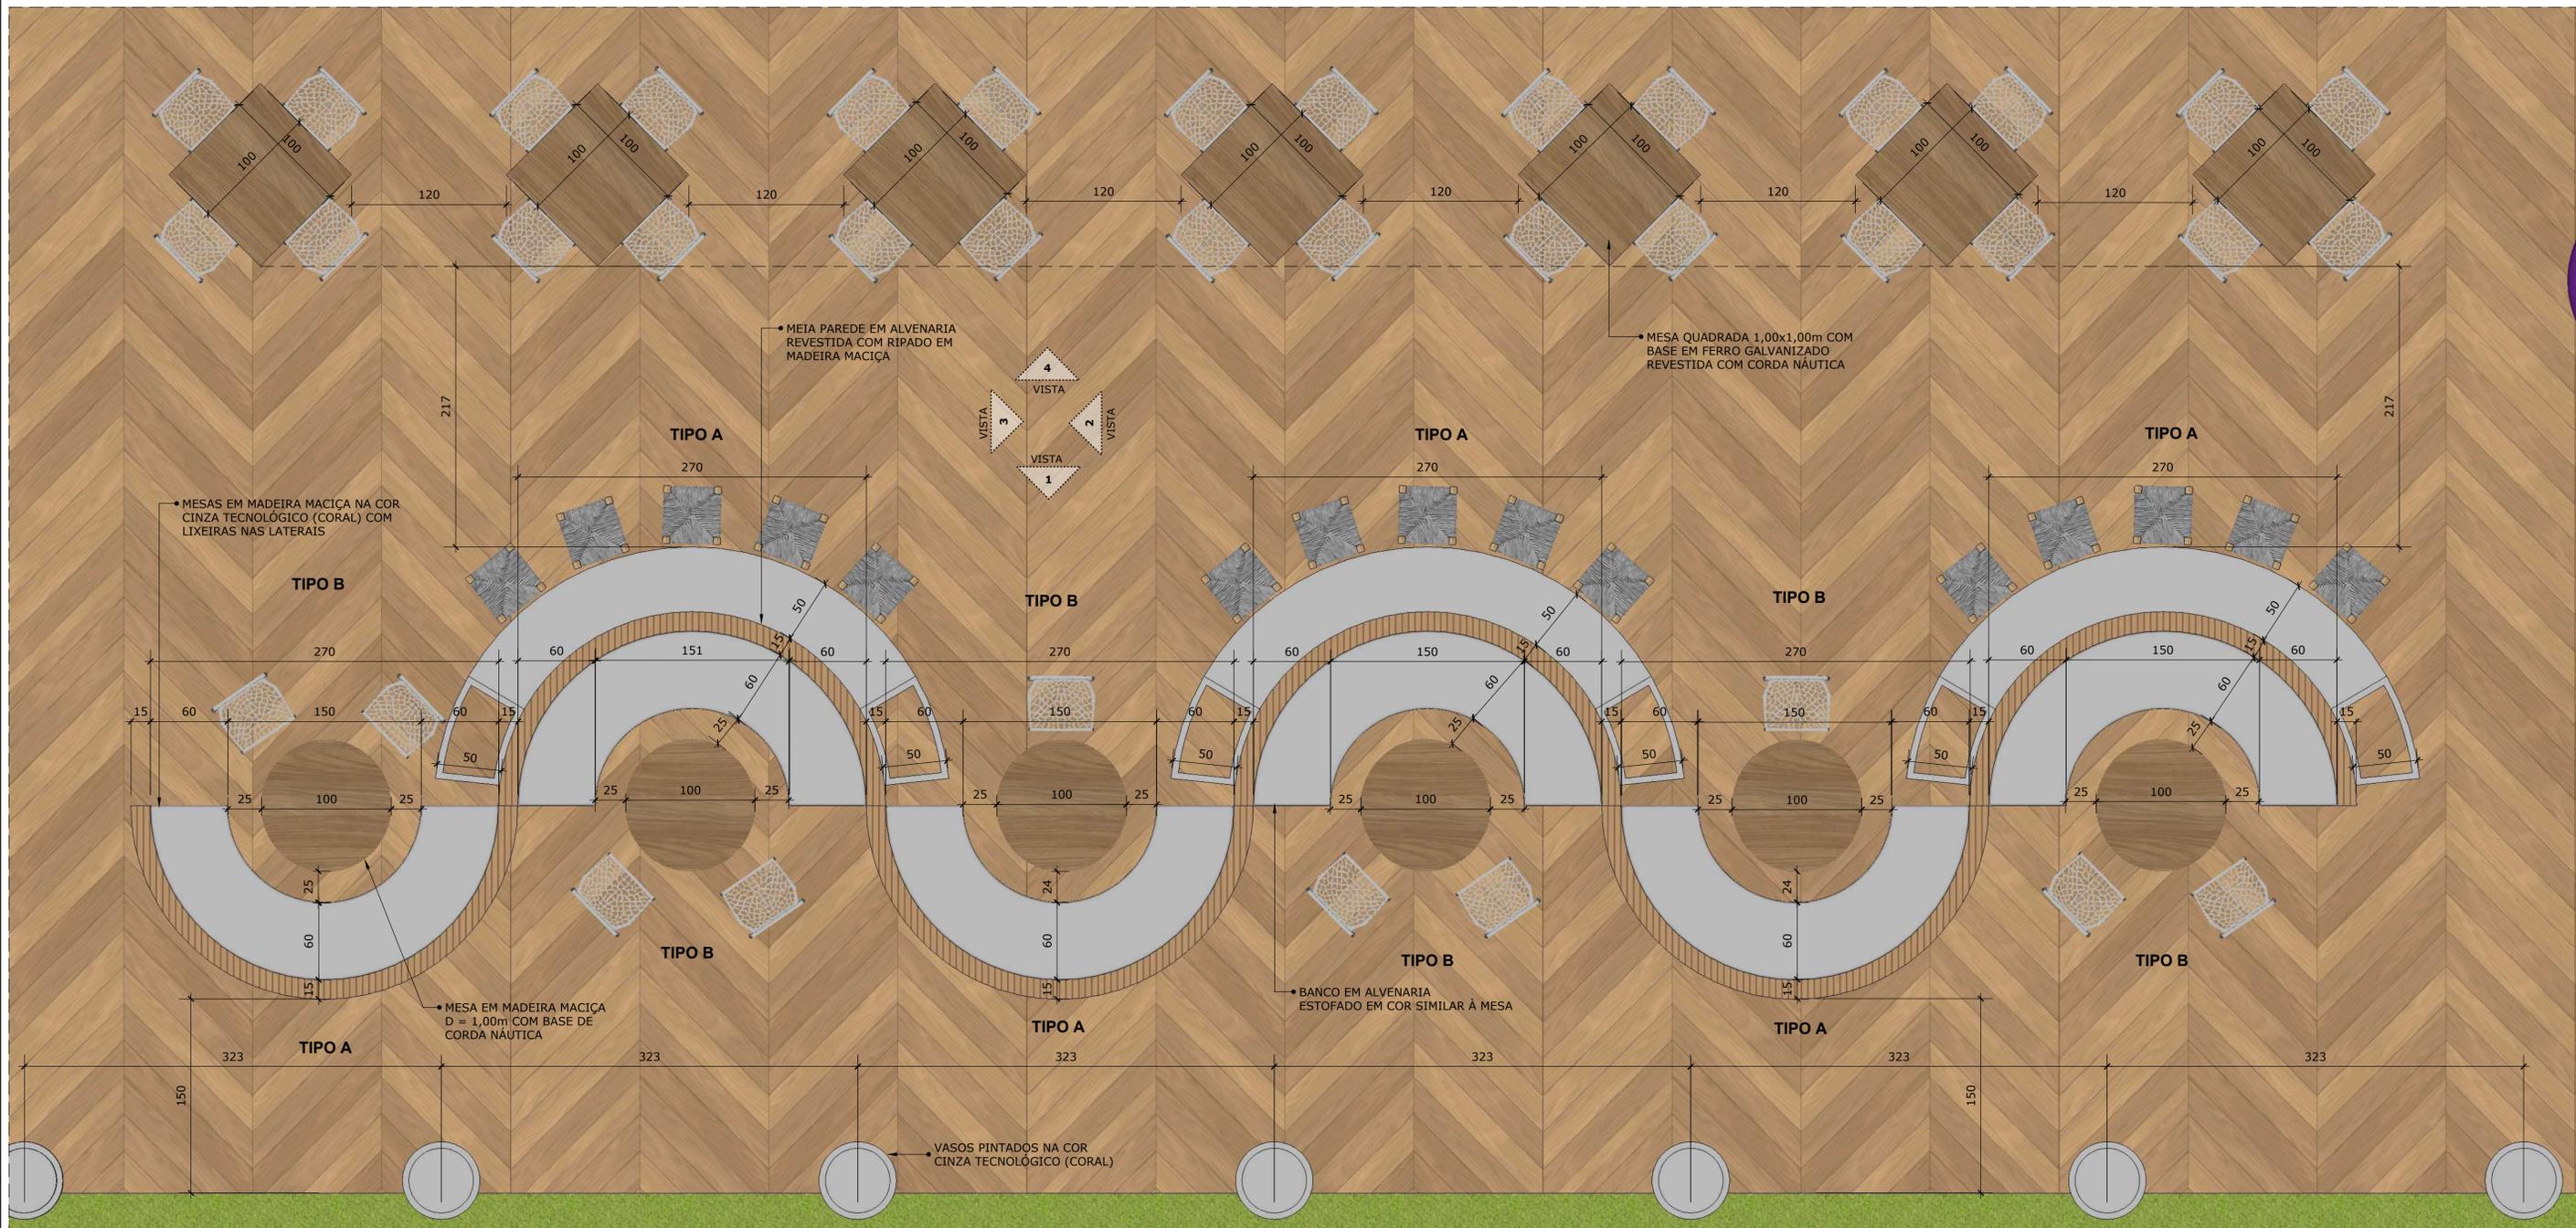

**PLANTA BAIXA - ÁREA DE MESAS E BANCOS**

ESCALA:.....1/25

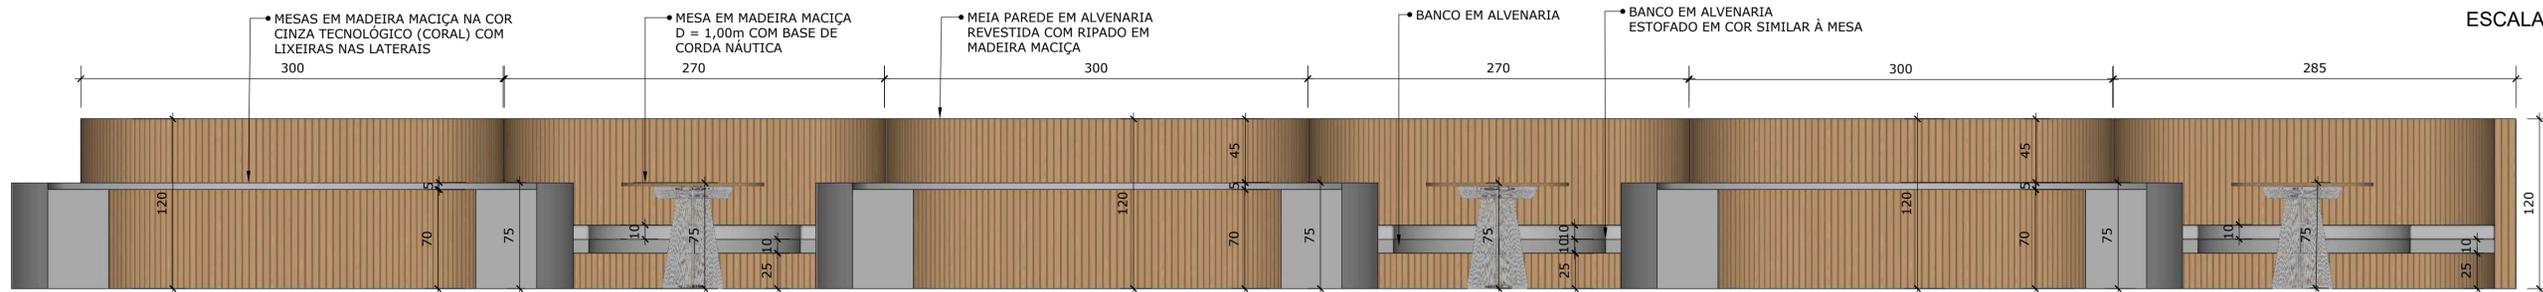

**VISTA - ÁREA DE MESAS E BANCOS**

ESCALA:.....1/25

**VIVIANE TELES**  
CAU A11294-1  
ARQUITETA

**arquitectura e interiores**


PROJETO: INSTITUTO METRÓPOLE DIGITAL  
REFERÊNCIA: PLANTA E DETALHAMENTO COBERTURA METÁLICA  
PROPRIETÁRIO: UFRN  
LOCAL: Campus Universitário Central da UFRN - Av. Cap. Mor Gouveia, S/N - Lagoa Nova, Natal -  
ESCALA: 1/25 DATA: ABRIL/2024  
DESENHO: STEPHANIE MACEDO

PRANCHA:

02/05





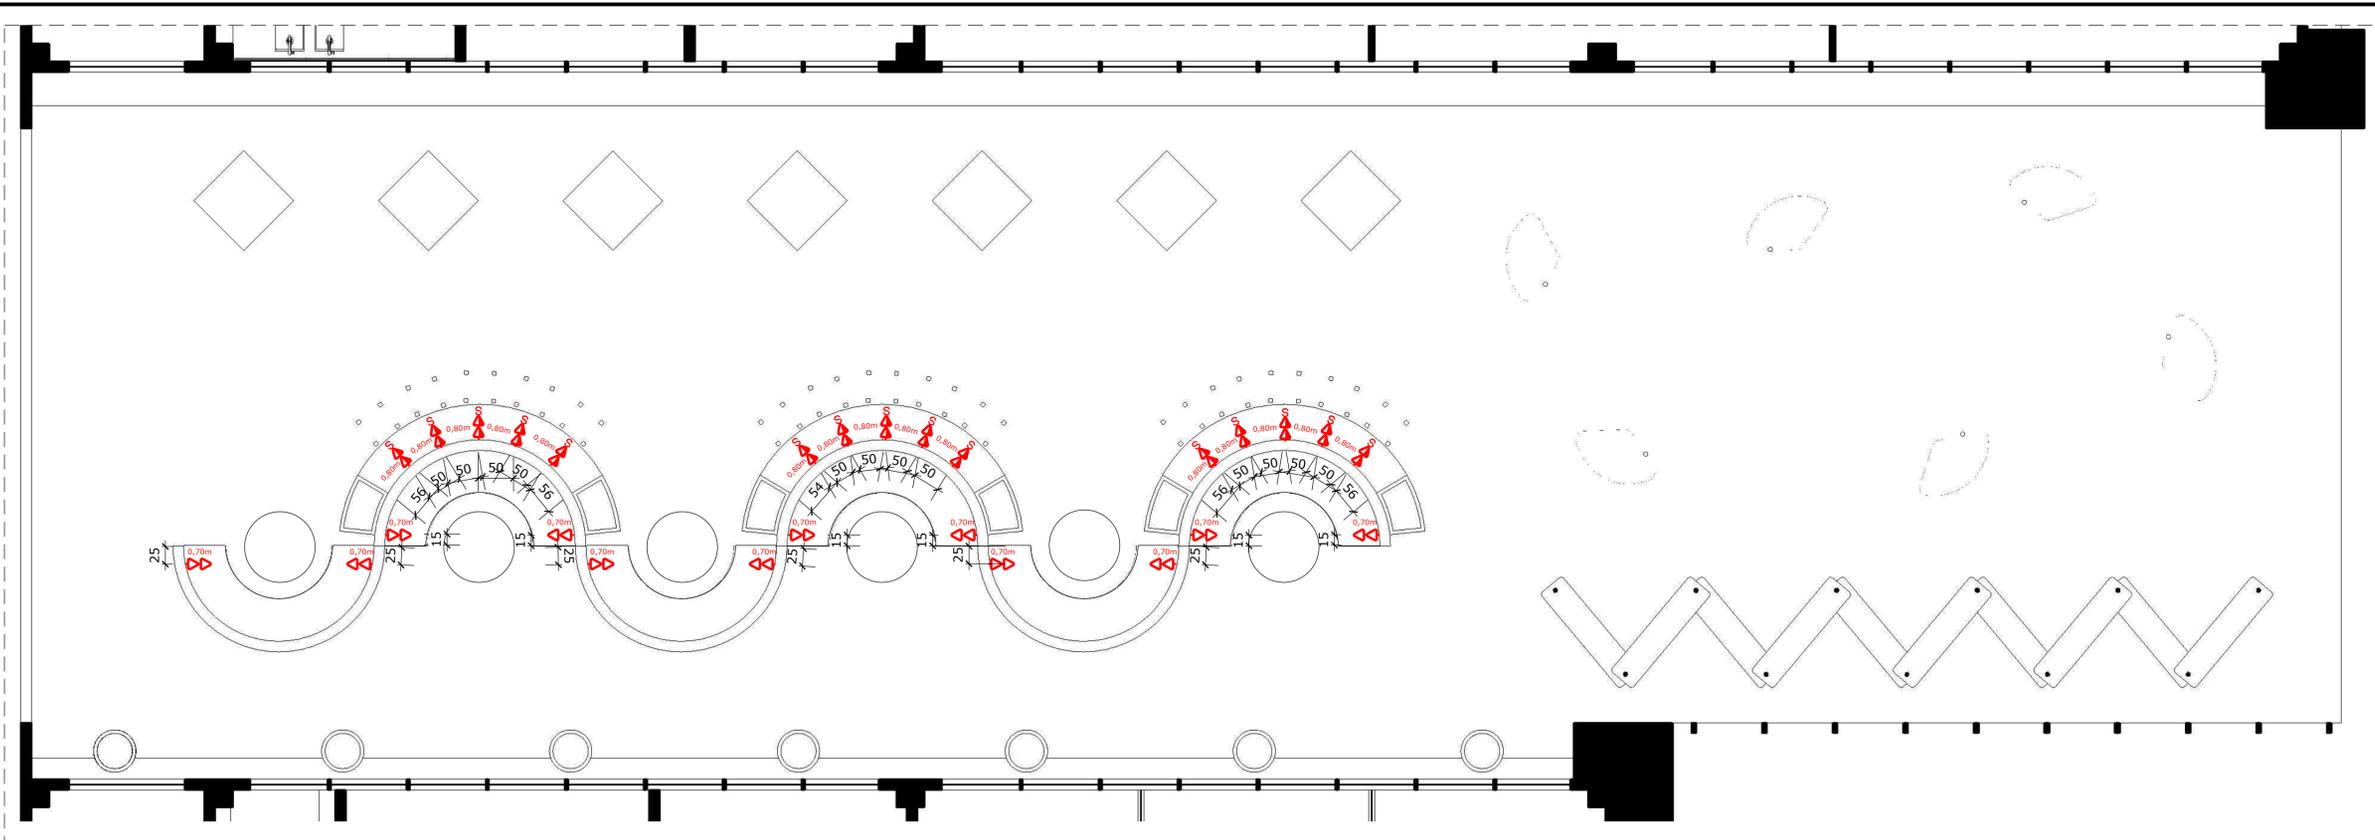


LEGENDA - ELÉTRICA		
*OBS: SEGUIR ALTURA ESPECIFICADA NA PLANTA, E CASO NÃO EXISTA: ADOTAR O PADRÃO EXISTENTE, OU O DA LEGENDA;		
SÍMBOLO	ALTURA	TIPO
S	1,10m	INTERRUPTOR SIMPLES (ATÉ 3 SESSÕES)
Sw	1,10m	INTERRUPTOR THREE-WAY
△	0,50m	TOMADA SIMPLES - BAIXA
△	1,10m	TOMADA SIMPLES - MÉDIA
△	2,25m	TOMADA SIMPLES - ALTA
△△	0,40m	TOMADA DUPLA - BAIXA
△△	1,10m	TOMADA DUPLA - MÉDIA
□	1,10m	PONTO PARA ILUMINAÇÃO DE MOBILIÁRIO

**OBSERVAÇÕES**

- Observar que as luminárias das mesas de estudos estão alinhadas com tomadas e interruptores
- Alguns pontos especificados no desenho poderão sofrer alterações de acordo com a marcenaria.
- Para os interruptores é necessário verificar o projeto de iluminação, bem como a proposta de automação.
- Ambientes sem especificação de pontos deverão ser mantidos conforme a sugestão da construtora

**PLANTA ELÉTRICA - ÁREA DE CONVIVÊNCIA TÉRREO**

ESCALA:.....1/50

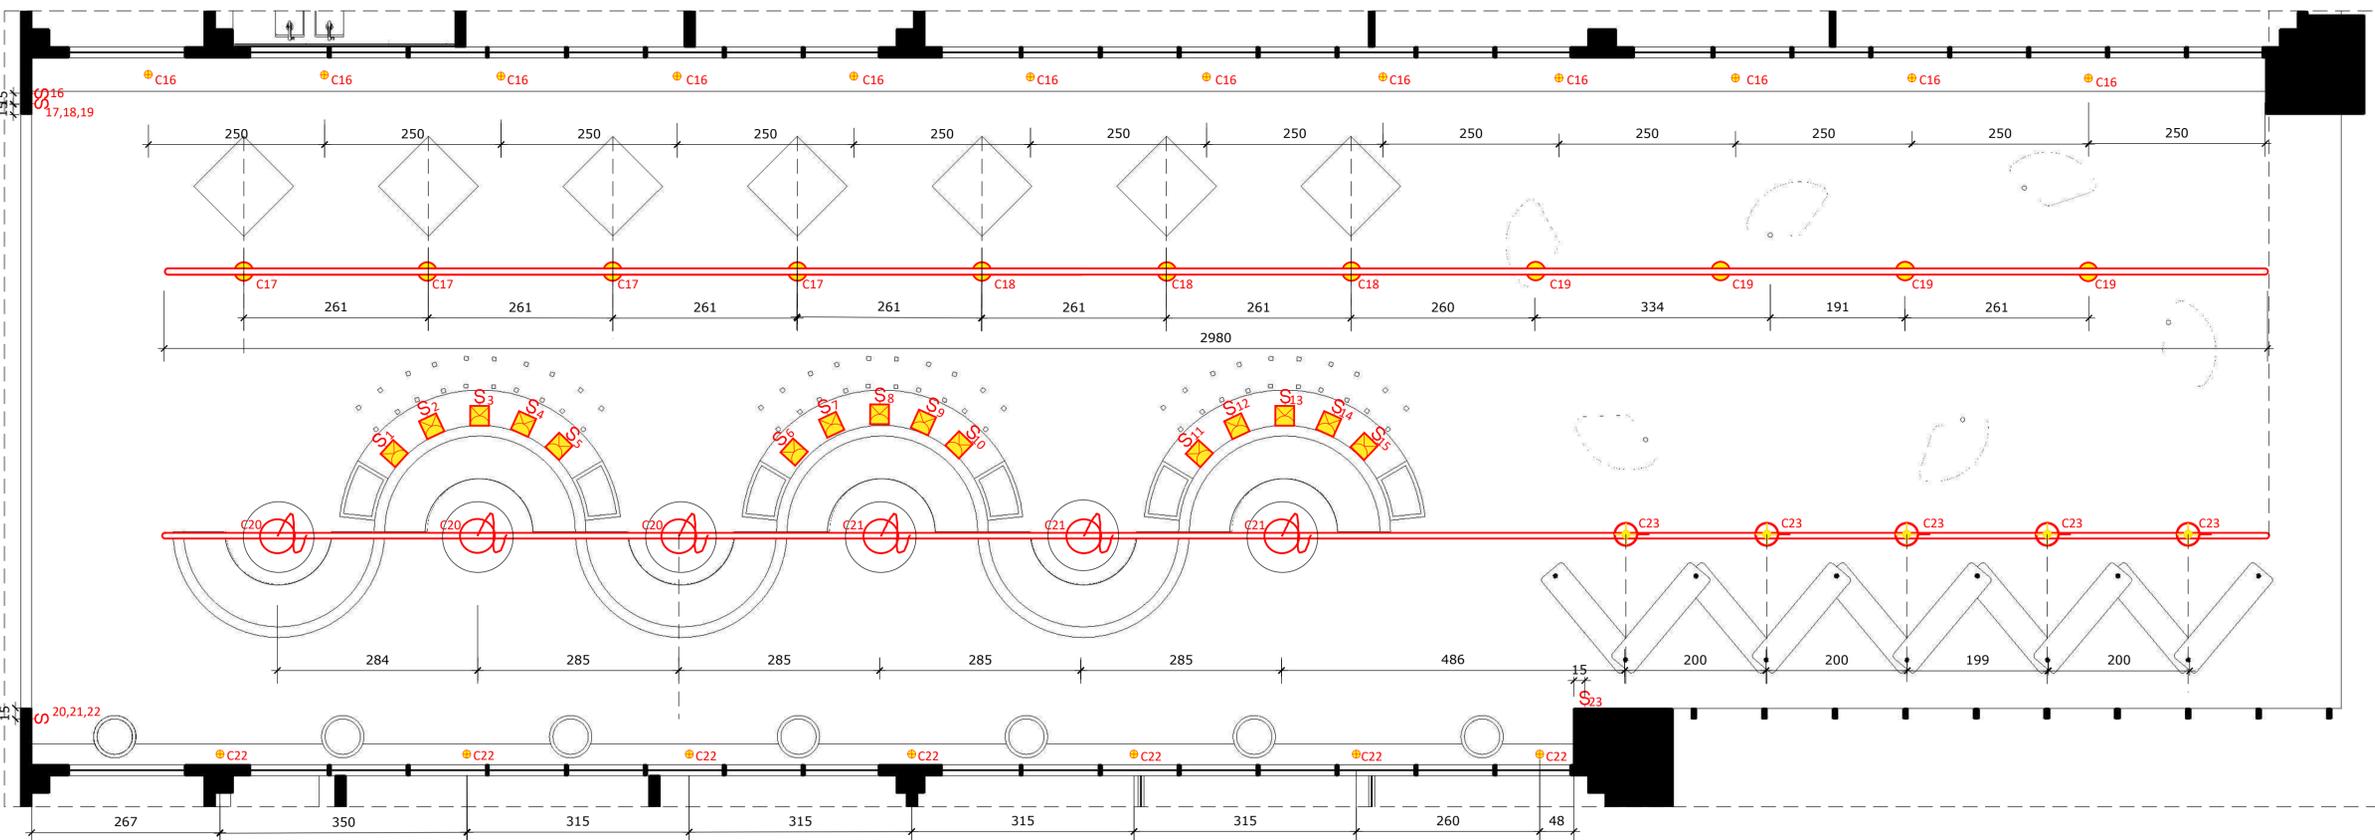

LEGENDA LUMINOTÉCNICA	
SÍMBOLO	DESCRIÇÃO
—	CALHA SUSPensa PRETA, H:2,90m
☒	BALIZADOR DE PAREDE LED EMBUTIDO P/ ÁREA EXTERNA A 1,10m DO CHÃO - ALINHAMENTO DAS TOMADAS
○●○●○●	TRILHO ELETRIFICADO, SUSPENSO, COM SPOTS DIRECIONÁVEIS H: 2,90m
○●	SPORT DIRECIONÁVEL COM FOCO PARA O CHÃO H: 2,90m
○	PENDENTE
●	MINI BALIZADOR DE CHÃO, TIPO SPOT LED DE EMBUTIR

**PLANTA LUMINOTÉCNICA - ÁREA DE CONVIVÊNCIA TÉRREO**

ESCALA:.....1/50

**VIVIANE TELES**  
 CAU A11294-1  
 ARQUITETA

**arquitectura e interiores**

PROJETO: INSTITUTO METROPOLE DIGITAL  
 REFERÊNCIA: PLANTA E DETALHAMENTO COBERTURA METÁLICA  
 PROPRIETÁRIO: UFRN  
 LOCAL: Campus Universitário Central da UFRN - Av. Cap. Mor Gouveia, S/N - Lagoa Nova, Natal -  
 ESCALA: 1/25  
 DATA: ABRIL/2024

PRANCHA:  
**05/05**

DESENHO: STEPHANIE MACEDO



VIVIANE  
TELES  
ARQUITETOS

# VIVIANE TELES

**arquitetura e interiores**

CAU A11294-1  
ARQUITETA

## IMAGENS

**CONTATOS:**

TELEFONE: 84 99926-4682

INSTAGRAM: @vivanetelesarquitetura


# ÁREA DE CONVIVÊNCIA TÉRREO



**AREA CONVIV  
4° PAVIMENTO**




**SALAS  
4° PAVIMENTO**

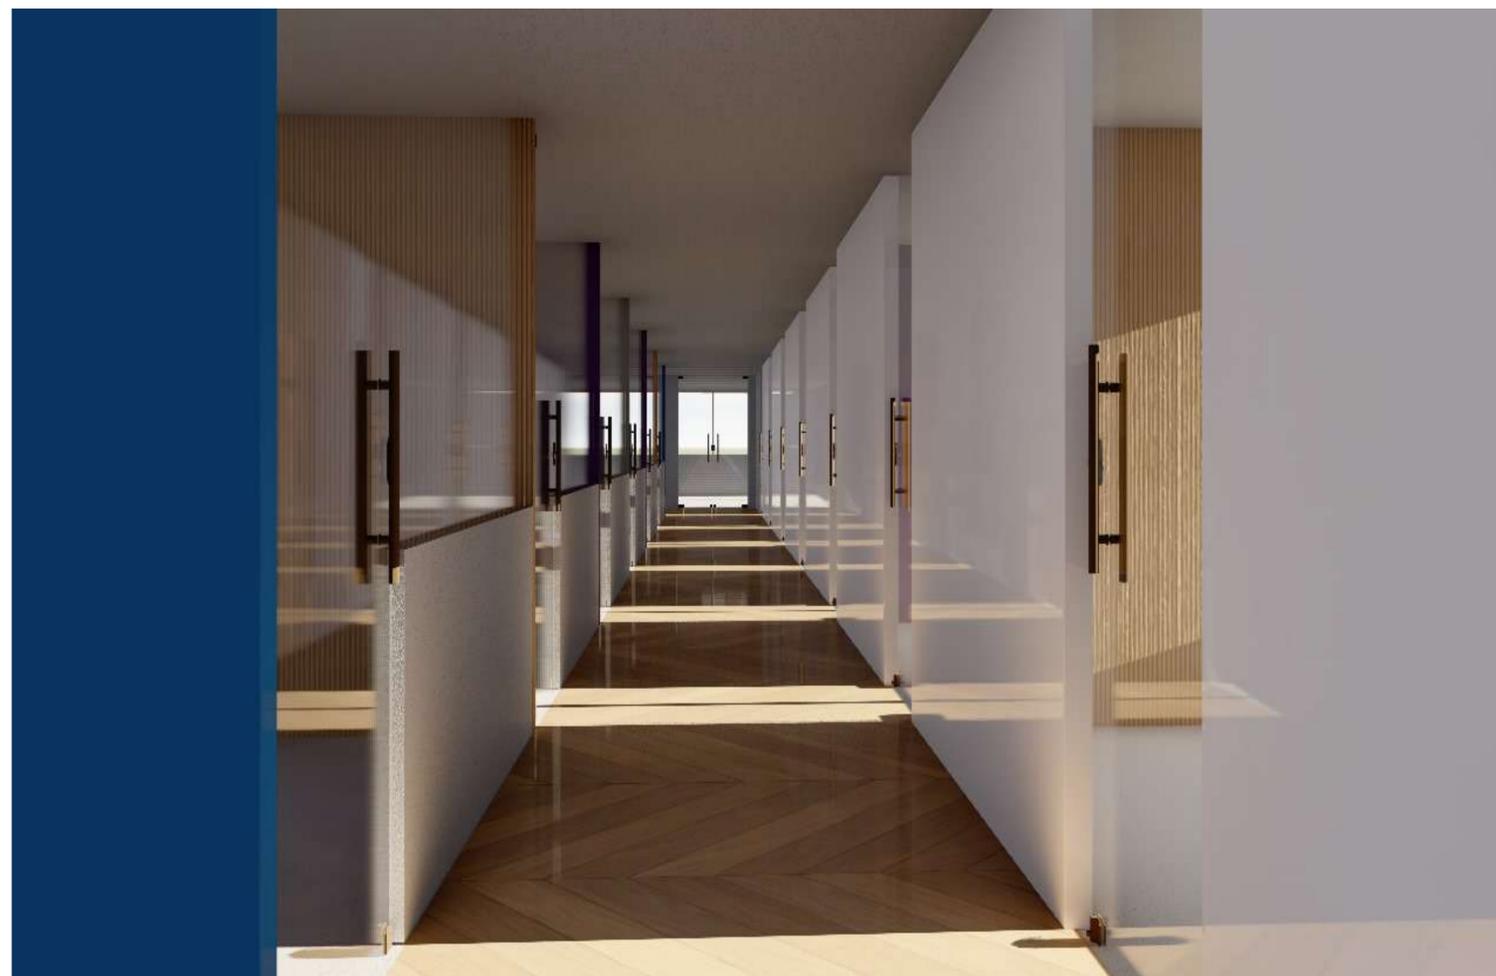


# REFEITÓRIO




# COWORKING

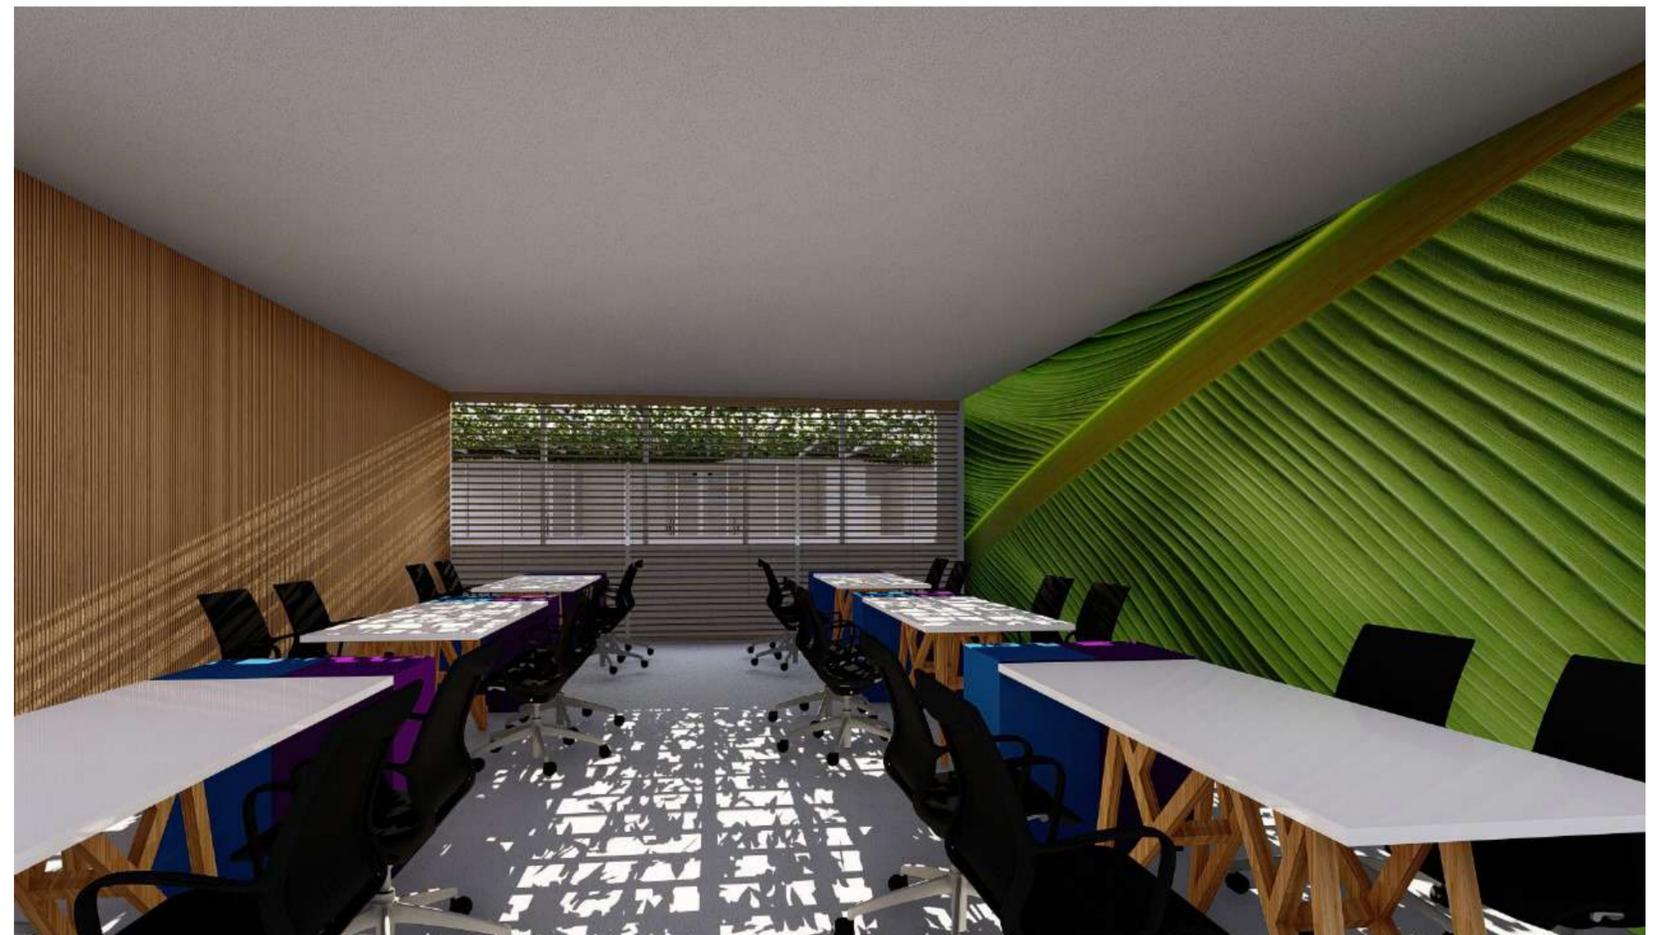

# AUDITÓRIO

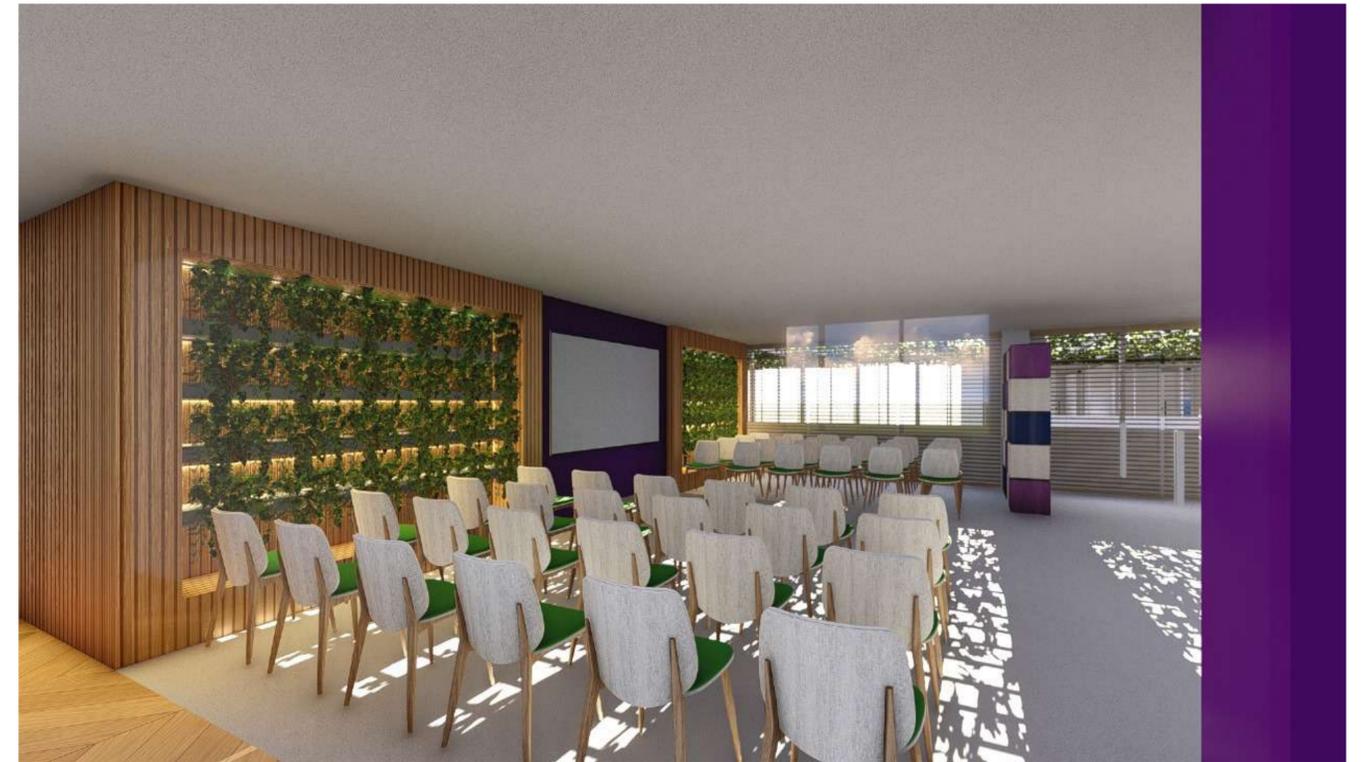

# DESCANSO

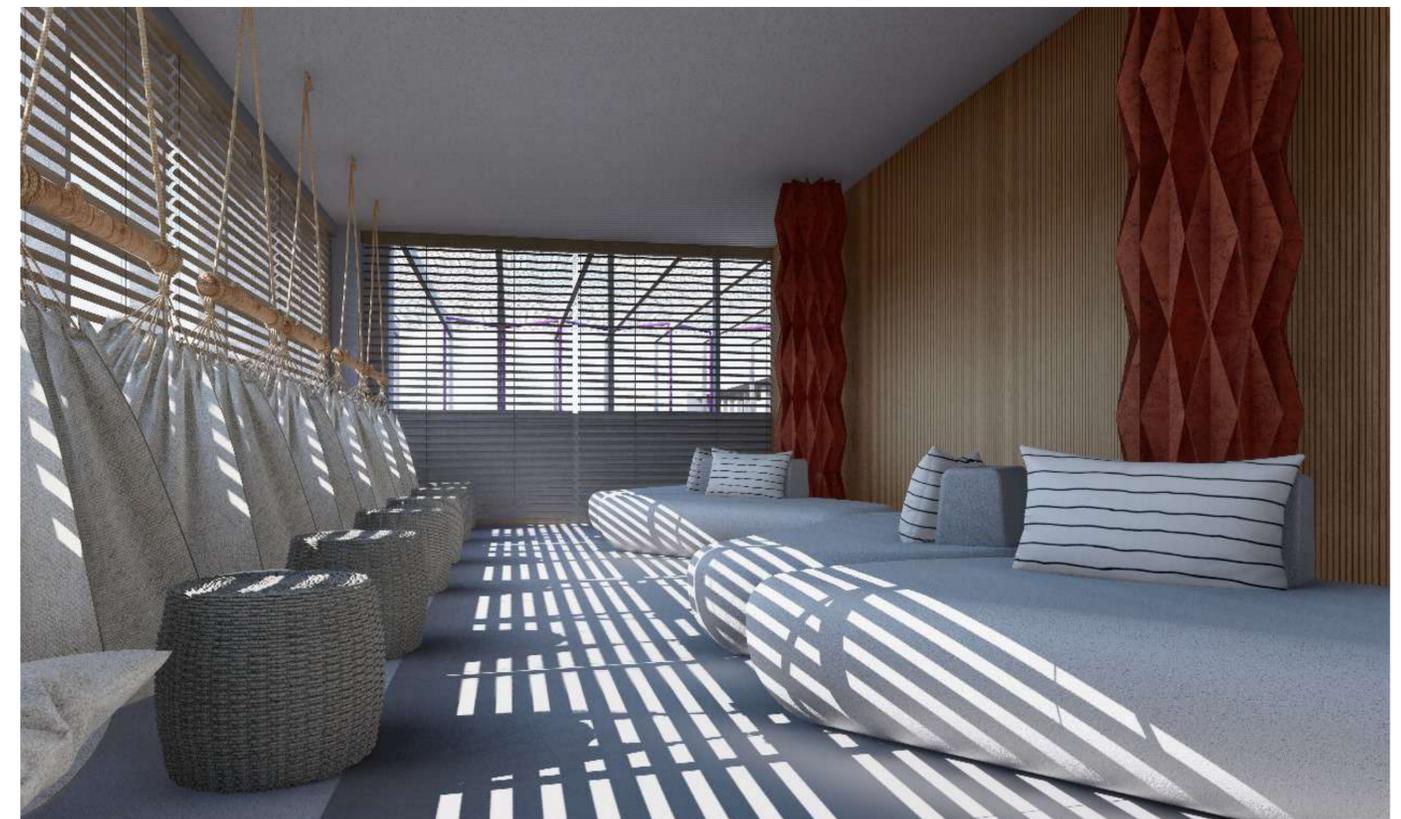

# ESTÚDIO

